

**CN'AIR**

2, rue André Bonin - 69316 LYON


**SOPHIE FERNANDES ARCHITECTE D.E.**

22, Chemin de la Chalaysse - 84210 SAINT DIDIER

**DEMANDE DE PERMIS DE CONSTRUIRE**

**Projet de centrale photovoltaïque Courtine II  
Avignon (84000)**

**JUILLET 2023**

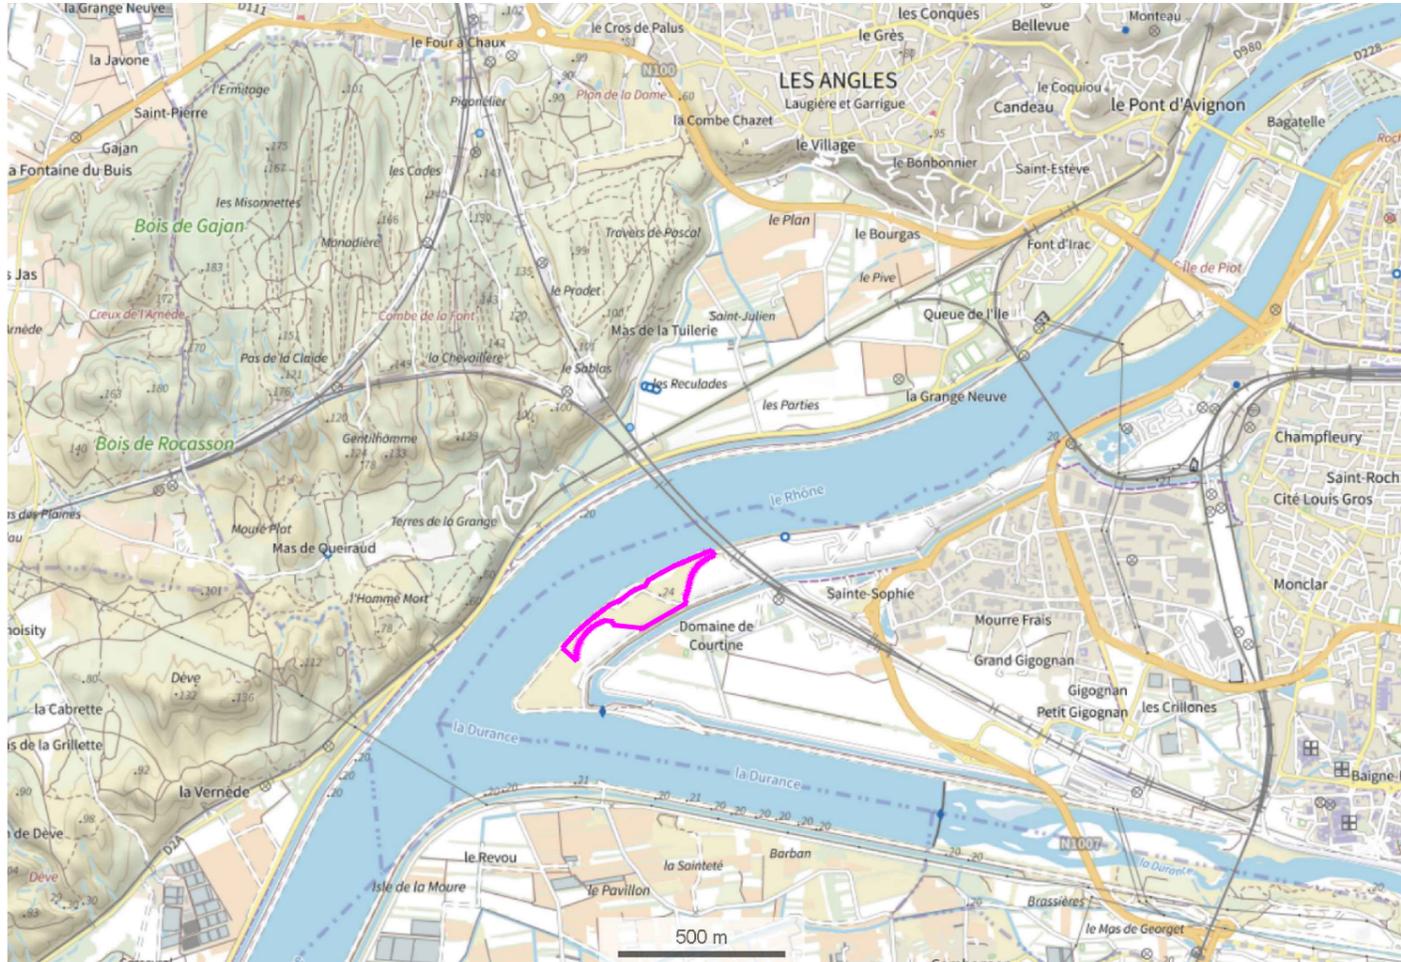

N  
  
**CARTE IGN - Echelle 1/20 000**  
**EMPRISE PROJET**

**VUE AERIENNE - Echelle 1/10 000**  
**CLOTURE**    **PANNEAUX PHOTOVOLTAIQUES**    **ACCES**

« les présentes pièces graphiques ne sont pas des études d'exécution, et ne permettent donc pas de réaliser les travaux. »



Projet de centrale photovoltaïque Courtine II

Avignon (84000)


JUILLET 2023

**PLAN DE SITUATION**

**PC 1.1**

ECHELLES DIVERSES

**Sophie Fernandes Architecte DE**  
 22, Chemin de la Chalaysse 84210 ST DIDIER  
 Mail : sophie.fernandes@outlook.fr  
 Tél. : 06 18 78 47 88  
 Siret 830 246 039 00010 - Affiliation Nationale 084509

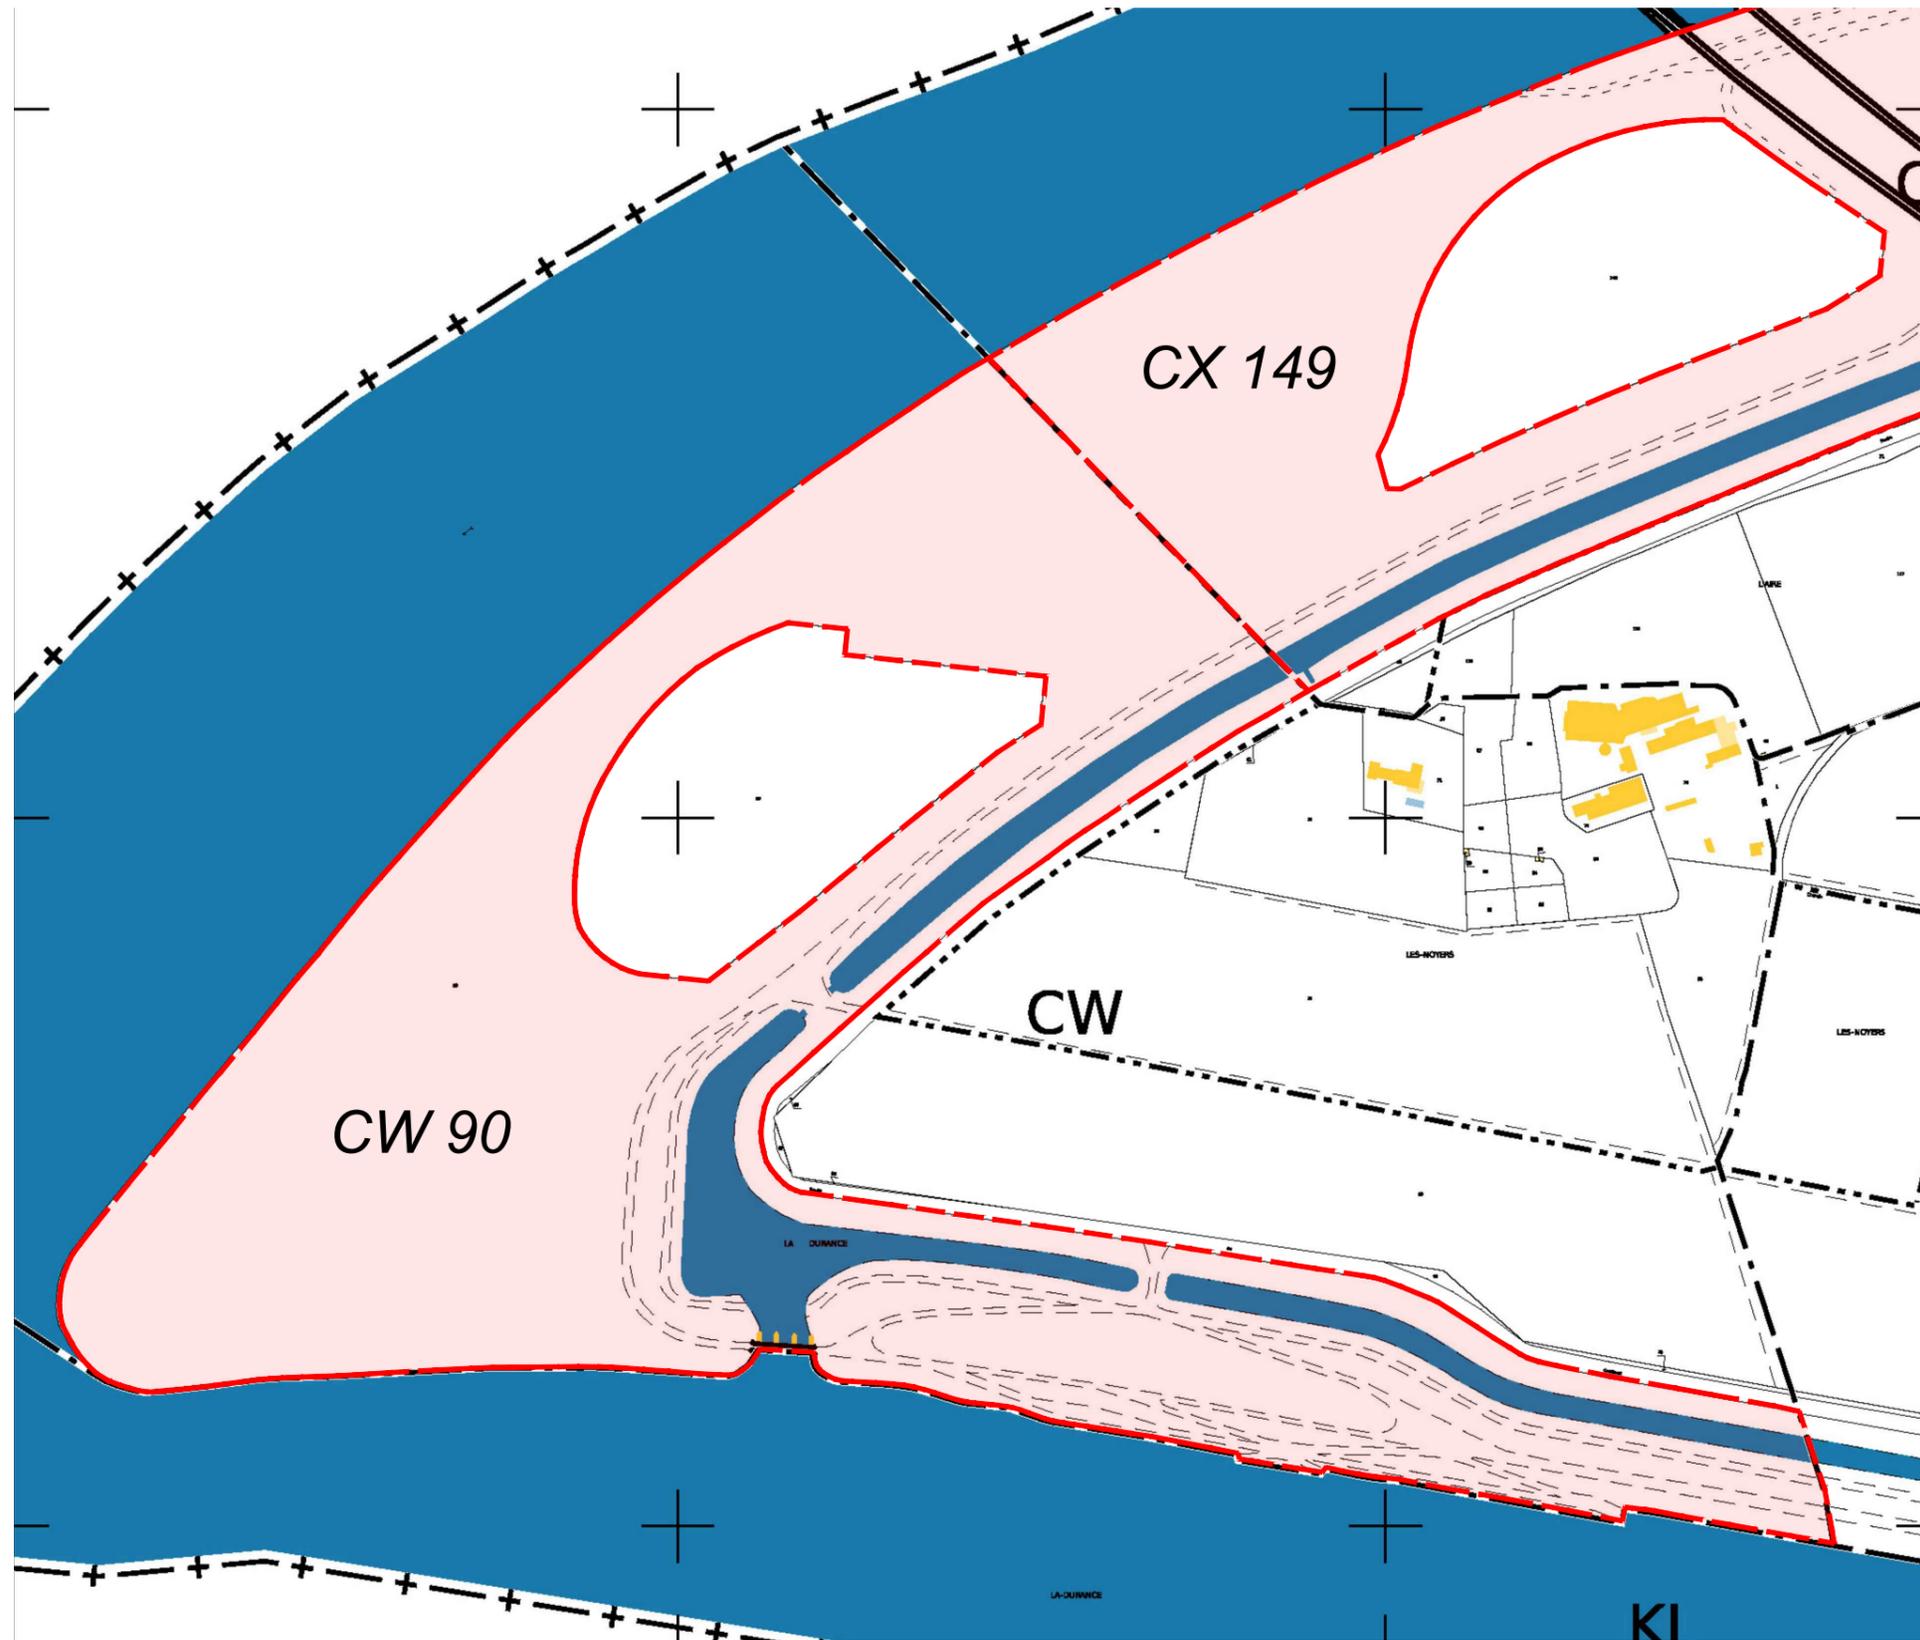

 **LIMITES CADATRALES**

| Références de la parcelle 000 CW 90 |                             |
|-------------------------------------|-----------------------------|
| Référence cadastrale de la parcelle | 000 CW 90                   |
| Contenance cadastrale               | 330 085 mètres carrés       |
| Adresse                             | LA DURANCE<br>84000 AVIGNON |

| Références de la parcelle 000 CX 149 |                           |
|--------------------------------------|---------------------------|
| Référence cadastrale de la parcelle  | 000 CX 149                |
| Contenance cadastrale                | 299 255 mètres carrés     |
| Adresse                              | LA JASSE<br>84000 AVIGNON |

« les présentes pièces graphiques ne sont pas des études d'exécution, et ne permettent donc pas de réaliser les travaux. »



Projet de centrale photovoltaïque Courtine II

Avignon (84000)

JUILLET 2023

**PLAN CADASTRAL**


**PC 1.2**

ECHELLE 1/5000

**Sophie Fernandes Architecte DE**  
 22, Chemin de la Chalaysse 84210 ST DIDIER  
 Mail : sophie\_fernandes@outlook.fr  
 Tél. : 06 18 78 47 88  
 Siret 830 246 039 00010 Affiliation Nationale 084509

LEGENDE

-  CLOTURE
-  LIMITE EMPRISE FONCIERE
-  POSTE DE LIVRAISON
-  POSTE DE TRANSFORMATION
-  CONTENEUR

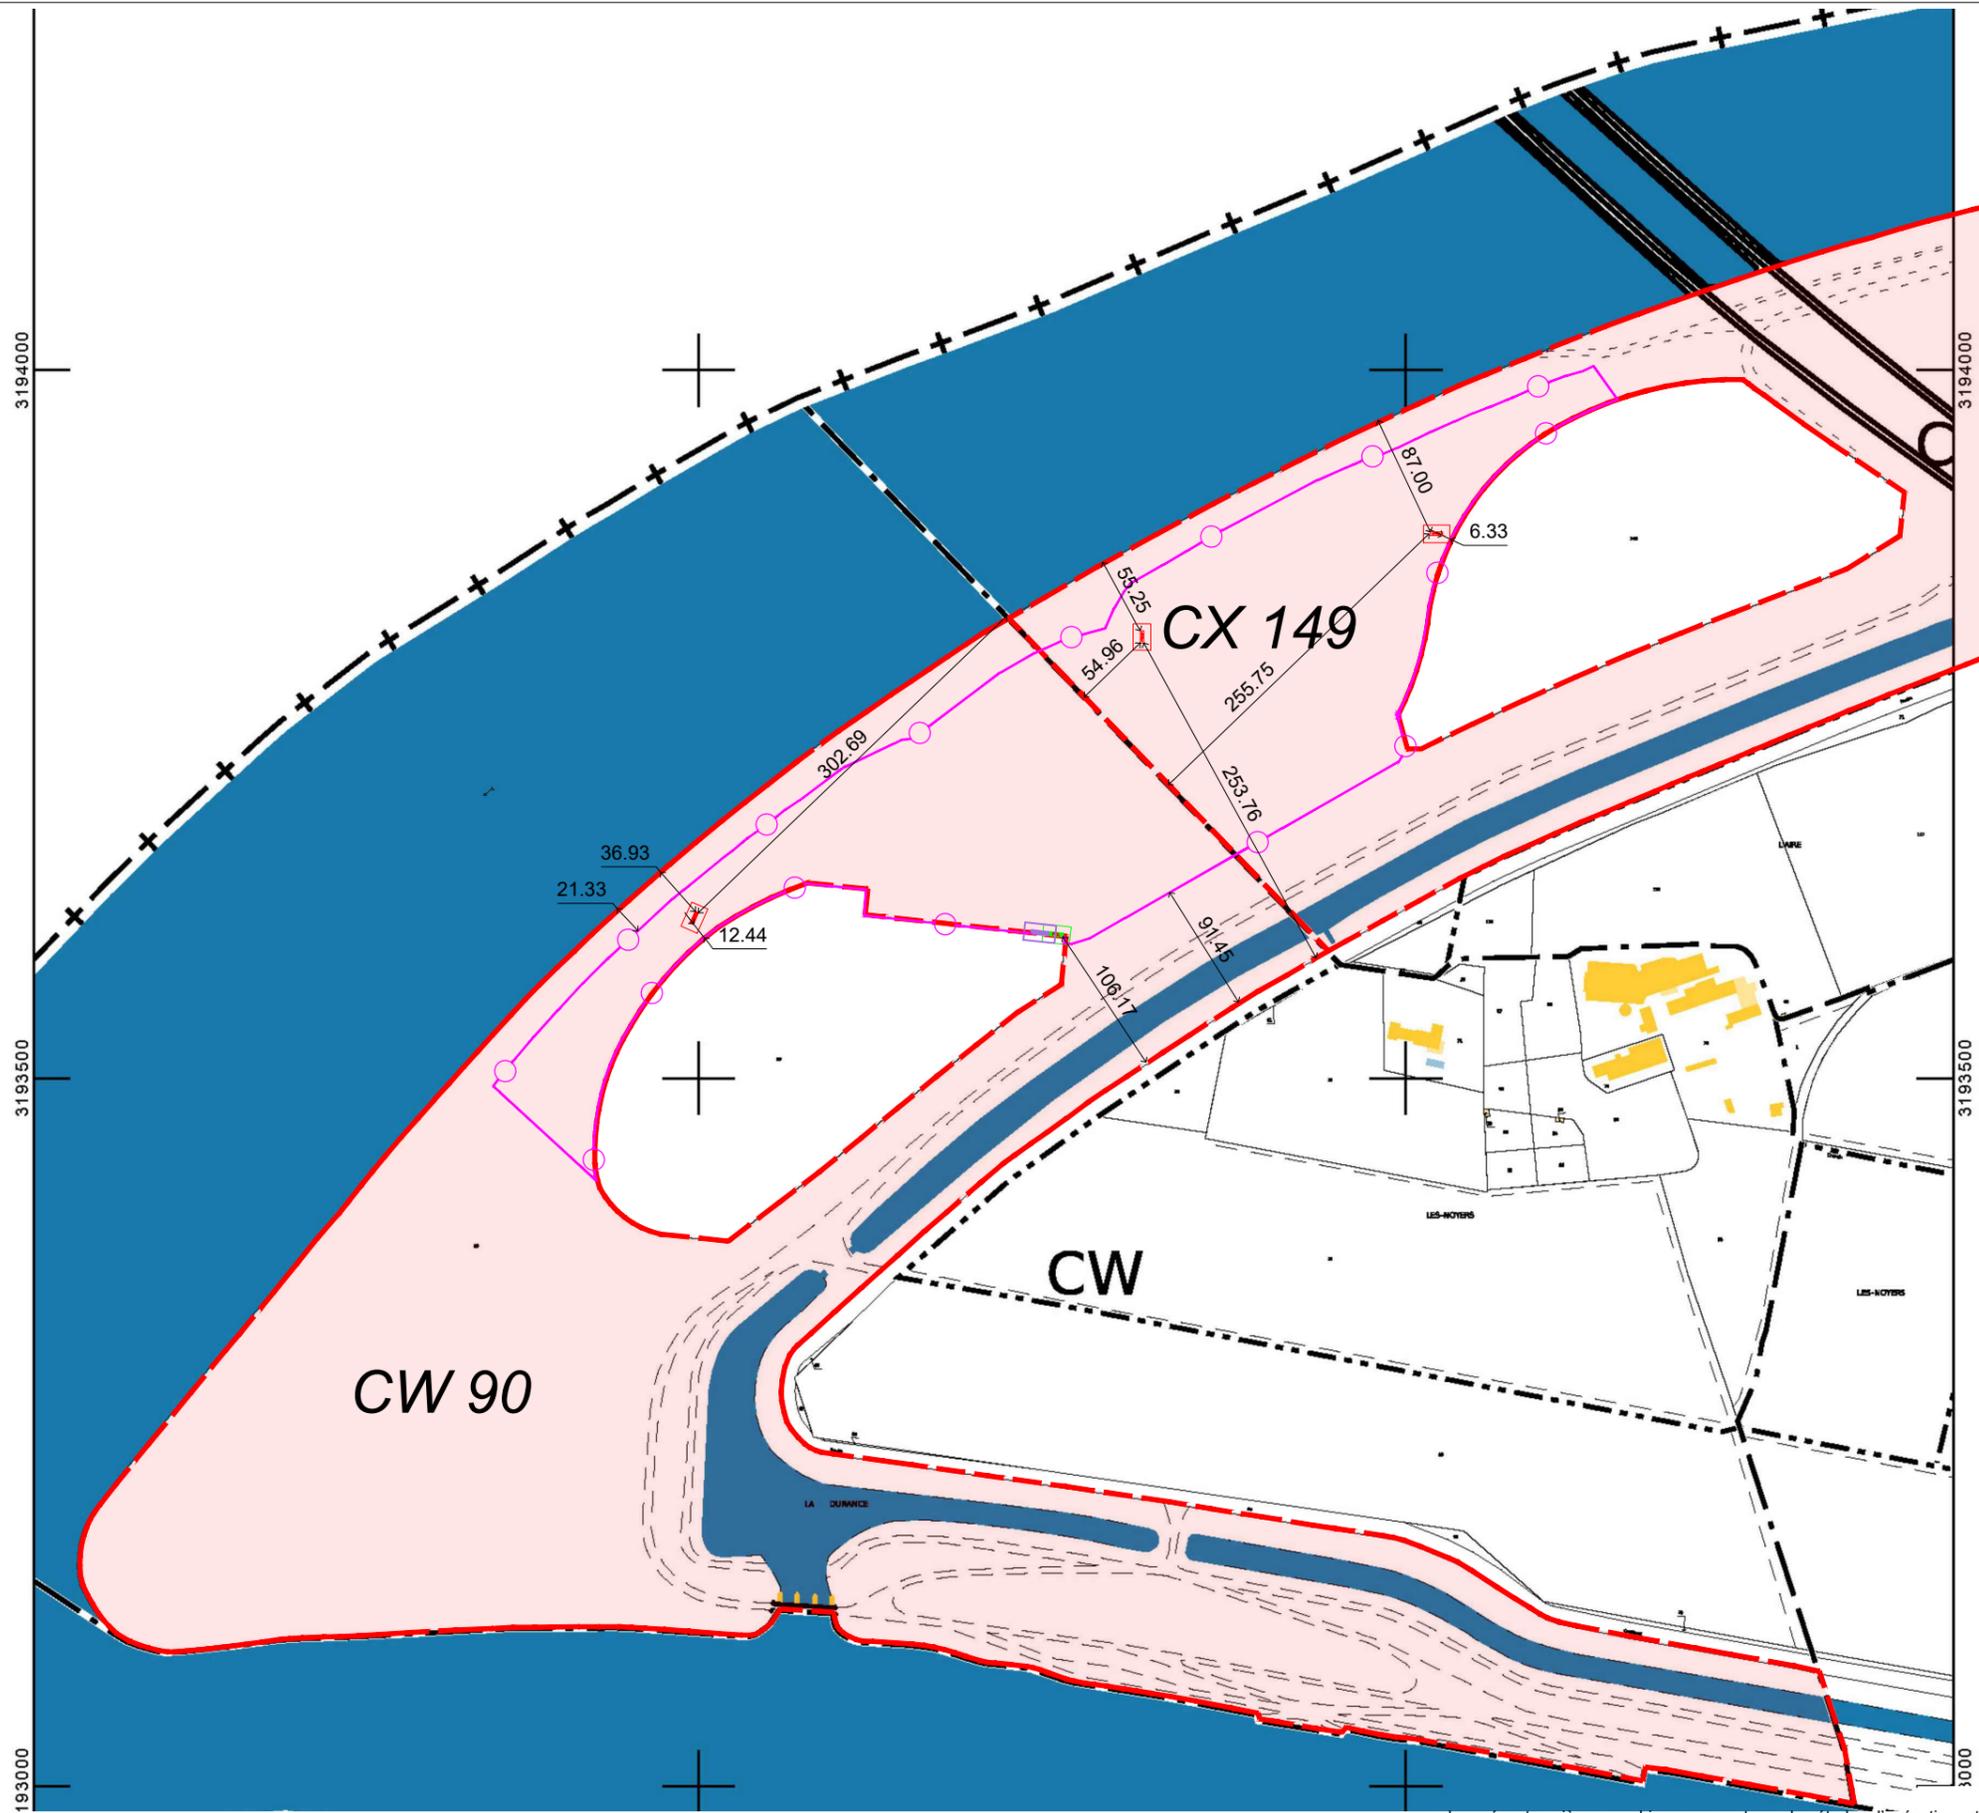

« les présentes pièces graphiques ne sont pas des études d'exécution, et ne permettent donc pas de réaliser les travaux. »



Projet de centrale photovoltaïque Courtine II

Avignon (84000)

JUILLET 2023

PLAN CADASTRAL

PC 1.3

ECHELLE 1/5000

Sophie Fernandes Architecte DE

22, Chemin de la Chalaysse 84210 ST DIDIER

Mail : sophie.fernandes@outlook.fr

Tél. : 06 18 78 47 88

Siret 830 246 039 00010 Affiliation Nationale 084509

LEGENDE

CLOTURE CENTRALE PHOTOVOLTAÏQUE EXISTANTE

CITERNE 120M3



LE RHÔNE

Ligne TGV

Centrale photovoltaïque existante  
îlot Nord

Bande Arbustive

Centrale photovoltaïque existante  
îlot Sud

Contre - Canal

Bande Arbustive

VERGER

Courtine

TERRE

TERRE

« les présentes pièces graphiques ne sont pas des études d'exécution, et ne permettent donc pas de réaliser les travaux. »



Projet de centrale photovoltaïque Courtine II

Avignon (84000)

JUILLET 2023

PLAN DE MASSE  
ETAT DES LIEUX

PC 2.1

ECHELLE 1/2500

Sophie Fernandes Architecte DE

22, Chemin de la Chalaysse 84210 ST DIDIER

Mail : sophie.fernandes@outlook.fr


Tél. : 06 18 78 47 88

Siret 830 246 039 00010 - Affiliation Nationale 084509

- LEGENDE**
-  CLOTURE CENTRALE PHOTOVOLTAÏQUE EXISTANTE
  -  CLOTURE CREEE
  -  PISTE INTERNE EXPLOITATION (LARGEUR DE LA VOIE 5M)
  -  PANNEAUX PHOTOVOLTAÏQUES
  -  POSTE DE TRANSFORMATION
  -  POSTE DE LIVRAISON
  -  CONTENEUR
  -  PORTAIL - LARGEUR 5M
  -  CITERNE 120M3



LE RHÔNE

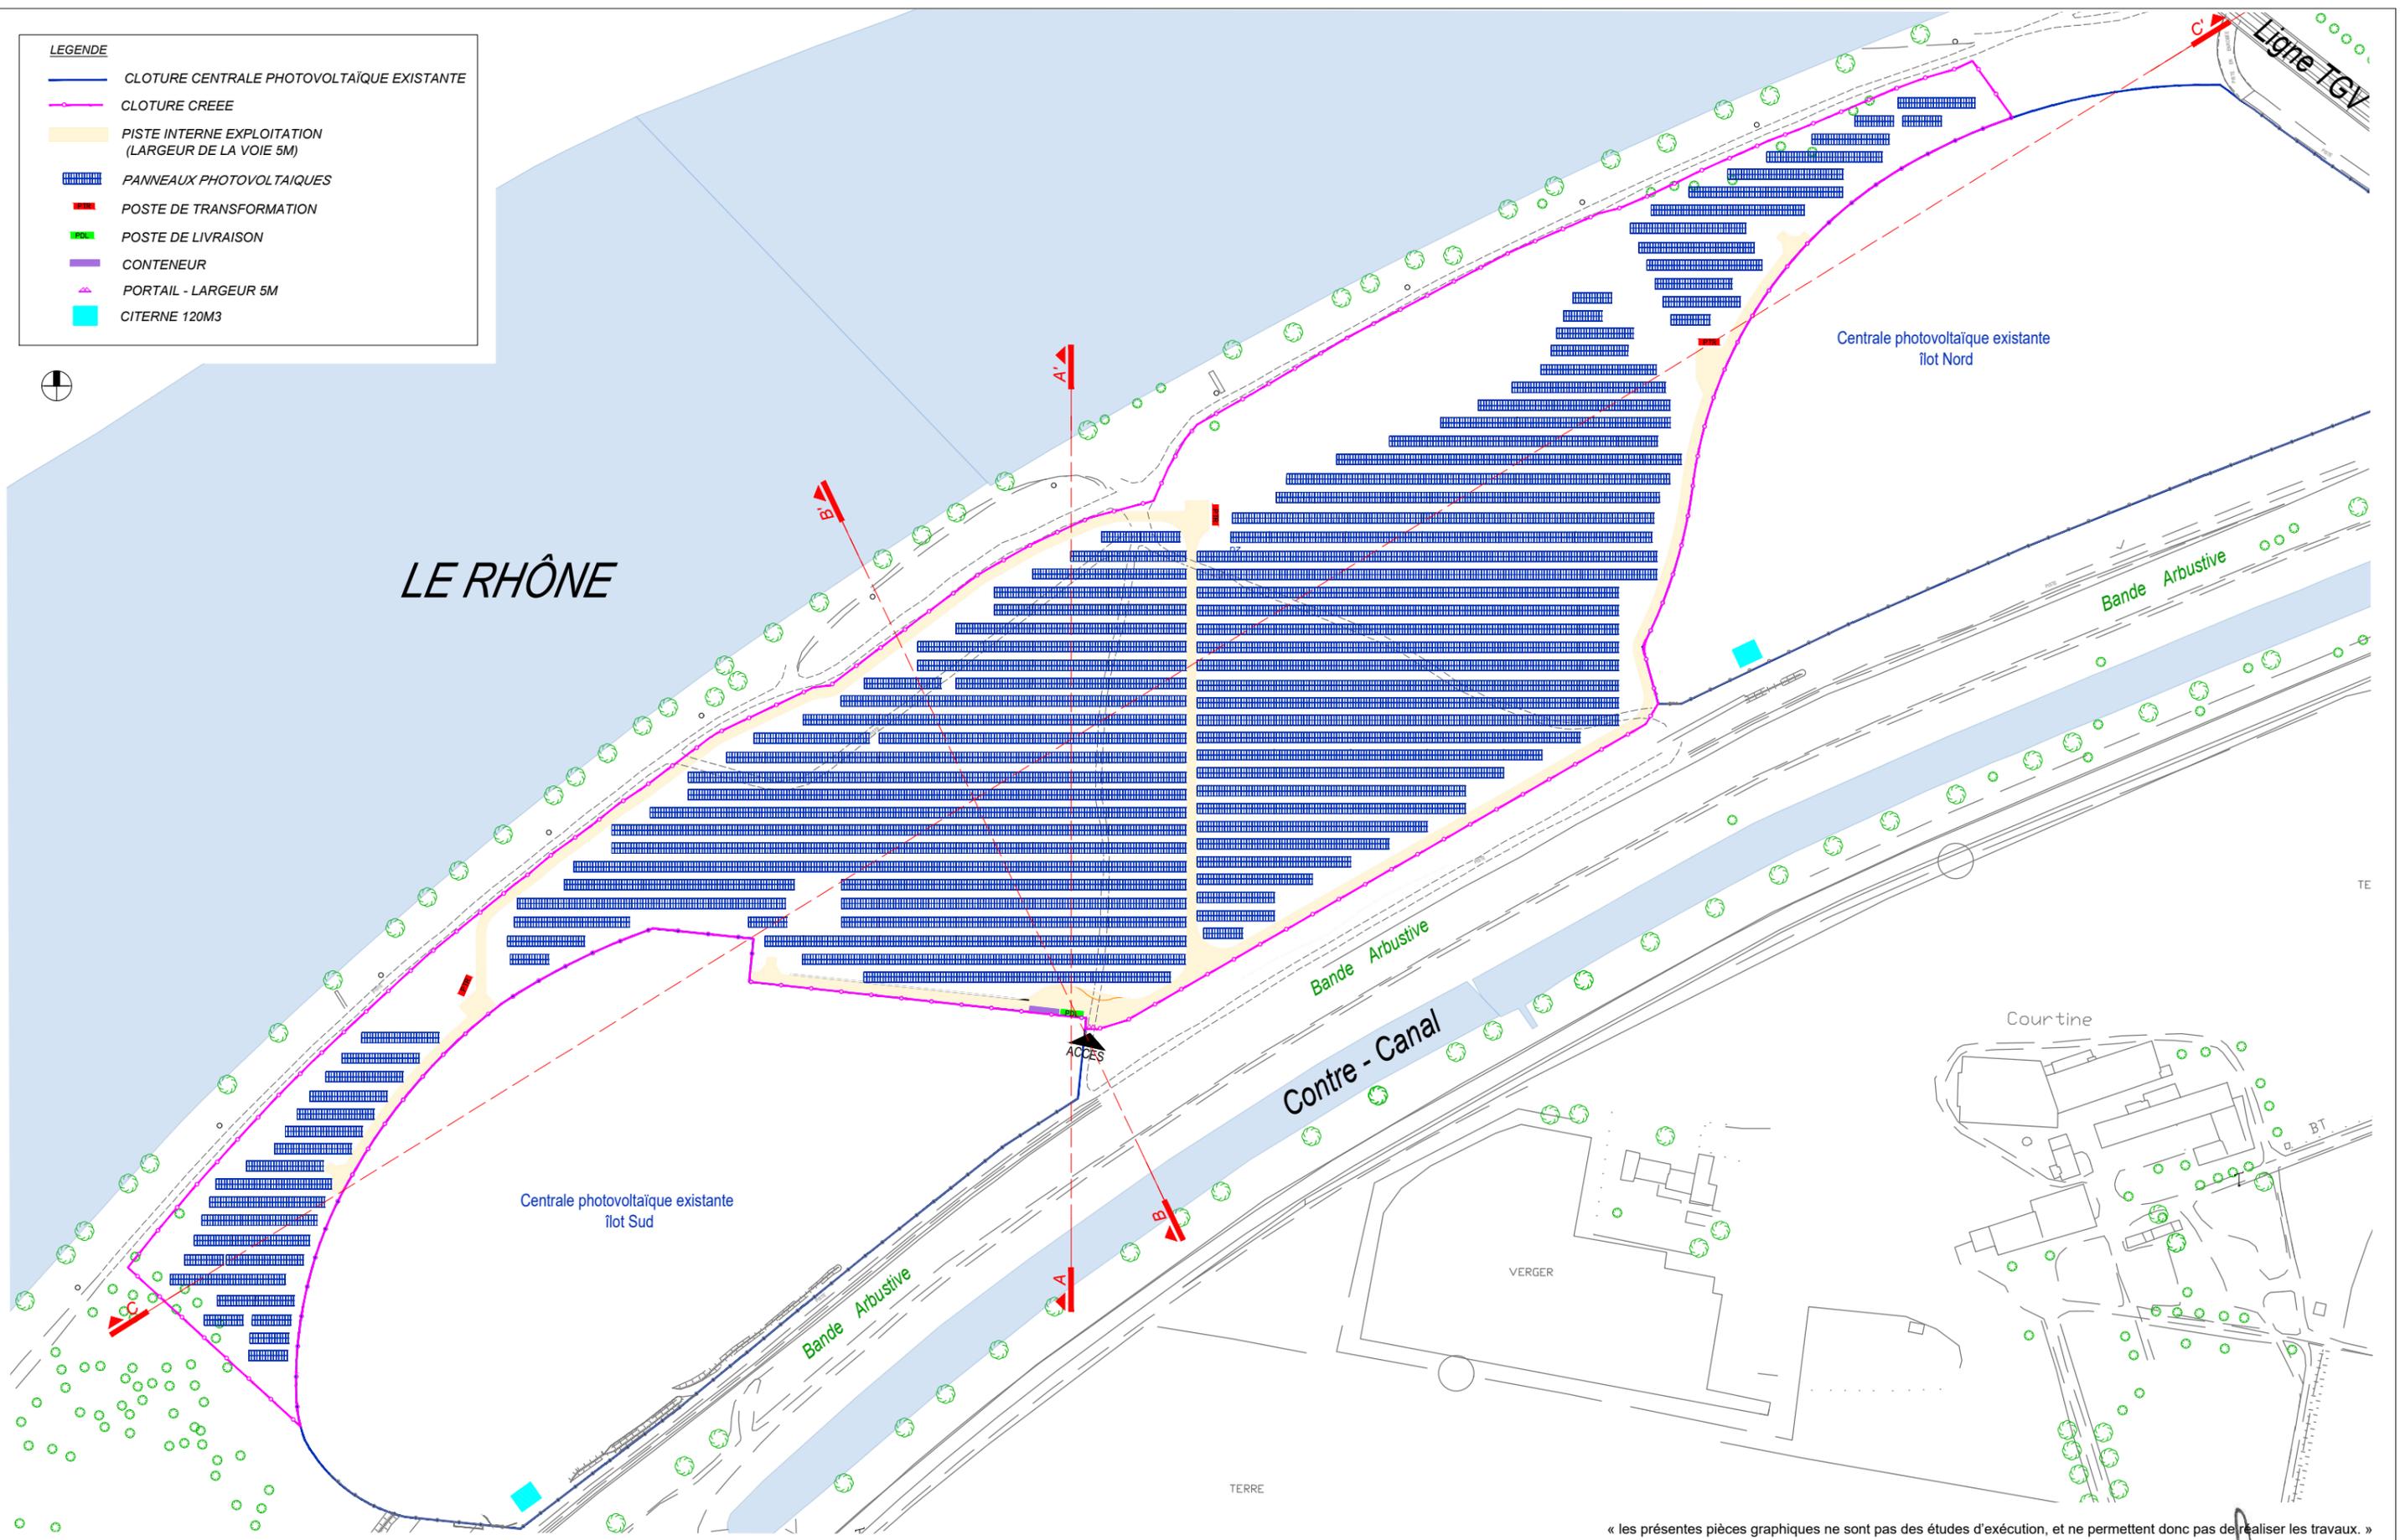

« les présentes pièces graphiques ne sont pas des études d'exécution, et ne permettent donc pas de réaliser les travaux. »



Projet de centrale photovoltaïque Courtine II  
 Avignon (84000) JUILLET 2023

**PLAN MASSE PROJET**

**PC 2.2**

ECHELLE 1/2500

**Sophie Fernandes Architecte DE**  
 22, Chemin de la Chalaysse 84210 ST DIDIER  
 Mail : sophie.fernandes@outlook.fr  
 Tél. : 06 18 78 47 88  
 Siret 830 246 039 00010 - Affiliation Nationale 084509

LEGENDE

- CLOTURE CENTRALE PHOTOVOLTAÏQUE EXISTANTE
- CLOTURE CREEE
- PISTE INTERNE EXPLOITATION (LARGEUR DE LA VOIE 5M)
- PANNEAUX PHOTOVOLTAÏQUES
- POSTE DE TRANSFORMATION
- POSTE DE LIVRAISON
- CONTENEUR
- ▲ PORTAIL - LARGEUR 5M
- CITERNE 120M3

LE RHÔNE



Centrale photovoltaïque existante  
îlot Sud

Bande Arbustive

Contre - Canal

Bande Arbustive

TERRE

« les présentes pièces graphiques ne sont pas des études d'exécution, et ne permettent donc pas de réaliser les travaux. »



Projet de centrale photovoltaïque Courtine II

Avignon (84000)

JUILLET 2023


PLAN DE MASSE PROJET  
ZONE SUD

PC 2.3

ECHELLE 1/1500

Sophie Fernandes Architecte DE  
 22, Chemin de la Chalaysse 84210 ST DIDIER  
 Mail : sophie.fernandes@outlook.fr  
 Tél. : 06 18 78 47 88  
 Siret 830 246 039 00010 - Affiliation Nationale 084509

- LEGENDE**
-  CLOTURE CENTRALE PHOTOVOLTAÏQUE EXISTANTE
  -  CLOTURE CREEE
  -  PISTE INTERNE EXPLOITATION (LARGEUR DE LA VOIE 5M)
  -  PANNEAUX PHOTOVOLTAÏQUES
  -  POSTE DE TRANSFORMATION
  -  POSTE DE LIVRAISON
  -  CONTENEUR
  -  PORTAIL - LARGEUR 5M
  -  CITERNE 120M3

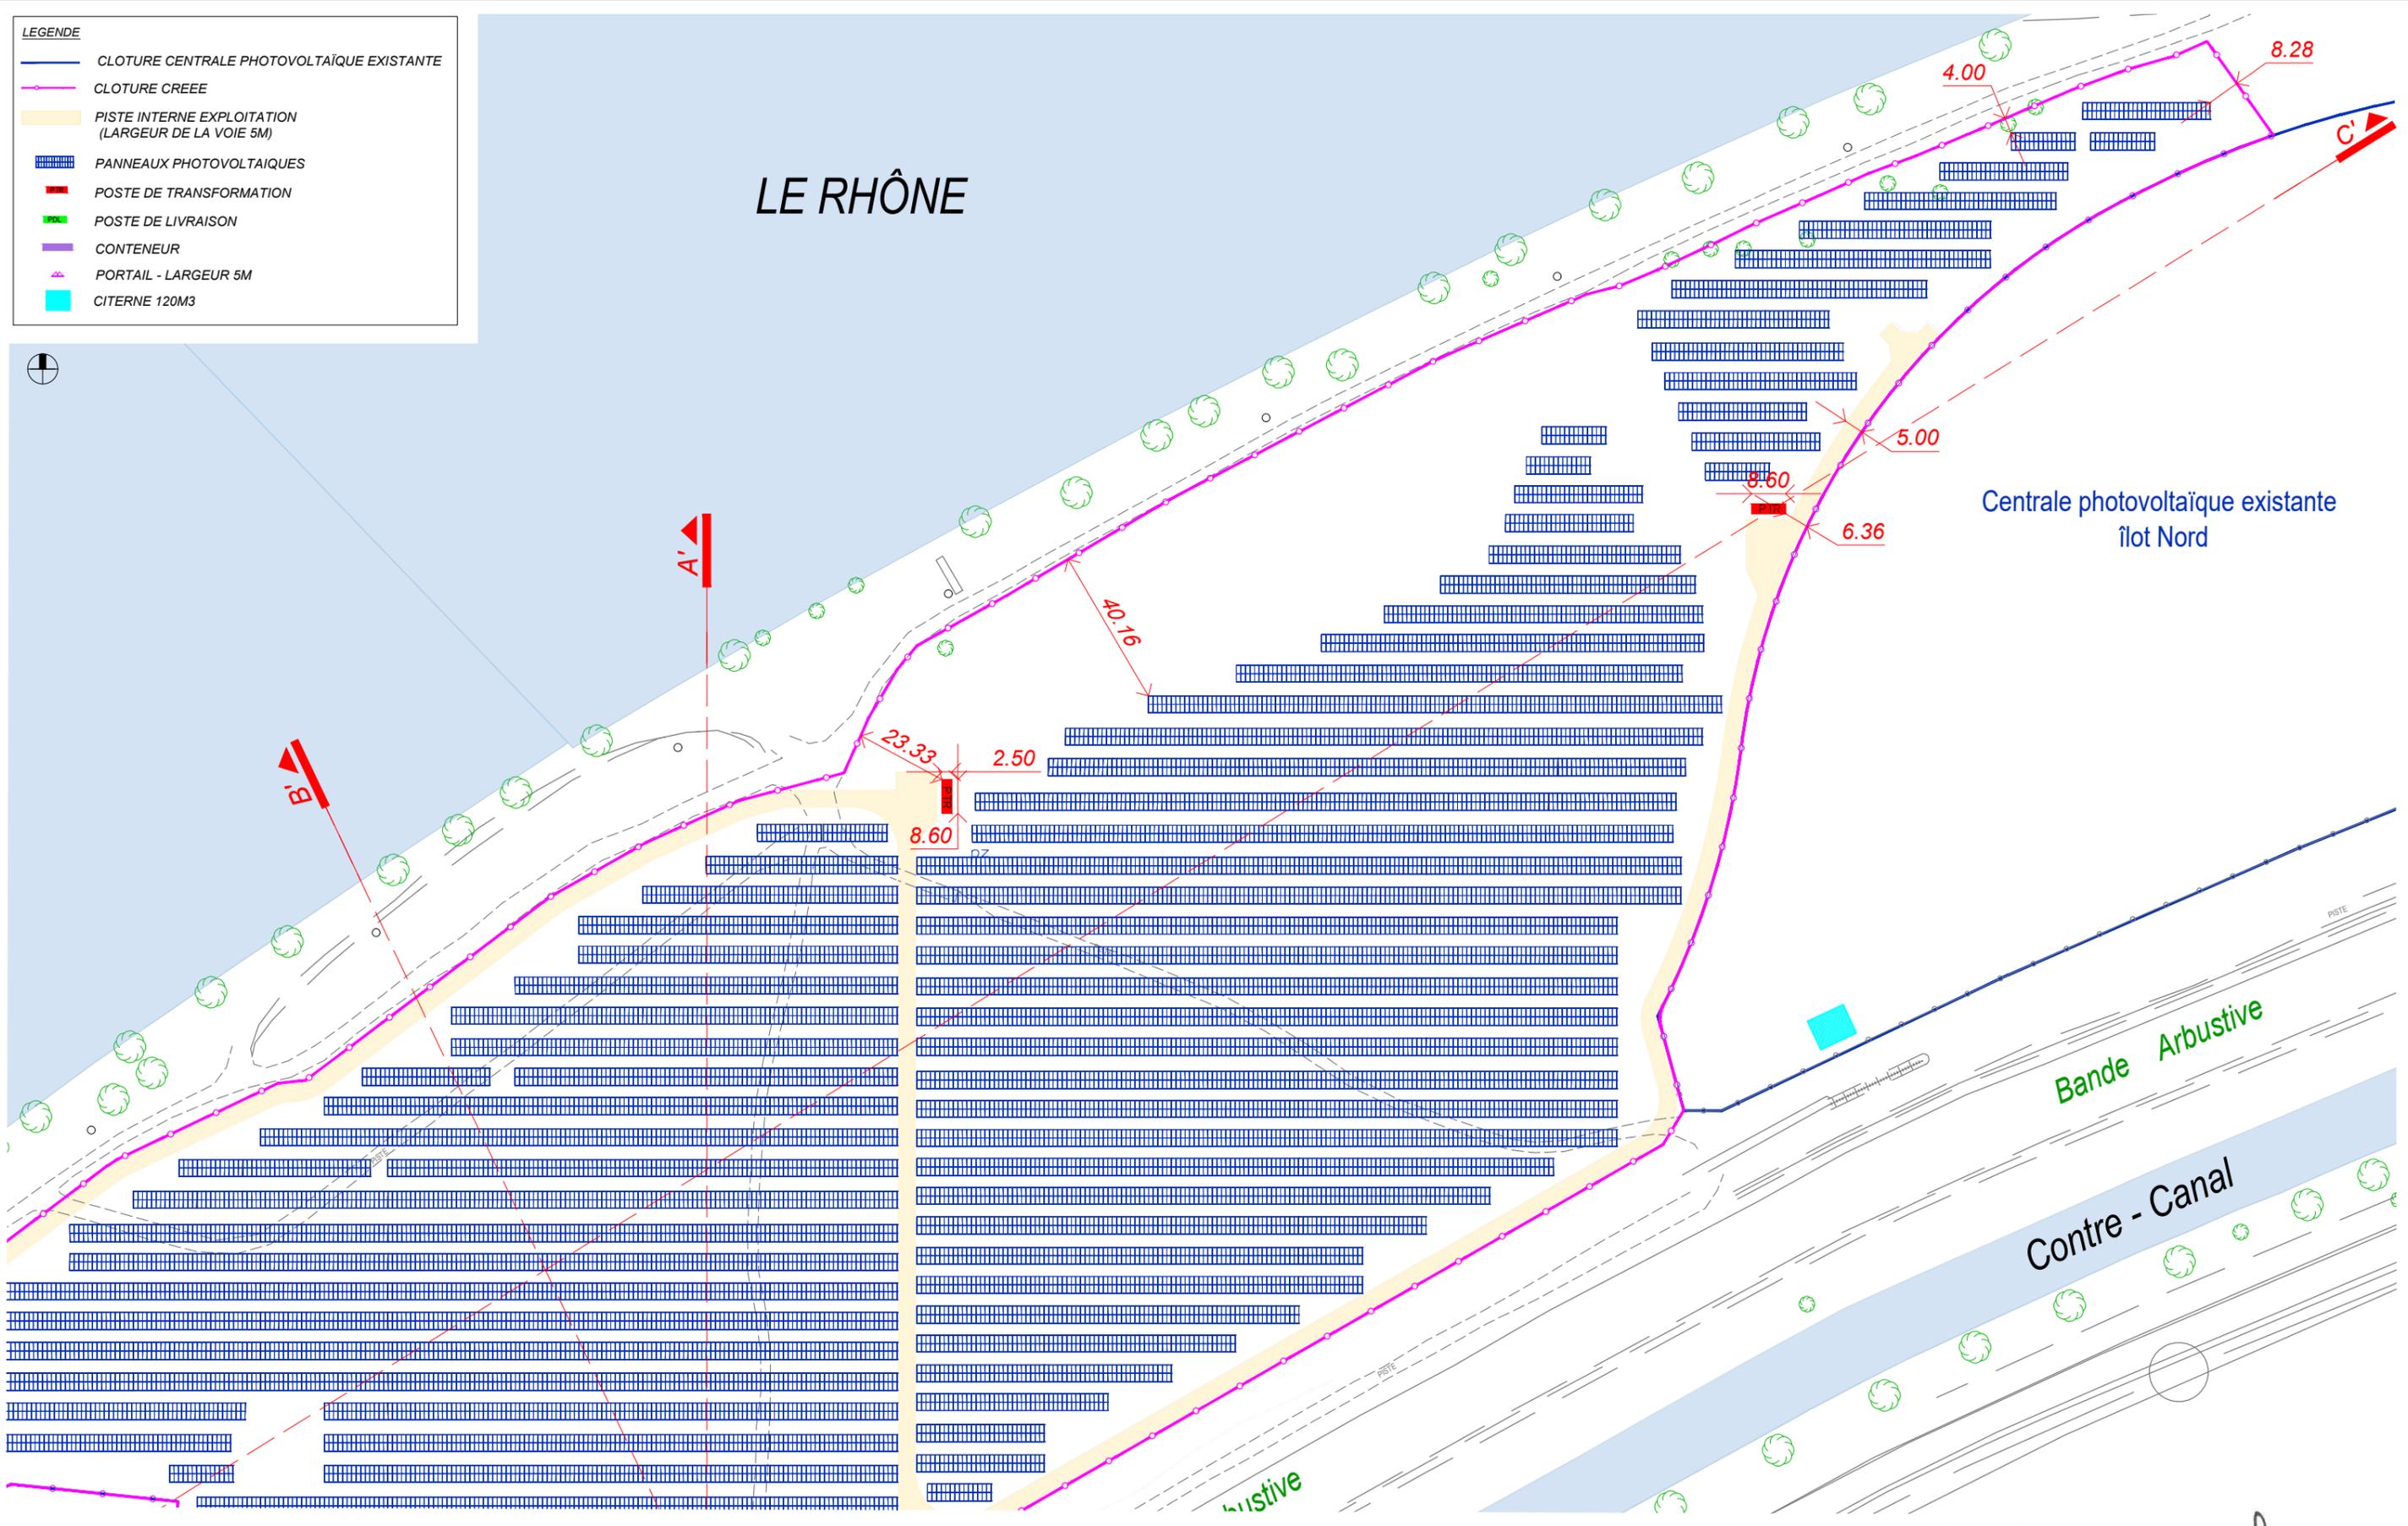

« les présentes pièces graphiques ne sont pas des études d'exécution, et ne permettent donc pas de réaliser les travaux. »




Projet de centrale photovoltaïque Courtine II  
 Avignon (84000) JUILLET 2023


**PLAN DE MASSE PROJET**  
**ZONE NORD**

**PC 2.4**  
 ECHELLE 1/1500

**Sophie Fernandes Architecte DE**  
 22, Chemin de la Chalaysse 84210 ST DIDIER  
 Mail : sophie.fernandes@outlook.fr  
 Tél. : 06 18 78 47 88  
 Siret 830 246 039 00010 - Affiliation Nationale 084509

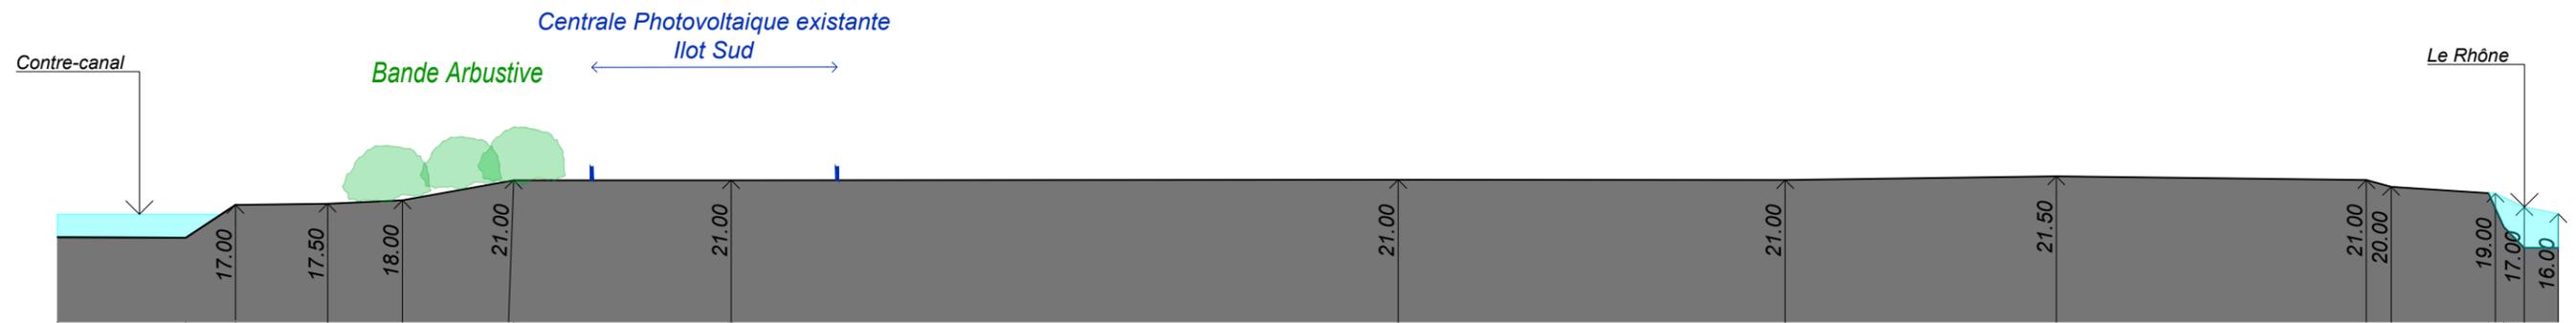

COUPE AA' - ETAT DES LIEUX

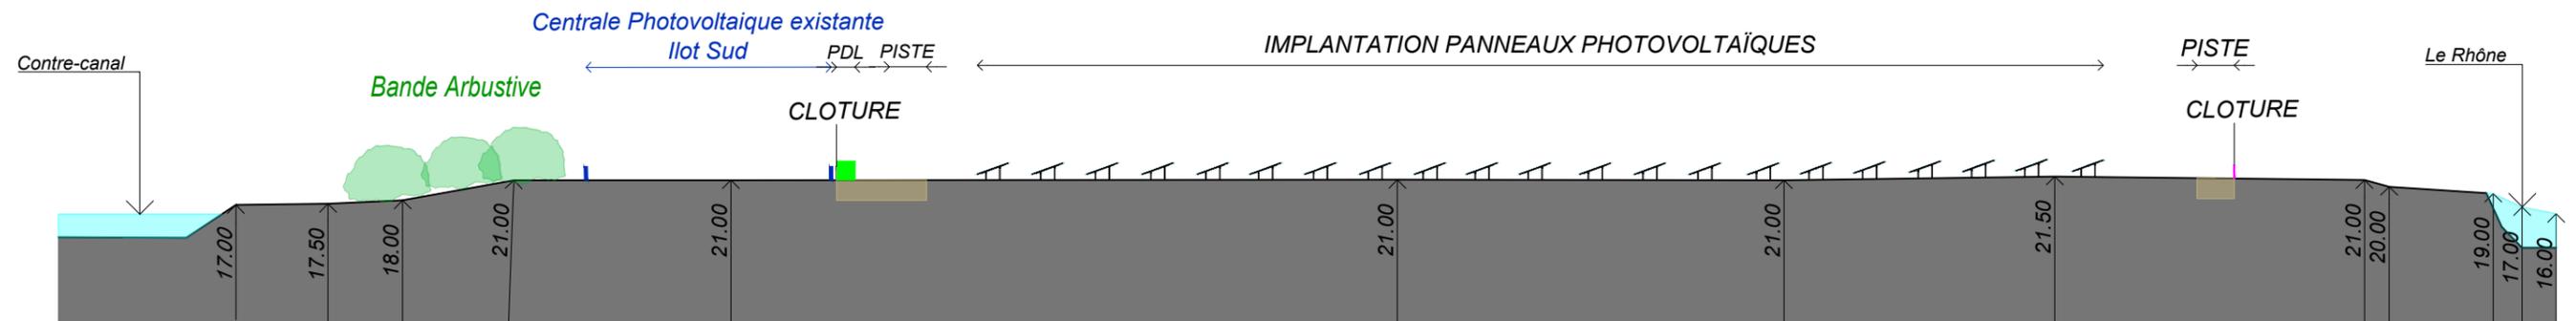

COUPE AA' - PROJET

« les présentes pièces graphiques ne sont pas des études d'exécution, et ne permettent donc pas de réaliser les travaux. »




Projet de centrale photovoltaïque Courtine II

Avignon (84000)


JUILLET 2023

COUPE AA' ETAT DES LIEUX PC 3.1  
ET PROJET  
EHELLE 1/1000

Sophie Fernandes Architecte DE  
22, Chemin de la Chalaysse 84210 ST DIDIER  
Mail : sophie.fernandes@outlook.fr  
Tél. : 06 18 78 47 88  
Siret 830 246 039 00010 Affiliation Nationale 084509

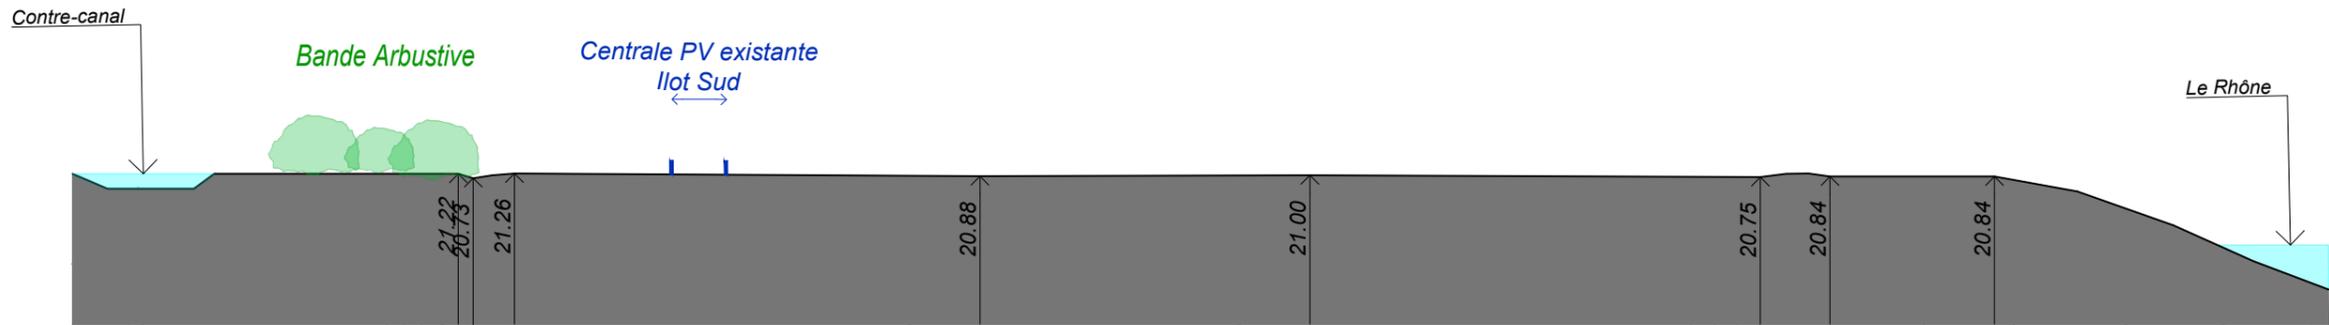

COUPE BB' - ETAT DES LIEUX

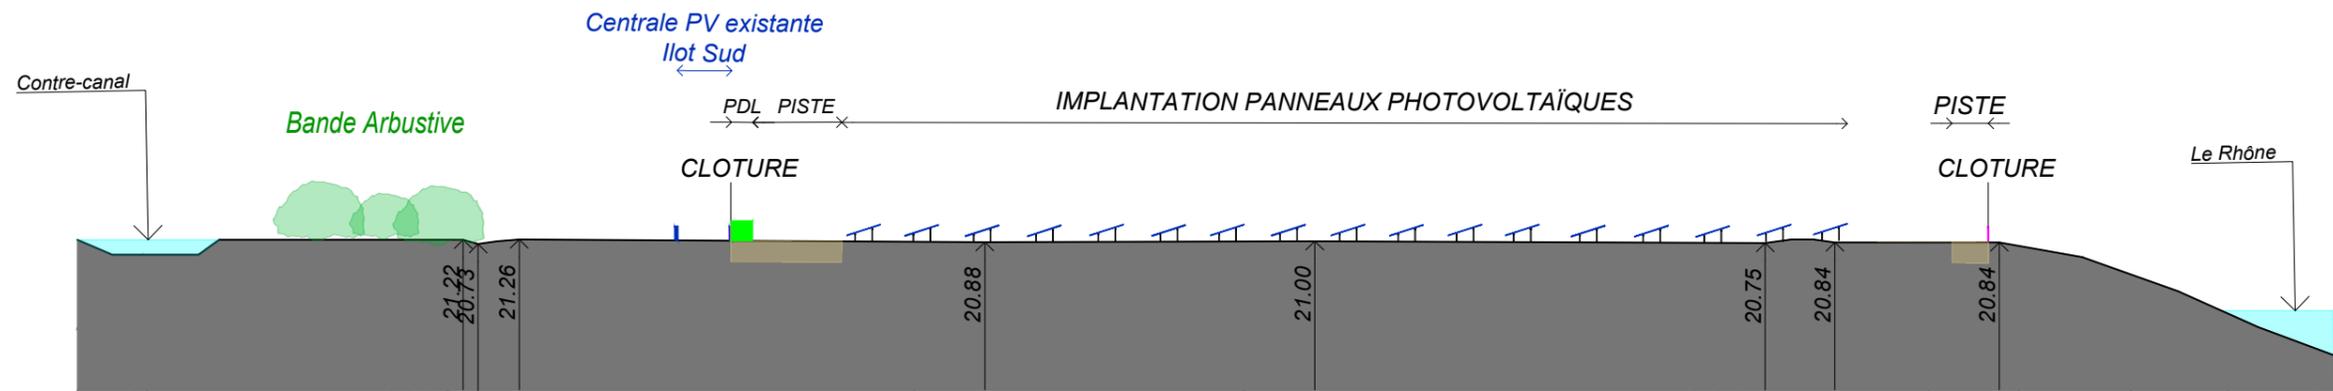

COUPE BB' - PROJET

« les présentes pièces graphiques ne sont pas des études d'exécution, et ne permettent donc pas de réaliser les travaux. »



Projet de centrale photovoltaïque Courtine II

Avignon (84000)


JUILLET 2023

COUPE BB' ETAT DES LIEUX PC 3.2  
ET PROJET  
ECHELLE 1/1000

Sophie Fernandes Architecte DE  
22, Chemin de la Chalaysse 84210 ST DIDIER  
Mail : sophie\_fernandes@outlook.fr  
Tél. : 06 18 78 47 88  
Siret 830 246 039 00010 Affiliation Nationale 084509



COUPE CC' - ETAT DES LIEUX

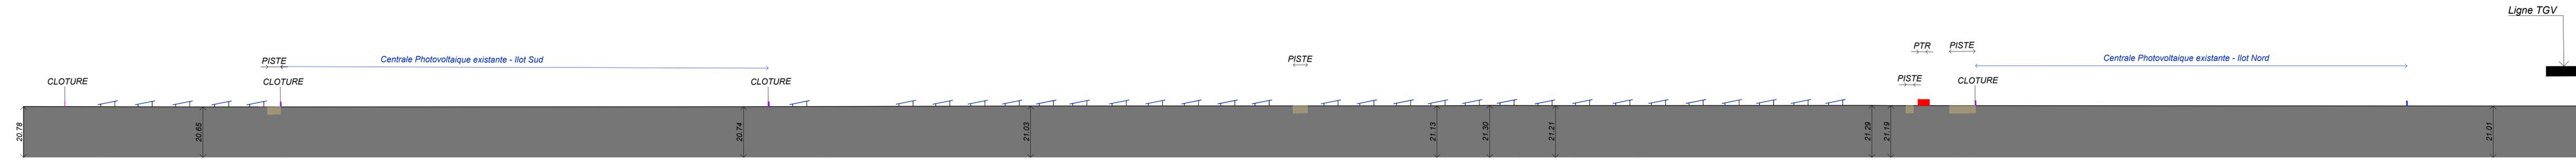

COUPE CC' - PROJET

« les présentes pièces graphiques ne sont pas des études d'exécution, et ne permettent donc pas de réaliser les travaux. »

**CNR**

Projet de centrale photovoltaïque Courtine II  
Avignon (84000)      JUILLET 2023

**COUPE CC' ETAT DES LIEUX  
ET PROJET**

PC 3.3  
Echelle 1/1000

**Sophie Fernandes Architecte DE**  
22, Chemin de la Chalaysse 84210 ST DIDIER  
Mail : sophie.fernandes@courlook.fr  
Tél. : 06 86 76 47 88  
Siret 830 246 039 00019 - Affiliation Nationale 084509

## PC 4 Notice descriptive

### 1. État des lieux

Pour un descriptif détaillé et complet de l'état des lieux et des mesures d'insertion prises, se reporter à l'étude d'impact du dossier (PC 11).

Le projet de parc photovoltaïque de Courtine II est situé sur la commune d'Avignon (84), à la pointe Ouest de l'agglomération, sur la rive gauche en bordure du Rhône, lieu-dit La Durance / La Jasse sur la zone industrielle de Courtine. L'emprise du projet est située sur un site industrialo-portuaire sur le domaine concédé de la Compagnie Nationale du Rhône.

Plus précisément, ce projet vient en extension d'un parc photovoltaïque de 5 MWc mis en service en 2018, lui-même composé de 2 îlots : Courtine I.

Ce parc se développe sur 2 parcelles : la parcelle n° 90 de la section CW, d'une surface de 33,01 ha et la parcelle n° 149 de la section CX, d'une surface de 29,93 ha. Ces deux parcelles sont classées en zone Nf1 au Plan Local d'Urbanisme d'Avignon, zone dédiée à « l'accueil d'installations d'énergies renouvelables ».

L'état des lieux paysager conclue que les vues aux échelles éloignées ne sont pas significatives. La vaste échelle du paysage ainsi que ses composantes industrielles s'accordent avec la mise en place d'un second projet photovoltaïque à proximité du parc existant de Courtine I.

La zone de projet est aujourd'hui isolée et peu fréquentée à proximité du Rhône et à la confluence de la Durance. La plénitude de relief fait que les éléments de détails sur les premiers plans limitent ou bloquent considérablement les vues.

Les vues aux échelles rapprochées et à aux échelles de la zone de projet et de ses abords sont ponctuellement possibles, mais sans modifications significatives du paysage étant donné le parc photovoltaïque de Courtine I en proximité immédiate.

### 2. Le projet

#### Aménagements prévus pour le terrain :

Le terrain est une plateforme, il ne nécessite pas de terrassement majeur mais uniquement un reprofilage de surface. La zone humide située au Nord du projet, le fossé situé à l'Est du projet et la bande boisée située au Sud du projet sont préservés.

#### Descriptif du projet :

La demande de permis de construire porte sur la réalisation d'un parc solaire photovoltaïque au sol, d'une puissance installée estimée à 10,0 MWc. L'installation est composée de différents éléments :

- Les modules photovoltaïques de silicium cristallin sont positionnés sur des structures fixes en acier galvanisé, qui seront ancrées au sol via des pieux battus directement dans le sol ou avec préforage. Les structures sont organisées en lignes parallèles orientées vers le Sud, espacées d'environ 3 m au minimum. Environ 17 270 panneaux solaires, de dimensions prévisionnelles 2,28 m x 1,14 m, sont disposés sur ces rangées de tables métalliques.

- Les locaux techniques : 3 postes de transformation de volumétrie simple en béton préfabriqué, couverts par une toiture terrasse et de RAL 7032. Ils mesurent 8,60 m x 2,50 m et leur hauteur est de 2,85 m par rapport au terrain naturel. Les 3 postes de transformation sont répartis à l'Est, au Nord et à l'Ouest de l'emprise du parc. Le poste de livraison est conçu sur le même principe, ses dimensions sont 7,5 m x 2,5 m et la hauteur est de 2,85 m. Il est implanté au Sud du parc, à proximité du portail d'accès, et constitue le point d'injection de l'électricité sur le réseau public géré par ENEDIS.
- Le raccordement de la centrale photovoltaïque au réseau ENEDIS existant ne pourra être connu qu'après l'obtention du permis de construire, puisque c'est une pièce nécessaire à la réalisation de l'étude de raccordement par ENEDIS. Toutefois, les câbles du raccordement ENEDIS seront enterrés et chemineront en bordure de voirie. L'étude ENEDIS définira, en fonction des contraintes techniques du réseau public, le point de connexion : soit en « piquage » sur une ligne HTA existante qui peut supporter l'énergie injectée, soit directement au poste source. À titre d'exemple, le raccordement de Courtine I a été réalisé en piquage au poste de POINCOUR, route du Confluent, après un cheminement de 1 210 m linéaires le long de la voirie. Pour le parc de Courtine II, il est probable que la centrale soit directement raccordée au poste source de COURTINE à environ 4 km du parc par la route.
- L'ensemble du parc photovoltaïque est isolé par une clôture en acier galvanisé, d'une hauteur de 2 m, perméable à la petite faune, de RAL 6005. Cette dernière sera mutualisée, en partie, avec celle du parc photovoltaïque existant. Le portail, d'une largeur de 5 m et d'une hauteur de 2 m, sera réalisé dans le même coloris que la clôture.
- Le projet inclut la mise en place d'un conteneur d'une surface au sol de 29,72 m<sup>2</sup> et de RAL 7032, dédié au stockage de modules photovoltaïques de remplacement, situé à l'entrée du site.
- Une piste d'accès existante permet de relier le parc à la voirie publique. Les pistes internes du parc et les aires de retournement sont identifiables sur le plan de masse (PC 2.2).
- Enfin, 2 citernes de 120 m<sup>3</sup> chacune sont déjà présentes dans chaque îlot du parc photovoltaïque de Courtine I. Elles seront réutilisables et dispensent donc le parc de Courtine II de disposer d'une nouvelle citerne.

#### Bilan paysager général :

Le projet photovoltaïque au sol de Courtine II se situe à proximité immédiate du parc de Courtine I, sur des parcelles de végétation spontanée. Le contexte industriel est fortement représenté, malgré la proximité de la zone de projet à la confluence du Rhône et de la Durance.

Le paysage existant de végétation libre, les mouvements de relief secondaires et les composantes urbaines et industrielles bloquent considérablement les vues lointaines ; ces dernières sont négligeables.

Ainsi, le projet n'est perçu pratiquement qu'à une échelle rapprochée. À cette échelle rapprochée, les 3 photomontages effectués dans l'étude d'impact ont confirmé l'inscription du projet dans son contexte paysager : respect des échelles et adaptabilité au contexte existant. Le projet photovoltaïque de Courtine II s'inscrit donc dans le paysage existant.



Projet de centrale photovoltaïque Courtine II

Avignon (84000)


JUILLET 2023

NOTICE DESCRIPTIVE


PC 4

SANS ECHELLE


Sophie Fernandes Architecte DE  
22, Chemin de la Chalaysse 84210 ST DIDIER  
Mail : sophie.fernandes@outlook.fr  
Tél. : 06 78 78 47 88  
Siret 830 246 039 00010 - Affiliation Nationale 084509

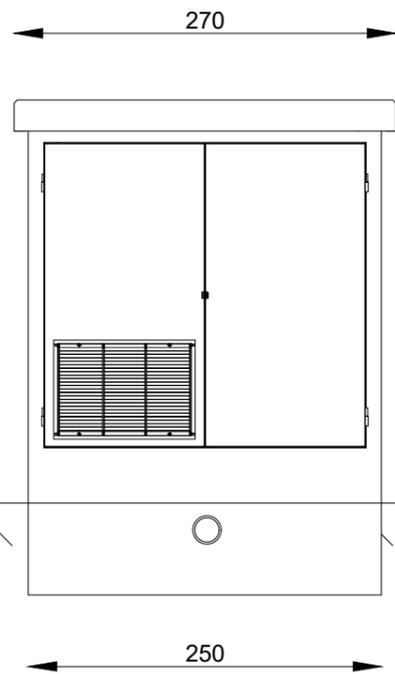

Façade Droite

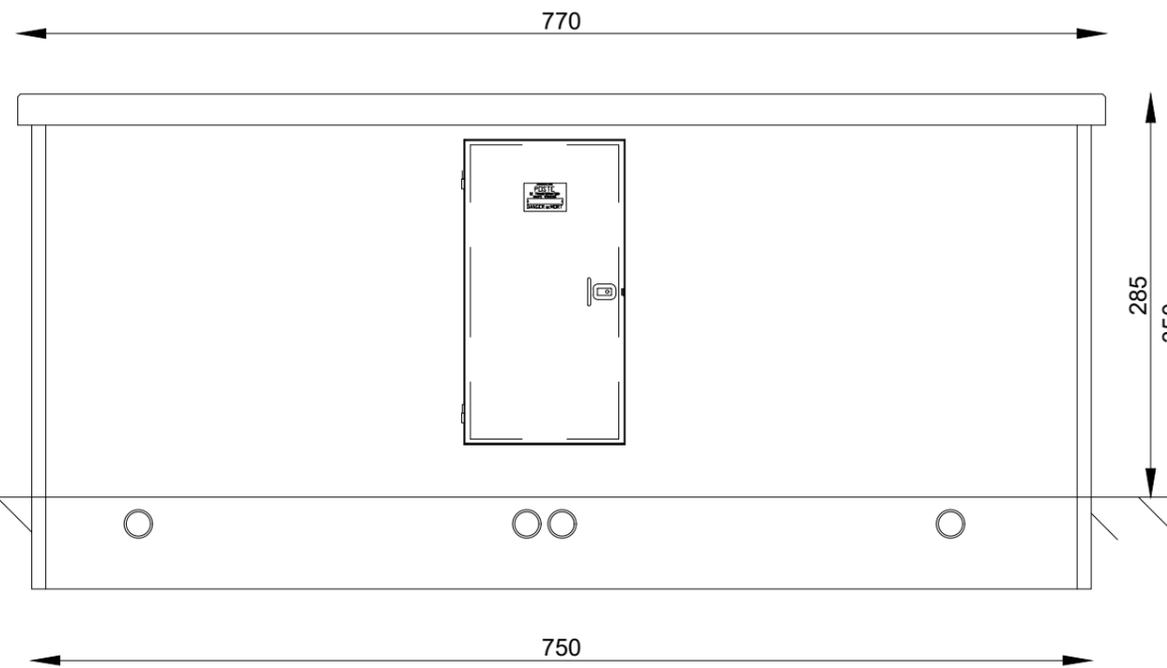

Façade Avant

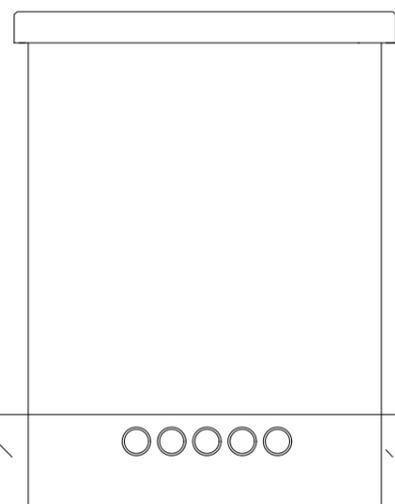

Niveau 0 sol fini

REVETEMENT : PEINTURE MATE RAL 7032 GRIS SILEX

MATERIAU PRESSENTI : POSTE DE LIVRAISON EN PRÉFABRIQUÉ BÉTON OU AUTRE EN FONCTION DU

CONTRAT DE CONSTRUCTION



RAL 7032

« les présentes pièces graphiques ne sont pas des études d'exécution, et ne permettent donc pas de réaliser les travaux. »



Projet de centrale photovoltaïque Courtine II

Avignon (84000)

JUILLET 2023


DETAILS DU POSTE  
DE LIVRAISON

PC 5.1


ECHELLE 1/50

Sophie Fernandes Architecte DE  
22, Chemin de la Chalaysse 84210 ST DIDIER  
Mail : sophie\_fernandes@outlook.fr  
Tél. : 06 18 78 47 88  
Siret 830 246 039 00010 Affiliation Nationale 084509

Coupe AA

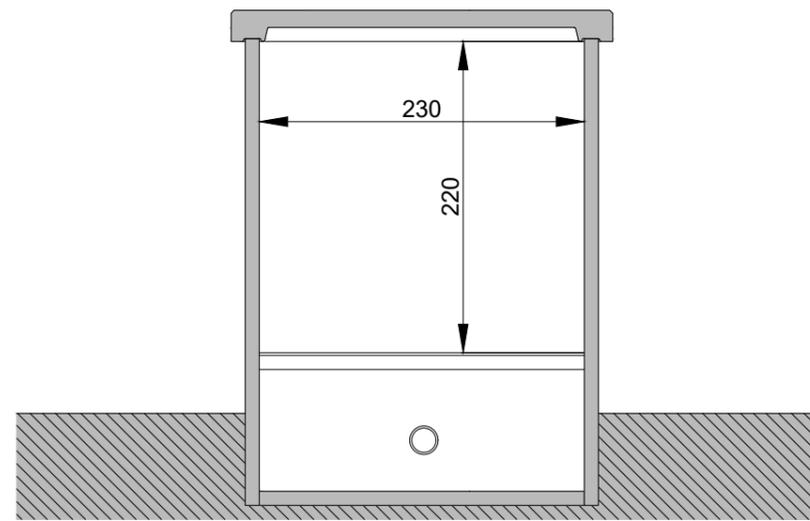

Vue en Plan

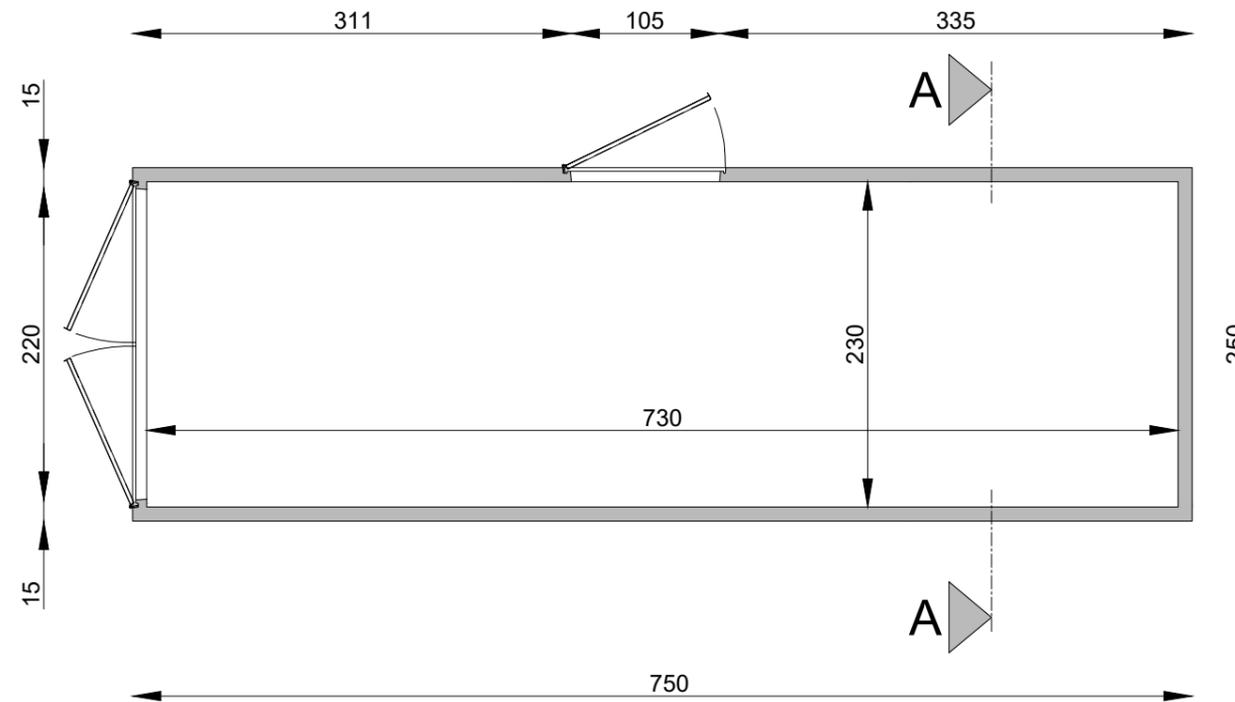

REVETEMENT : PEINTURE MATE RAL 7032 GRIS SILEX

MATERIAU PRESSENTI : POSTE DE LIVRAISON EN PRÉFABRIQUÉ BÉTON OU AUTRE EN FONCTION DU  
CONTRAT DE CONSTRUCTION



RAL 7032

« les présentes pièces graphiques ne sont pas des études d'exécution, et ne permettent donc pas de réaliser les travaux. »



Projet de centrale photovoltaïque Courtine II

Avignon (84000)

JUILLET 2023

DETAILS DU POSTE  
DE LIVRAISON


PC 5.2

ECHELLE 1/50

Sophie Fernandes Architecte DE  
22, Chemin de la Chalaysse 84210 ST DIDIER  
Mail : sophie\_fernandes@outlook.fr  
Tél. : 06 78 78 47 88  
Siret 830 246 039 00010 Affiliation Nationale 084509

### Façade Gauche


270

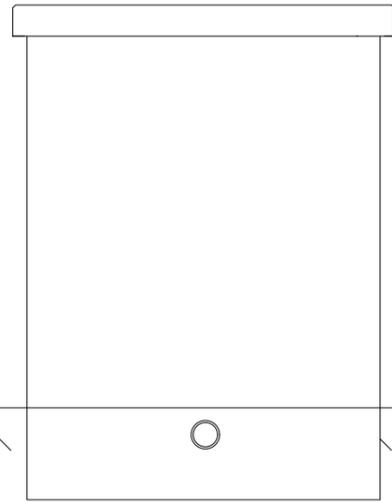

250


### Façade Arrière

880

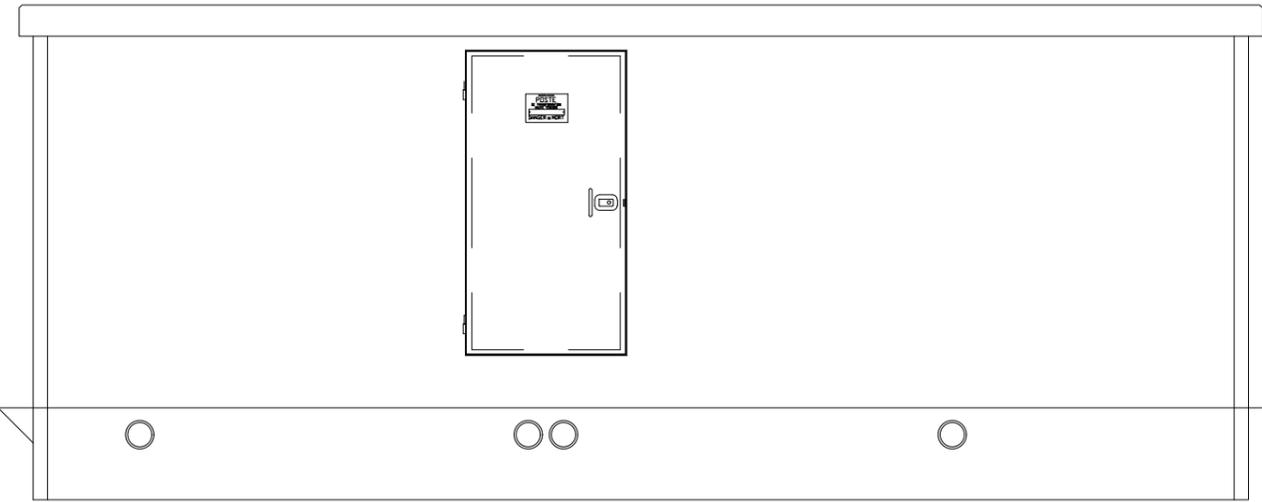

860

### Façade Droite

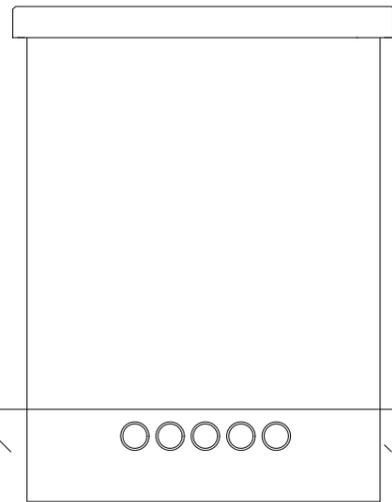

### Façade Avant



Niveau 0 sol fini

« les présentes pièces graphiques ne sont pas des études d'exécution, et ne permettent donc pas de réaliser les travaux. »



Projet de centrale photovoltaïque Courtine II

Avignon (84000)

JUILLET 2023


**DETAILS DES POSTES  
DE TRANSFORMATION**

**PC 5.3**


ECHELLE 1/50

**Sophie Fernandes Architecte DE**  
22, Chemin de la Chalaysse 84210 ST DIDIER  
Mail : sophie.fernandes@outlook.fr  
Tél. : 06 78 78 47 88  
Siret 830 246 039 00010 Affiliation Nationale 084509

Coupe AA

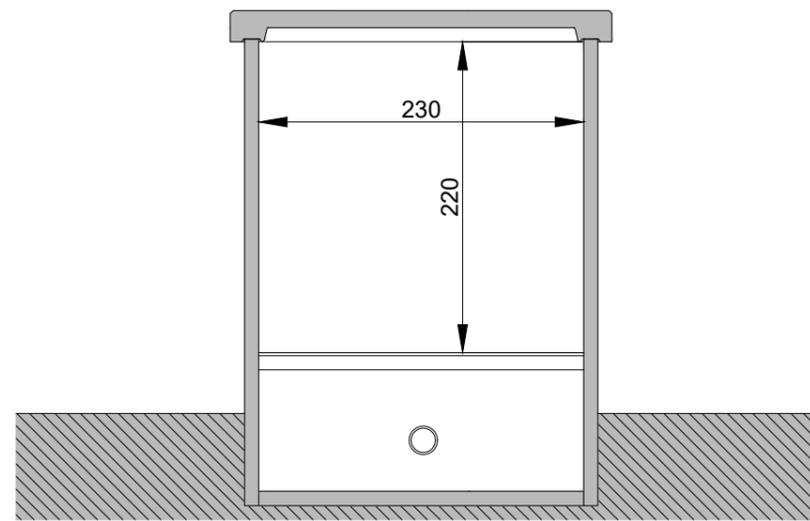

Vue en Plan

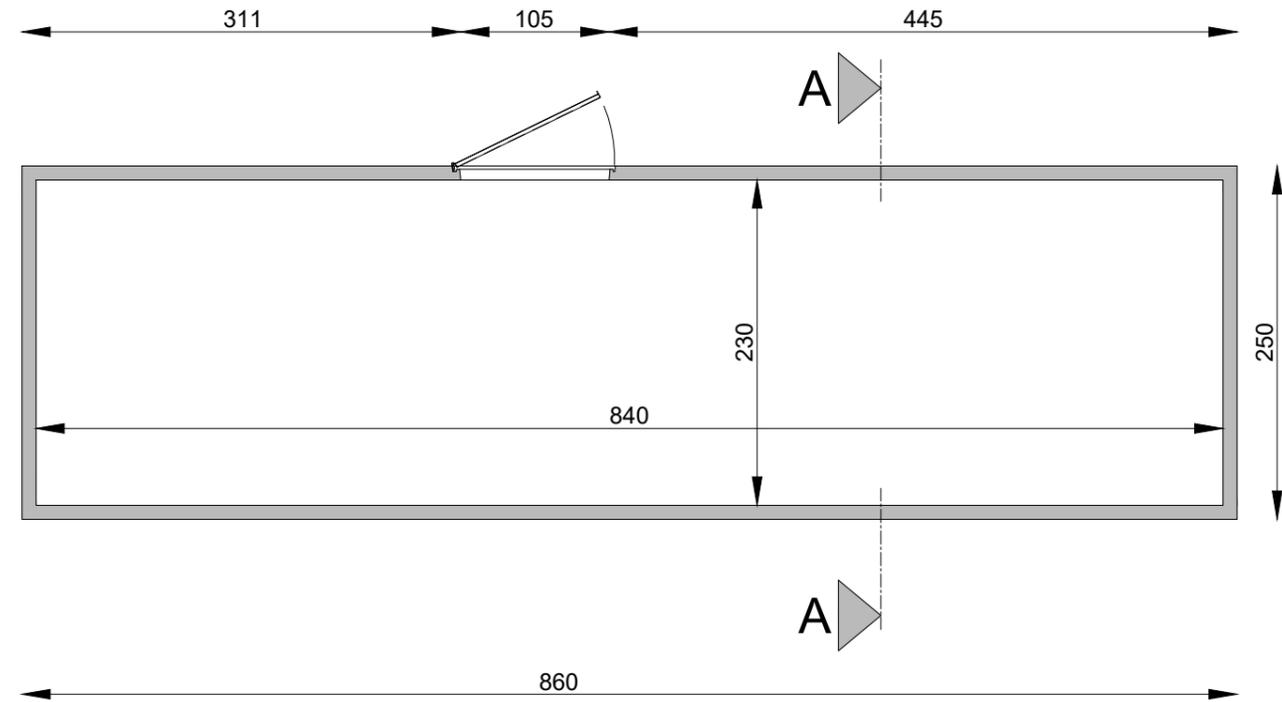

REVETEMENT : PEINTURE MATE RAL 7032 GRIS SILEX

MATERIAU PRESSENTI : POSTE DE TRANSFORMATION EN PRÉFABRIQUÉ BÉTON OU AUTRE EN FONCTION DU  
CONTRAT DE CONSTRUCTION



RAL 7032

« les présentes pièces graphiques ne sont pas des études d'exécution, et ne permettent donc pas de réaliser les travaux. »



Projet de centrale photovoltaïque Courtine II

Avignon (84000)


JUILLET 2023

**DETAILS DES POSTES  
DE TRANSFORMATION**

**PC 5.4**


ECHELLE 1/50

**Sophie Fernandes Architecte DE**  
22, Chemin de la Chalaysse 84210 ST DIDIER  
Mail : sophie\_fernandes@outlook.fr  
Tél. : 06 78 78 47 88  
Siret 830 246 039 00010 Affiliation Nationale 084509

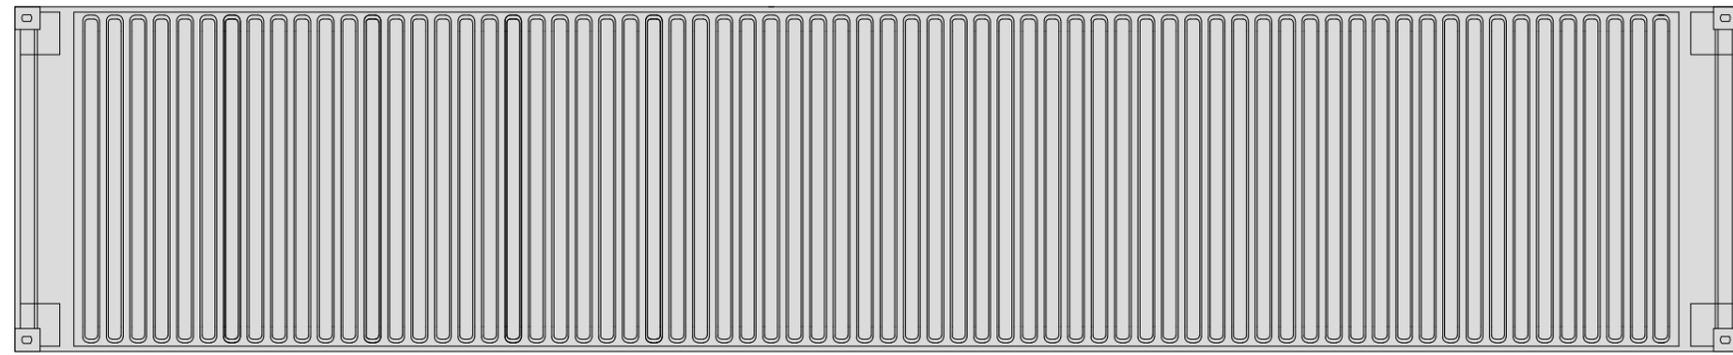


Vue du dessus

1219.2

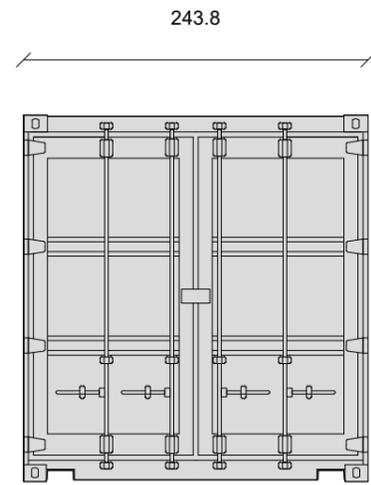


Vue de face

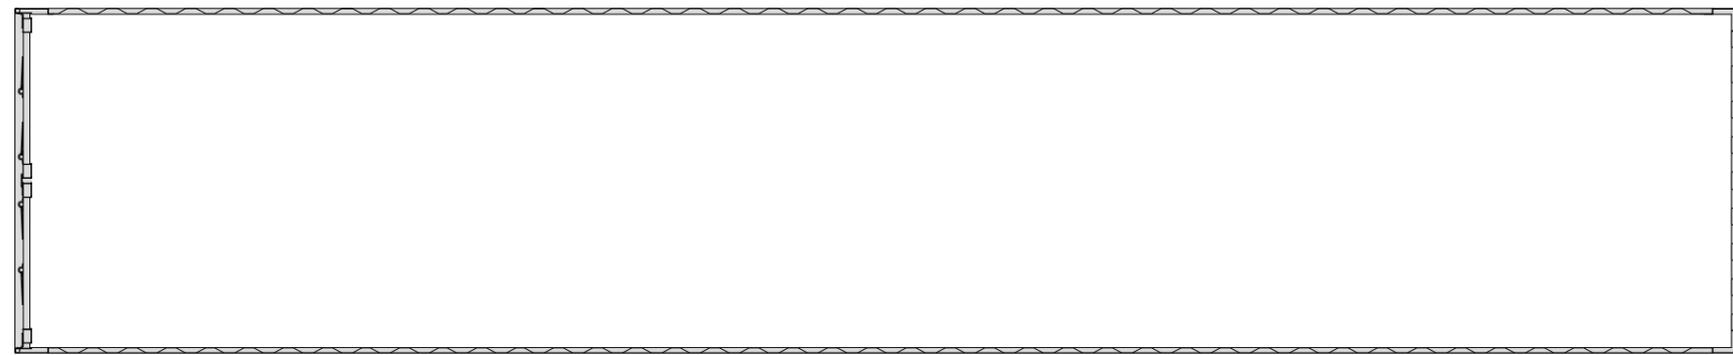


Coupe longitudinale

1219.2

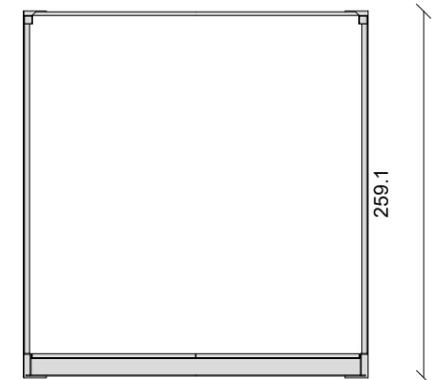


Coupe transversale

259.1

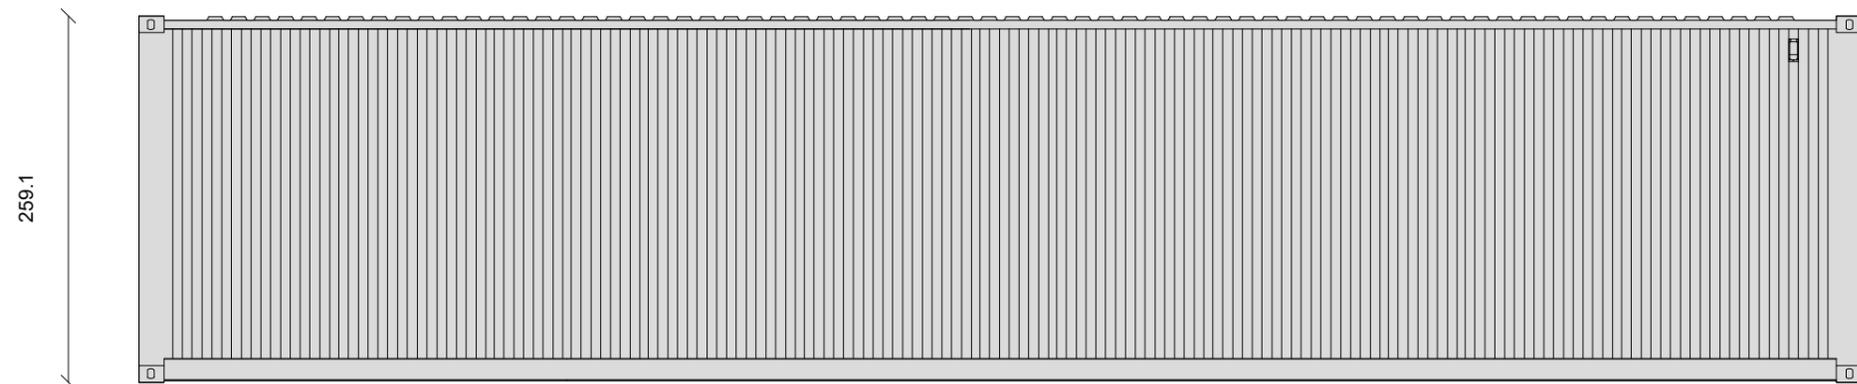

Vue de coté

259.1

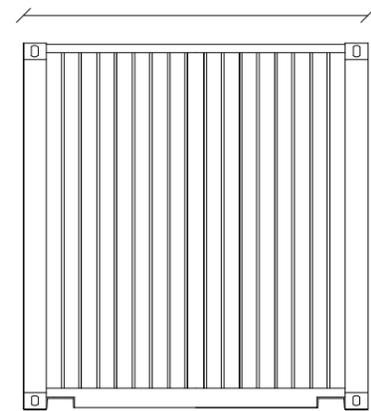

Vue de l'arrière

243.8

REVETEMENT : PEINTURE MATE RAL 7032 GRIS SILEX



RAL 7032

« les présentes pièces graphiques ne sont pas des études d'exécution, et ne permettent donc pas de réaliser les travaux. »



Projet de centrale photovoltaïque Courtine II

Avignon (84000)



JUILLET 2023

DETAILS DU CONTENEUR

PC 5.5

ECHELLE 1/50

Sophie Fernandes Architecte DE  
 22, Chemin de la Chalaysse 84210 ST DIDIER  
 Mail : sophie\_fernandes@outlook.fr  
 Tél. : 06 18 78 47 88  
 Siret 830 246 039 00010 Affiliation Nationale 084509

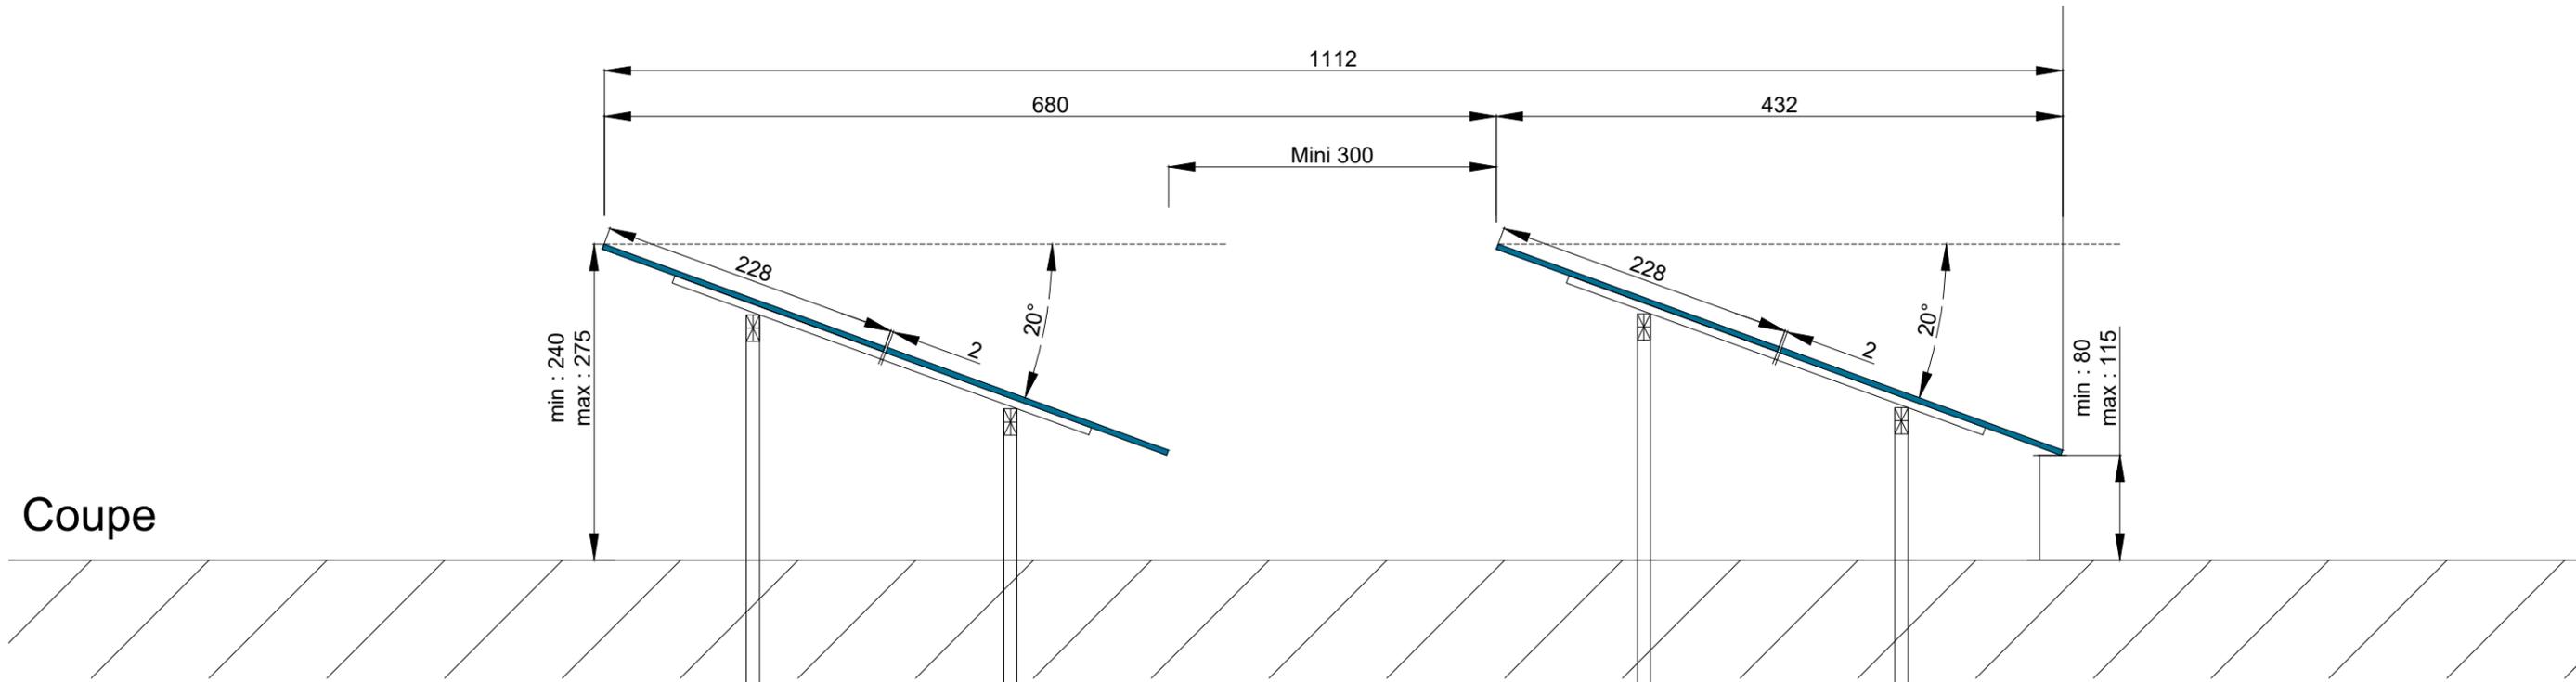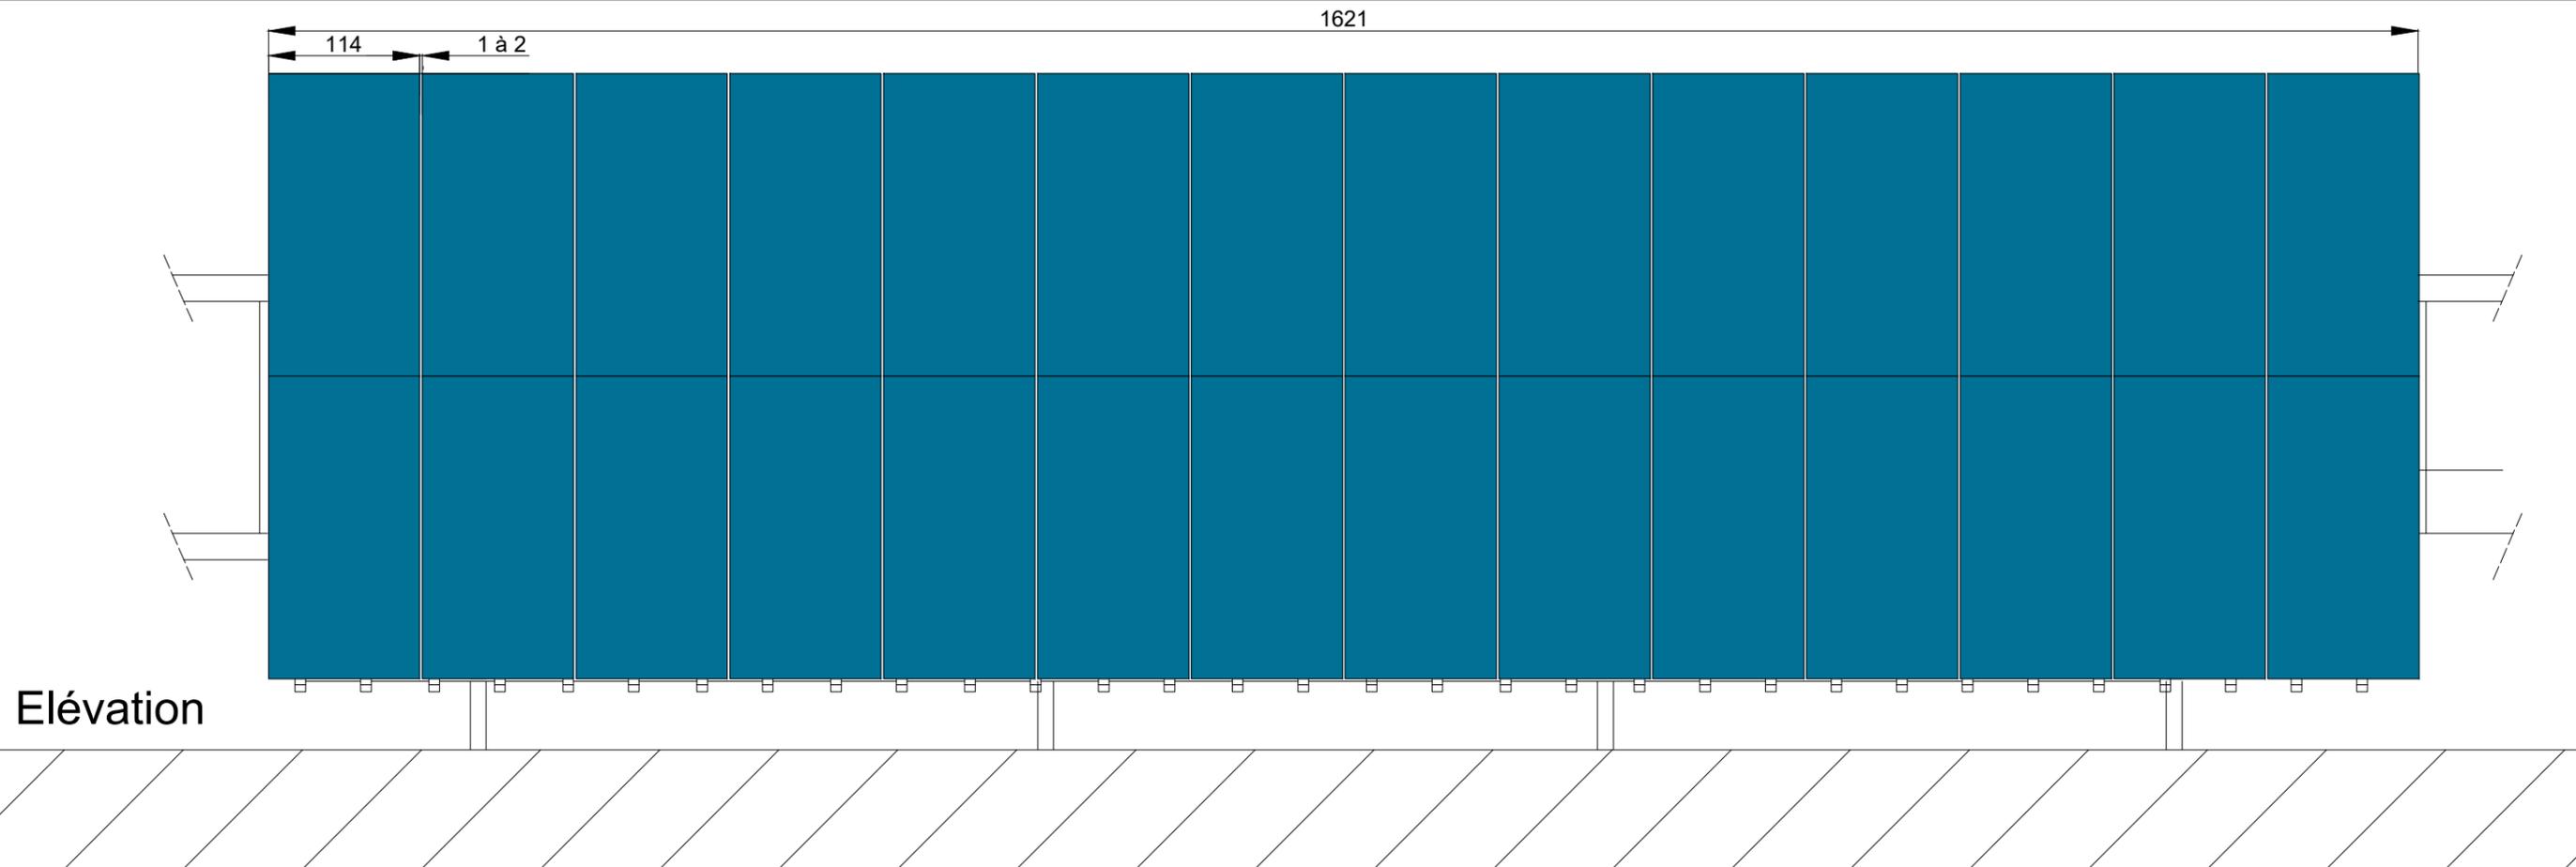

« les présentes pièces graphiques ne sont pas des études d'exécution, et ne permettent donc pas de réaliser les travaux. »



Projet de centrale photovoltaïque Courtine II  
 Avignon (84000) JUILLET 2023


**DETAILS DES PANNEAUX**

**PC 5.6**

ECHELLE 1/50


**Sophie Fernandes Architecte DE**  
 22, Chemin de la Chalaysse 84210 ST DIDIER  
 Mail : sophie.fernandes@outlook.fr  
 Tél. : 06 18 78 47 88  
 Siret 830 246 039 00010 Affiliation Nationale 084509

## Exemple de clôture

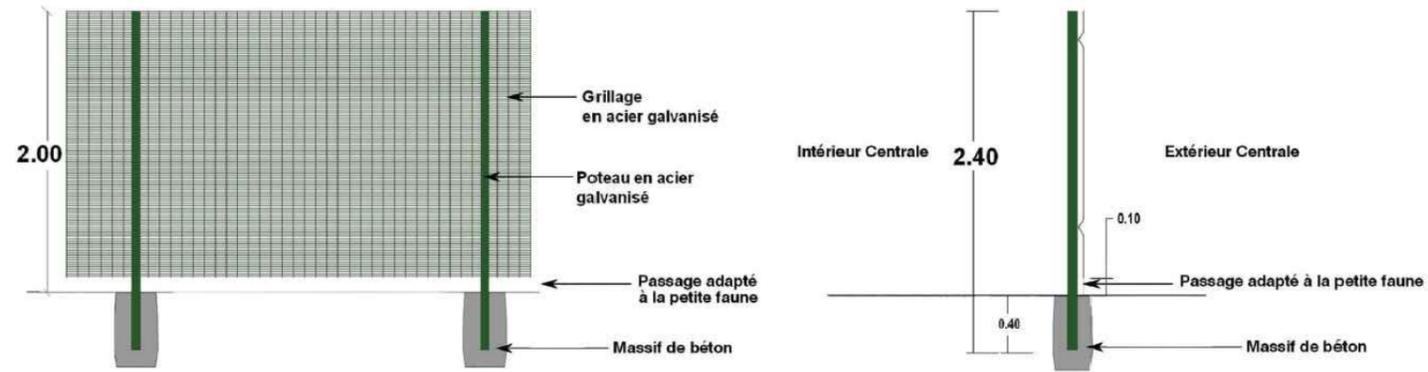

Un passage pour la petite faune est prévu.  
Pour plus de précisions, se reporter à l'étude d'impact.

## Exemple d'un portail Acier galvanisé teinte verte RAL 6005

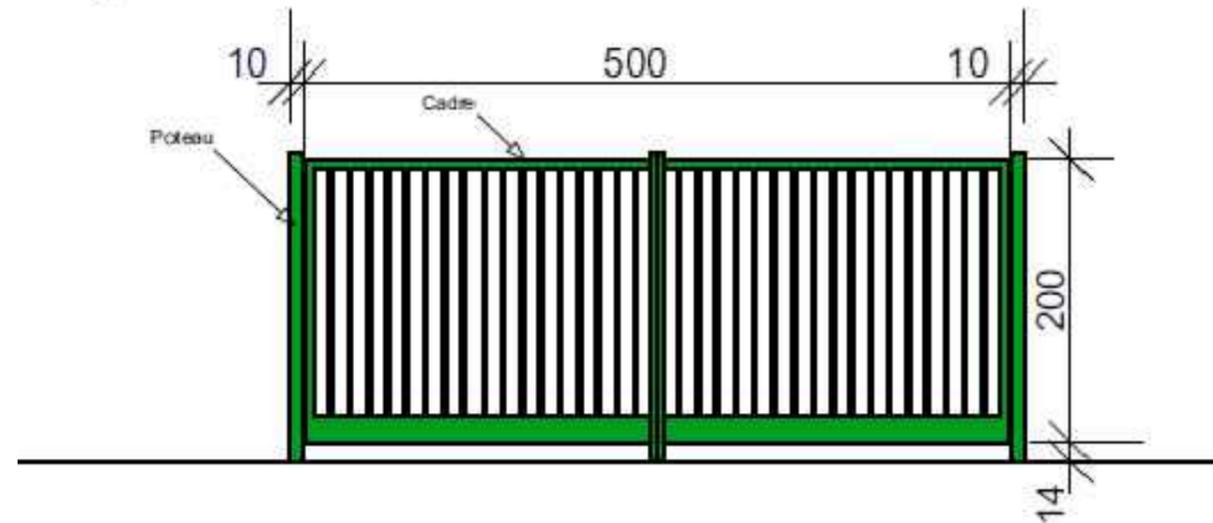

« les présentes pièces graphiques ne sont pas des études d'exécution, et ne permettent donc pas de réaliser les travaux. »



Projet de centrale photovoltaïque Courtine II

Avignon (84000)

JUILLET 2023

**DETAILS DE LA CLOTURE  
ET DU PORTAIL**

**PC 5.7**

ECHELLE 1/50

**Sophie Fernandes Architecte DE**  
22, Chemin de la Chalaysse 84210 ST DIDIER  
Mail : sophie\_fernandes@outlook.fr  
Tél. : 06 78 78 47 88  
Siret 830 246 039 00010 Affiliation Nationale 084509

# Plan de masse paysager

 
## Légende

- - - Portail
- Clôture
- Postes
- Pistes
- Tables
- Conteneur

Auteur : GIANESELO Audrey      Echelle 1 : 5 0 0 0  
Date de mise à jour : 24/07/2023      Format : A4

**CNR**  
2 rue André Bonin  
69 004 LYON  
Tél : 33 (0)4 72 00 69 69

Ce document est la propriété de la CNR.  
Toute reproduction ou diffusion (même partielle)  
est interdite sous peine de poursuites judiciaires.



« les présentes pièces graphiques ne sont pas des études d'exécution, et ne permettent donc pas de réaliser les travaux. »



Repérage prise de vue



POINT DE VUE : DEPUIS L'EST DU PROJET - ETAT INITIAL



POINT DE VUE : DEPUIS L'EST DU PROJET - ETAT PROJETE

« les présentes pièces graphiques ne sont pas des études d'exécution, et ne permettent donc pas de réaliser les travaux. »



Projet de centrale photovoltaïque Courtine II

Avignon (84000)

JUILLET 2023

**INSERTION DU PROJET  
DANS L'ENVIRONNEMENT**

**PC 6.2**

SANS ECHELLE

**Sophie Fernandes Architecte DE**  
 22, Chemin de la Chalaysse 84210 ST DIDIER  
 Mail : sophie.fernandes@outlook.fr  
 Tél. : 06 18 78 47 88  
 Siret 830 246 039 00010 Affiliation Nationale 084509



Repérage prise de vue



POINT DE VUE : DEPUIS L'OUEST DU PROJET - ETAT INITIAL



POINT DE VUE : DEPUIS L'OUEST DU PROJET - ETAT PROJETE

« les présentes pièces graphiques ne sont pas des études d'exécution, et ne permettent donc pas de réaliser les travaux. »



Projet de centrale photovoltaïque Courtine II

Avignon (84000)

JUILLET 2023

**INSERTION DU PROJET  
DANS L'ENVIRONNEMENT**

**PC 6.3**

SANS ECHELLE

**Sophie Fernandes Architecte DE**  
 22, Chemin de la Chalaysse 84210 ST DIDIER  
 Mail : sophie.fernandes@outlook.fr  
 Tél. : 06 18 78 47 88  
 Siret 830 246 039 00010 Affiliation Nationale 084509



PC 7 : DEPUIS LE CHEMIN LONGEANT LE RHONE



PC 8 : VUE DYNAMIQUE DEPUIS LA LIGNE DE TGV



Repérage prises de vue

« les présentes pièces graphiques ne sont pas des études d'exécution, et ne permettent donc pas de réaliser les travaux. »



Projet de centrale photovoltaïque Courtine II

Avignon (84000)

JUILLET 2023

**PHOTOGRAPHIES DANS  
L'ENVIRONNEMENT**

**PC 7/8**

SANS ECHELLE

**Sophie Fernandes Architecte DE**  
 22, Chemin de la Chalaysse 84210 ST DIDIER  
 Mail : sophie\_fernandes@outlook.fr  
 Tél. : 06 18 78 47 88  
 Siret 830 246 039 00010 Affiliation Nationale 084509



**DIRECTION DE LA VALORISATION PORTUAIRE  
ET DES PLANS 5RHÔNE**

**AUTORISATION**

Je soussigné,

Pierre MEFFRE, Directeur de la Valorisation Portuaire et des Plans 5Rhône de la **COMPAGNIE NATIONALE DU RHONE**, Société Anonyme d'intérêt général au capital de 5 488 164 Euros, dont le siège social est à LYON (69316 LYON CEDEX 04), 2 rue André Bonin, immatriculée au Registre de Commerce et des Sociétés de LYON sous le n° B 957 520 901.

Atteste que la **COMPAGNIE NATIONALE DU RHONE** s'est engagée, dans le cadre d'une Convention d'Occupation Temporaire du Domaine Concédé de trente (30) ans en cours d'étude, à mettre à la disposition de la société **CN'AIR**, Société par Actions Simplifiée au capital de 208 000 000 Euros, dont le Siège Social est à LYON (69 004 LYON), 2 rue André Bonin, immatriculée au Registre du Commerce et des Sociétés de LYON sous le n° 450 809 835 et représentée par Madame Laurence BORIE-BANCEL, Présidente, un terrain d'une superficie de onze (11) hectares environ sur la commune d'Avignon (84).

La **COMPAGNIE NATIONALE DU RHONE** autorise la société **CN'AIR** à déposer un dossier de Permis de Construire dans le cadre d'un projet de construction et d'exploitation d'un générateur photovoltaïque, dit « **Centrale photovoltaïque d'Avignon – Courtine 2** ».

**Fait pour valoir ce que de droit  
En deux exemplaires originaux,**

**A LYON, le 20 février 2023**

**Pierre MEFFRE  
Directeur de la Valorisation Portuaire  
et Plans 5Rhône**



Numéro unique de récépissé de déclaration :

**084509PC000327496**

Madame SOPHIE FERNANDES (084509), architecte inscrite au tableau de l'Ordre sous le mode d'exercice libéral, a déclaré avoir établi le permis de construire pour l'opération située :

la durance  
84000 AVIGNON

La demande de permis de construire est établie pour le compte de CN'AIR 2, rue André Bonin - 69316 LYON.

La date prévisionnelle du dépôt de la demande de permis de construire est le vendredi 28 juillet 2023.

Permis déclaré à l'Ordre le mercredi 26 juillet 2023.

Récépissé de permis de construire édité par le Conseil national de l'ordre des architectes le mercredi 26 juillet 2023.

Ce document vaut récépissé de déclaration conformément aux dispositions de l'article 14-3 du décret n° 77-1481 du 28 décembre 1977.