

DOSSIER DE CONSULTATION DES ENTREPRISES

STATION SERVICE

PORT DE BANDOL

6 QUAI DU PORT
83150 BANDOL

MAITRE D'OUVRAGE:



PORT DE BANDOL
Département du Var
SEML SOGEBÀ

BUREAU D'ETUDES:



CONSULTING
SAFEGE SAS - Le Bruyère 2000 - Bâtiment 1
Zone du Millénaire
650 Rue Henri Becquerel - CS 79 542
34 961 MONTPELLIER Cedex 2

GECOS
L'INGENIERIE POUR UNE
MOBILITE RESPONSABLE
GECOS
1389 Voie l'Occitane
Immeuble "La Pointe Bleue"
31670 LABEGE

NOMENCLATURE DES PIECES CONSTITUANT LE DOSSIER

- 00.1 - ETAT DES LIEUX
- 00.2 - PLAN DE MASSE
- 00.3 - PROJET
- 00.4 - COUPE
- 00.5 - GIRATION

- 01 - SUPERPOSITION
- 02 - MATERIEL
- 03 - ASSAINISSEMENT
- 04 - TUYAUTERIES
- 05 - ELECTRICITE
- 06 - INCENDIE

PHASE: DCE

DATE: 25/06/2024

MODIFIE LE: 26/06/2024

INDICE: A

REALISE PAR: S.VIDAL





STATION SERVICE
PORT DE BANDOL
6 QUAI DU PORT
83150 BANDOL



MODERNISATION STATION

ETAT DES LIEUX

Echelle : 1/400

Format : A3

Dessiné par : S.V.

Vérifié par : B.A.

Date début phase : 25/06/2024


Indice phase : A

Modifié le : 26/06/2024

Objet :

DCE

00.1

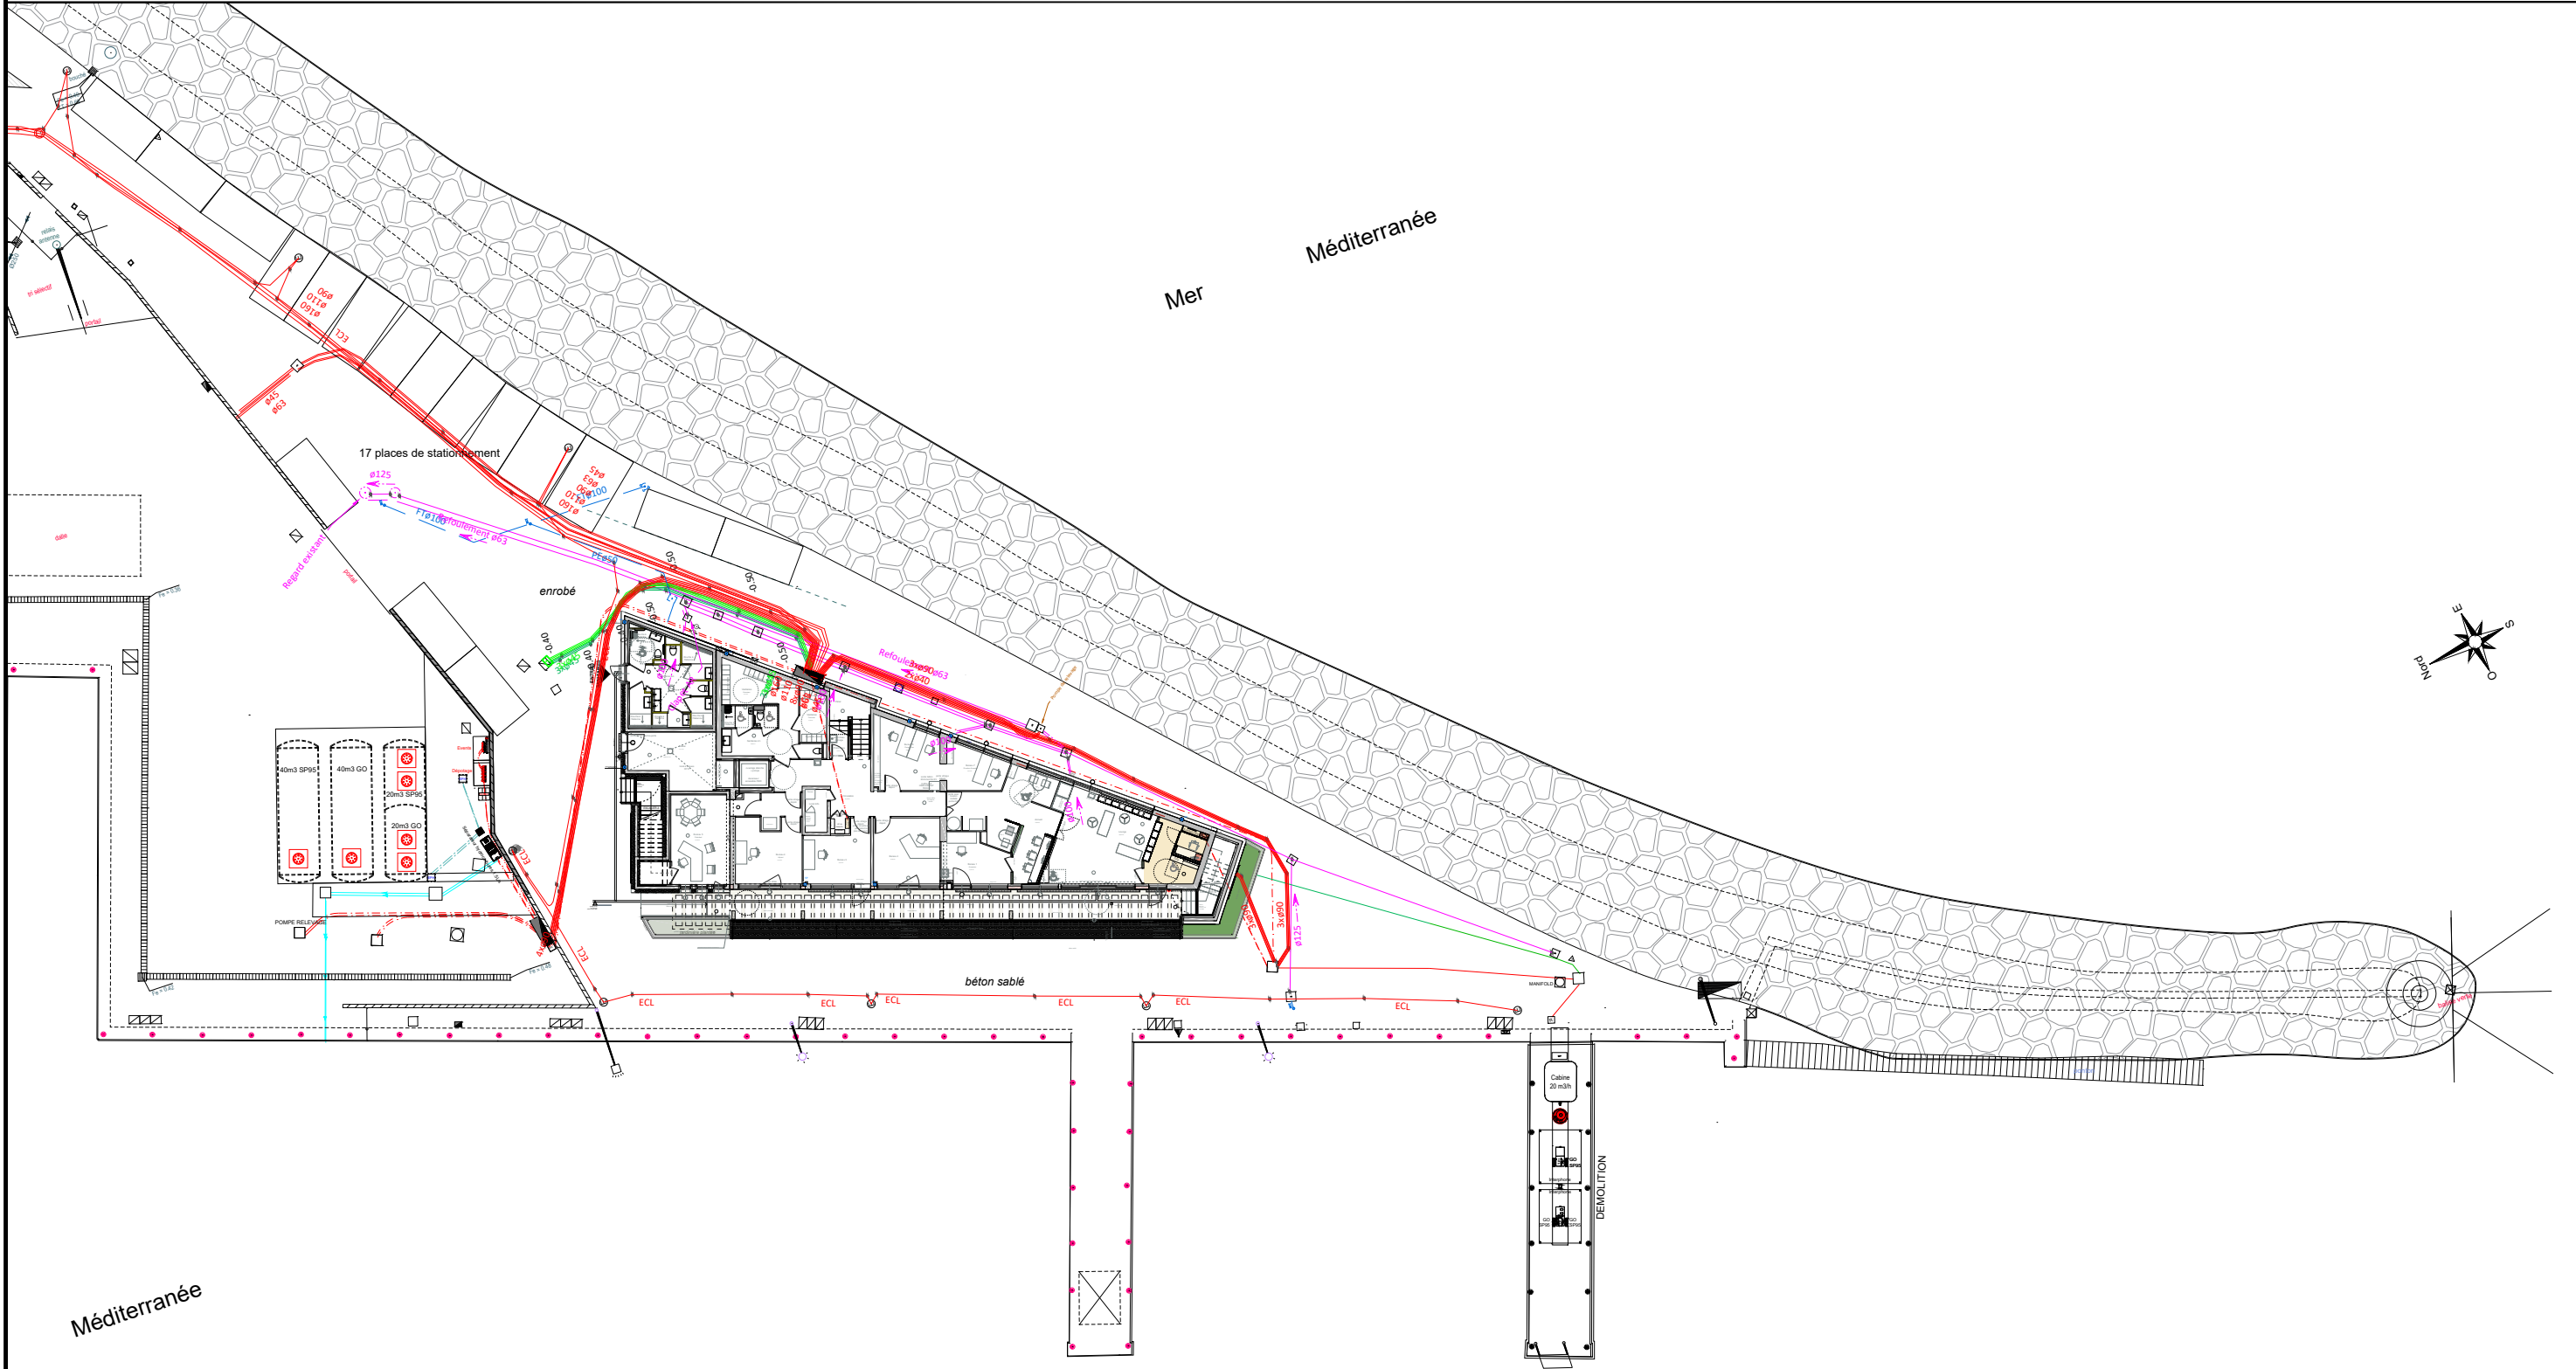



STATION SERVICE
 PORT DE BANDOL
 6 QUAI DU PORT
 83150 BANDOL



MODERNISATION STATION

MASSE PROJET

Echelle : 1/400

Dessiné par : S.V.

Date début phase : 25/06/2024

Objet :


Format : A3

Vérifié par : B.A.

Modifié le : 26/06/2024

DCE

00.2

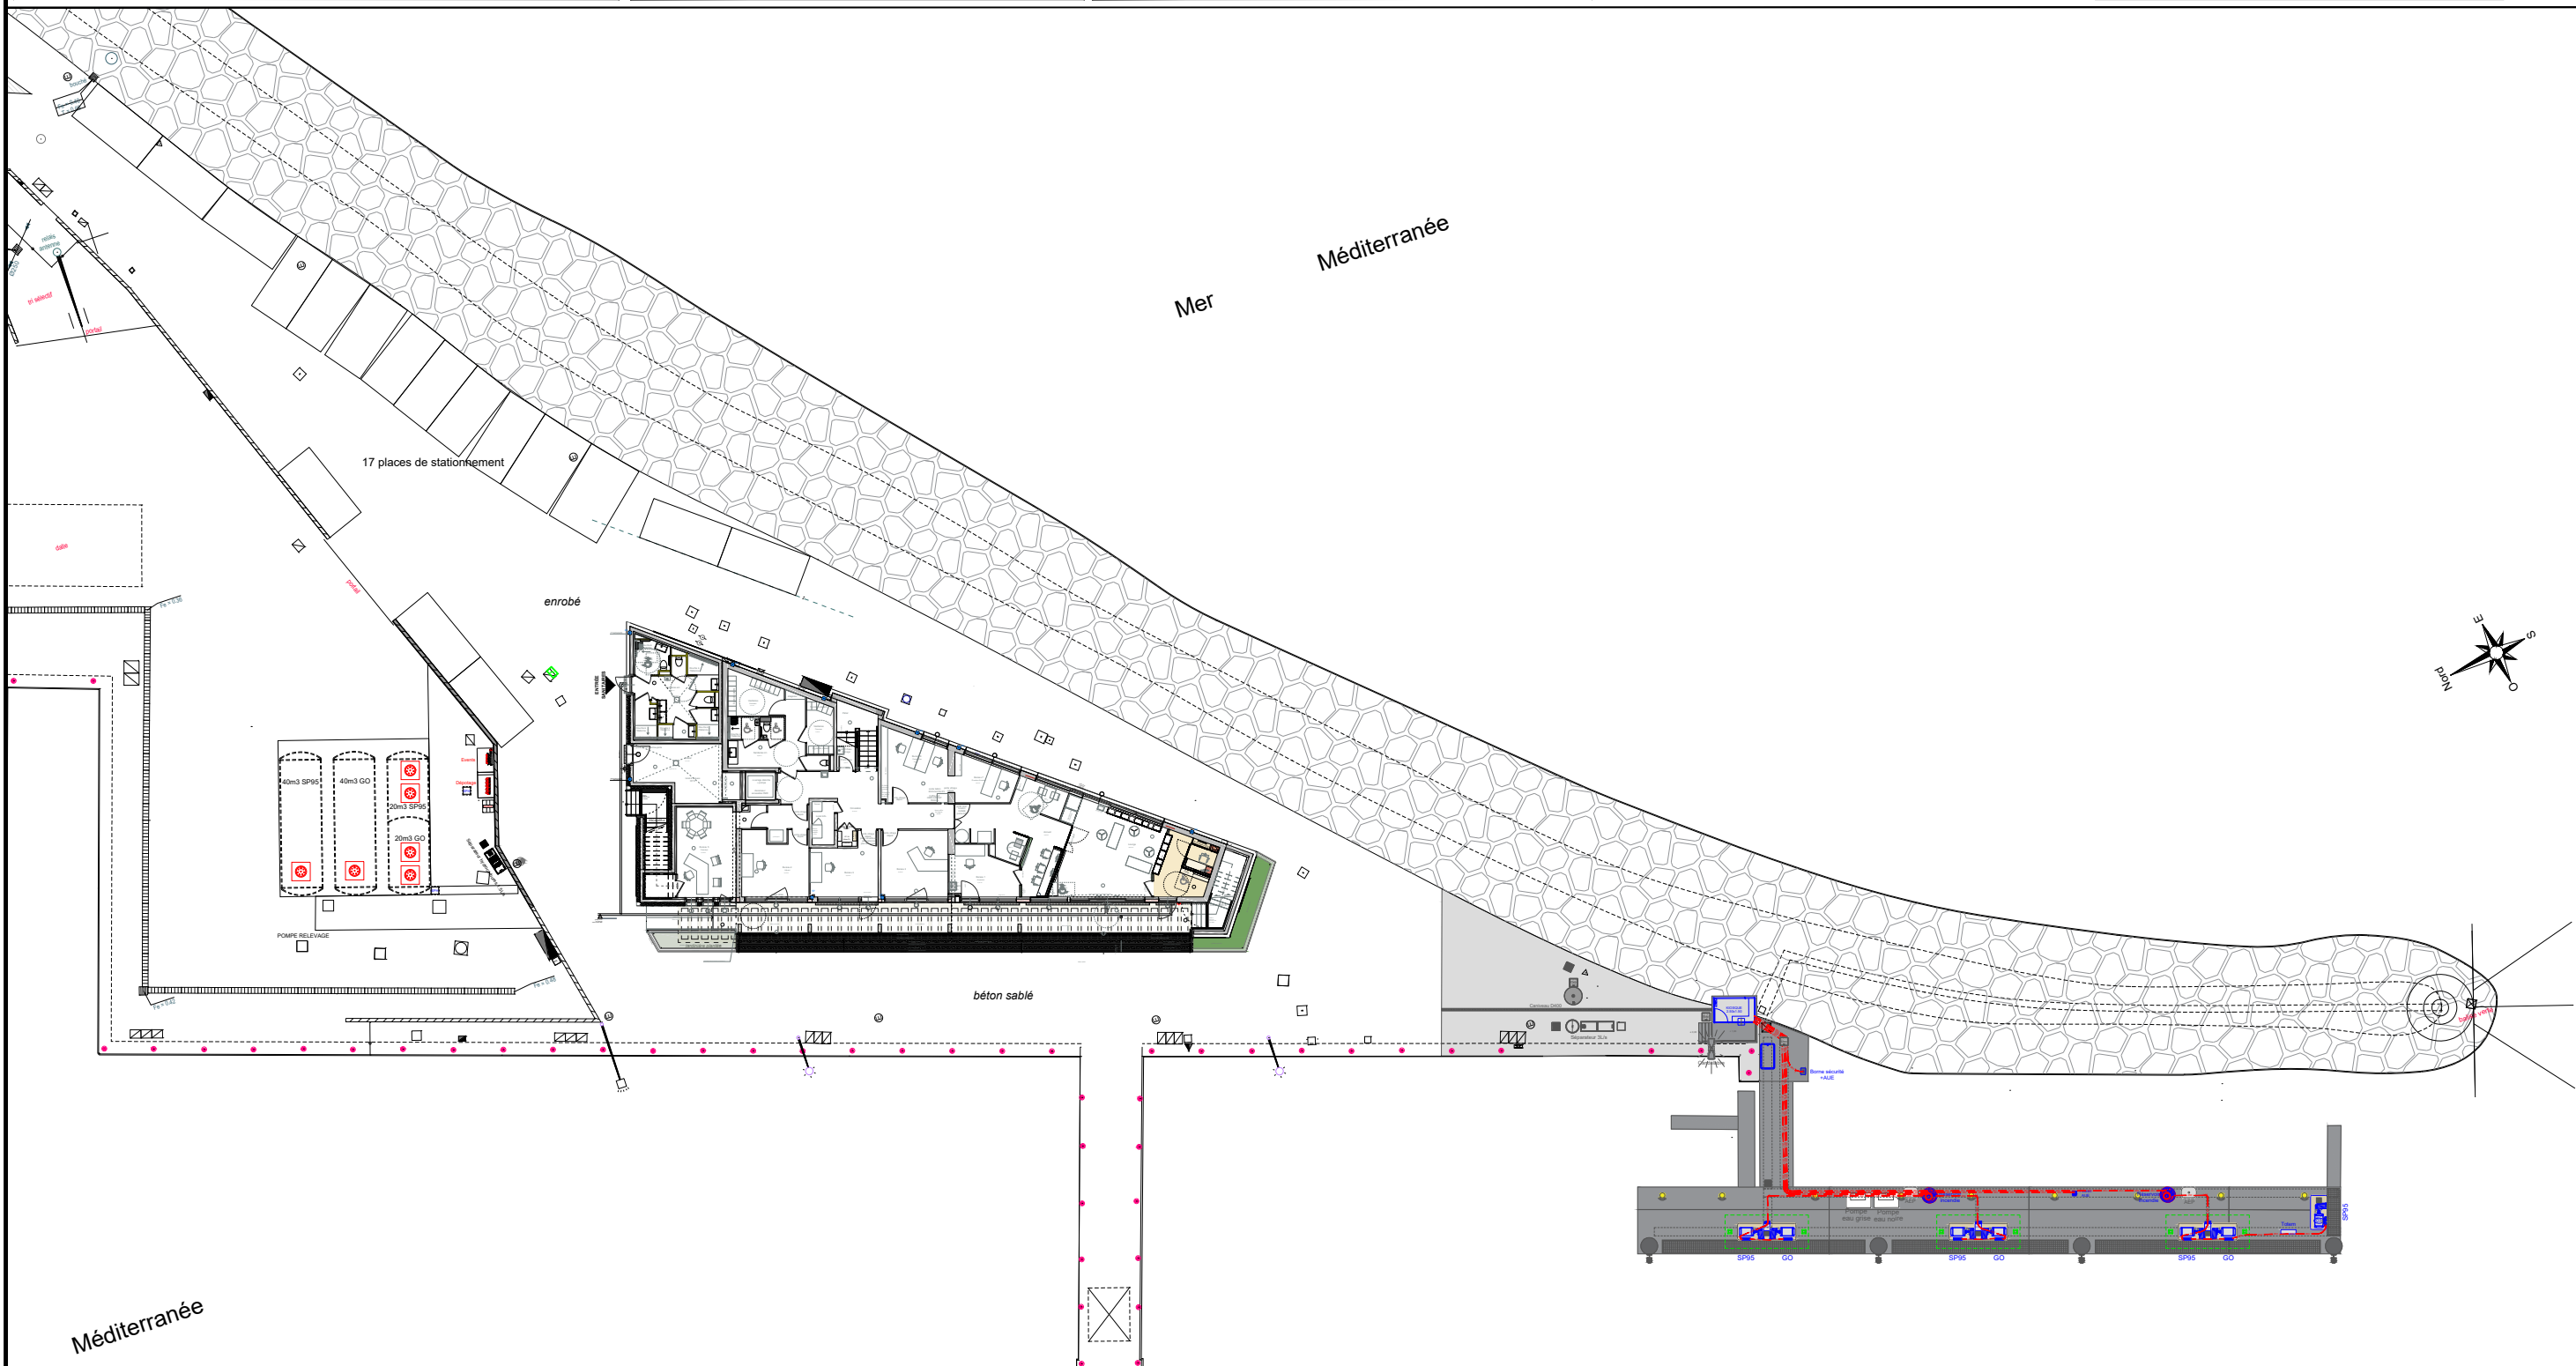


Méditerranée

Mer Méditerranée

17 places de stationnement

enrobé

 béton sablé





STATION SERVICE
PORT DE BANDOL
6 QUAI DU PORT
83150 BANDOL



MODERNISATION STATION

PROJET

Echelle : 1/200

Dessiné par : S.V.

Date début phase : 25/06/2024

Objet :



Format : A3

Vérifié par : B.A.

Modifié le : 26/06/2024

DCE

00.3

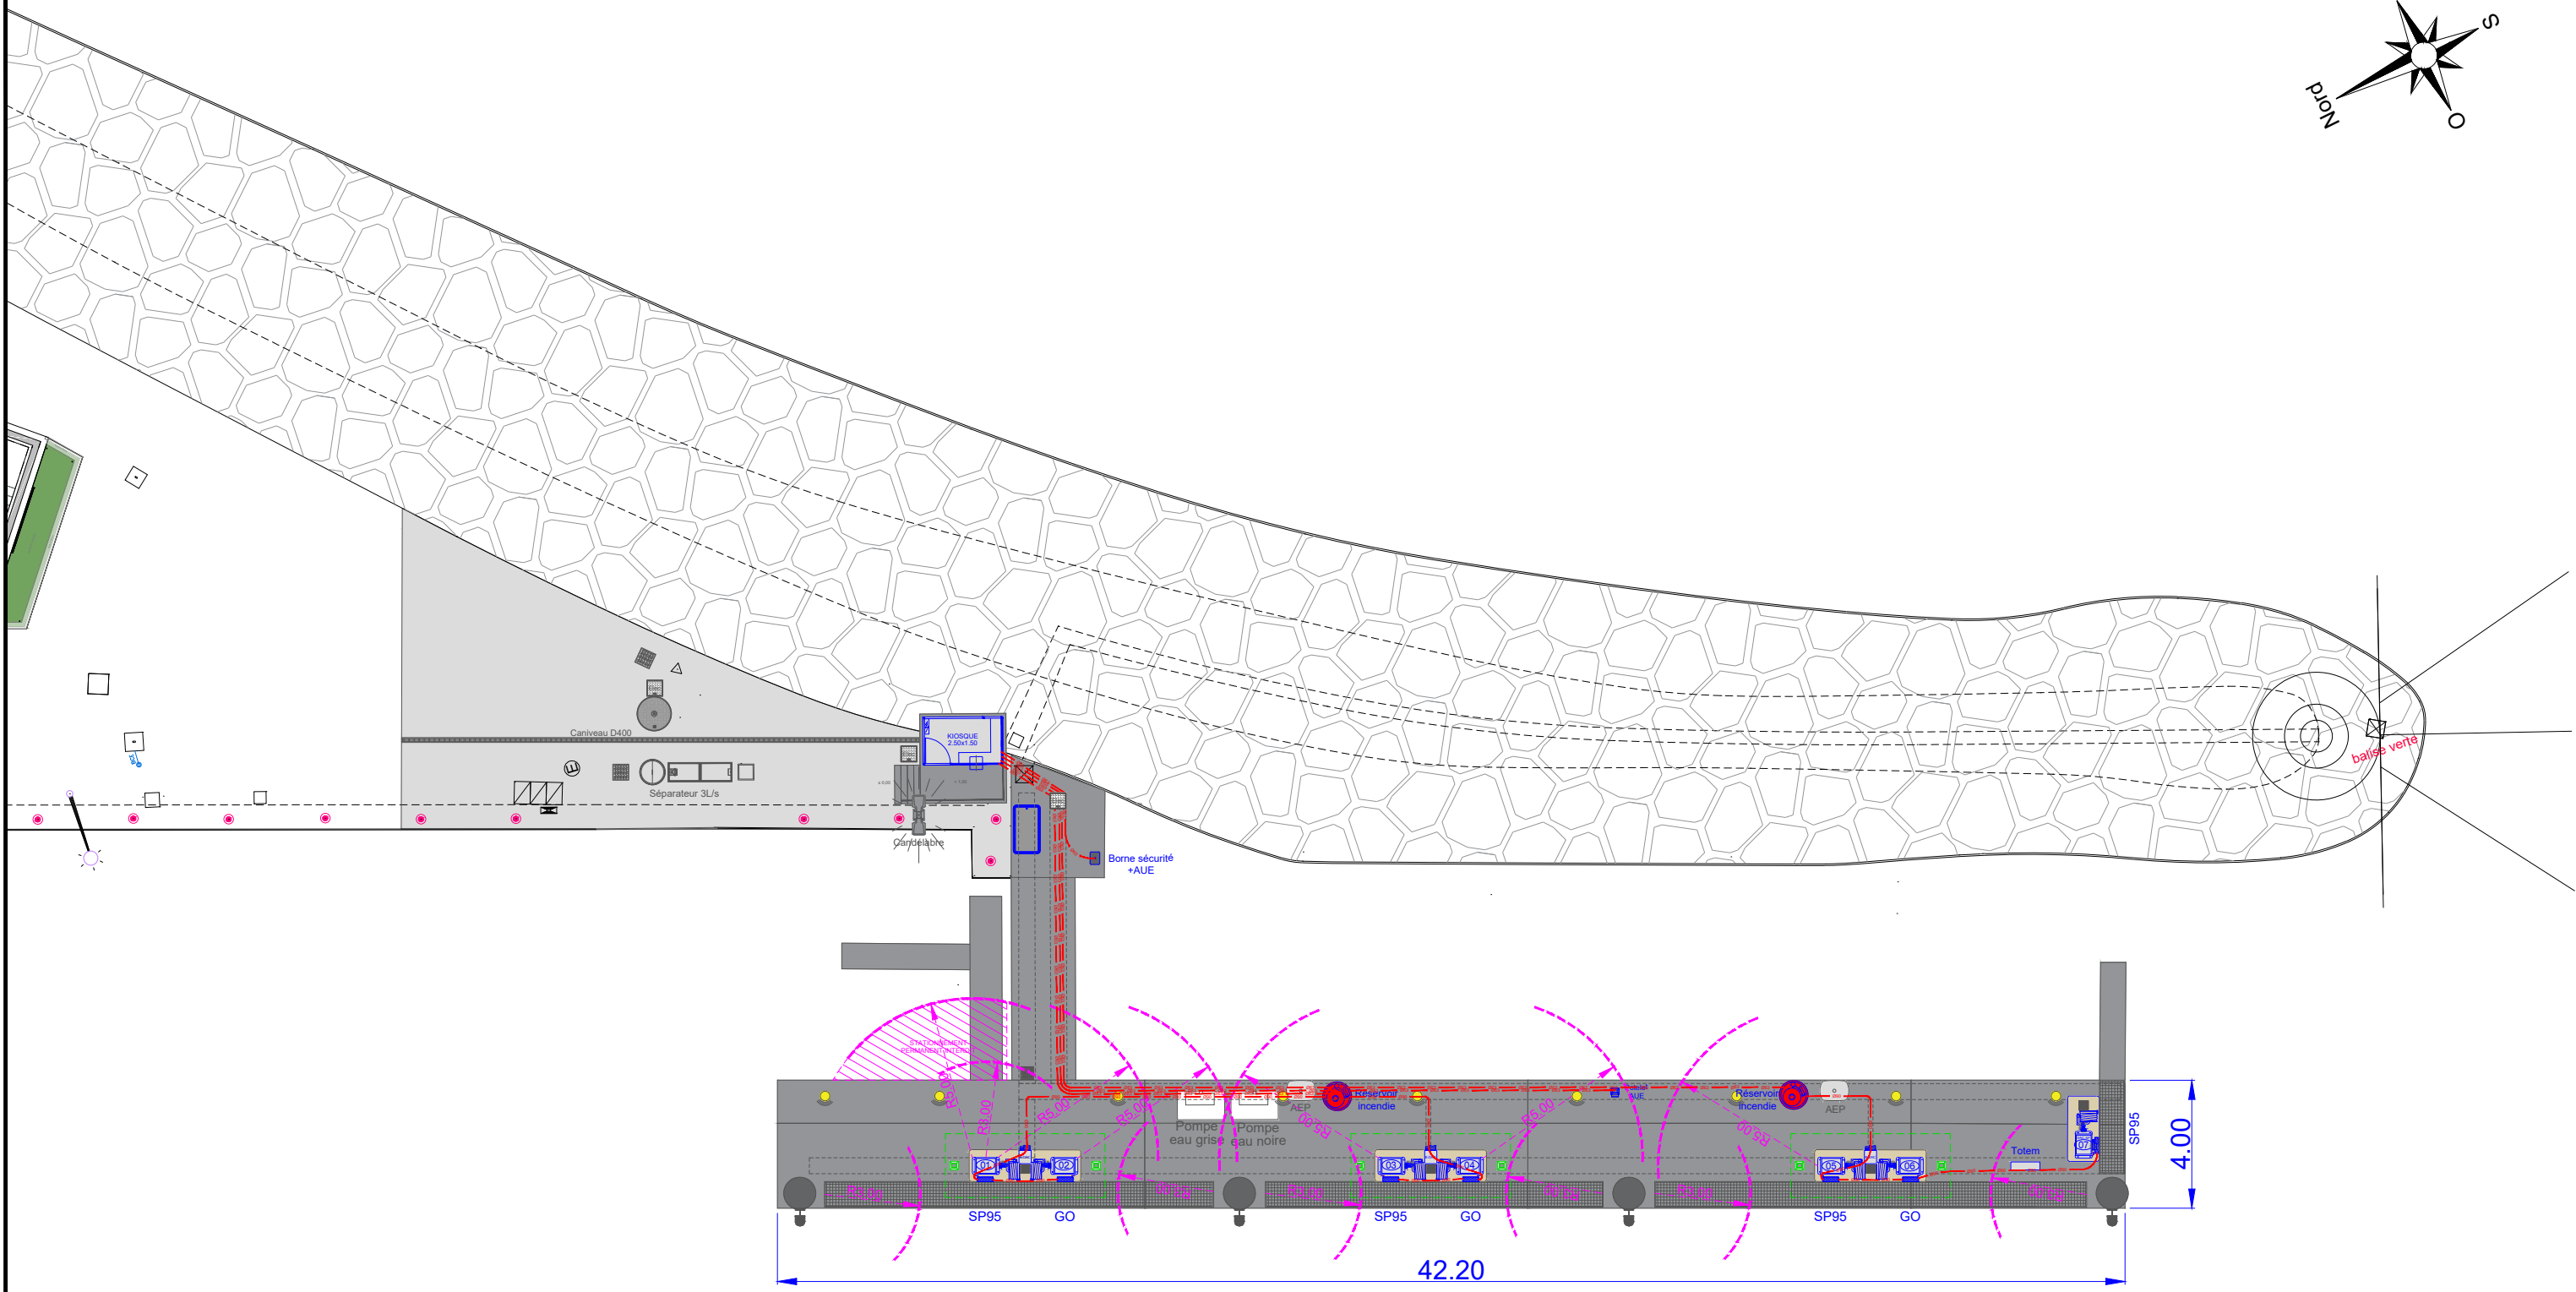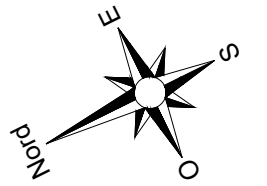



STATION SERVICE
PORT DE BANDOL
6 QUAI DU PORT
83150 BANDOL



MODERNISATION STATION

Echelle : 1/25

Format : A3

Dessiné par : S.V.

Vérifié par : B.A.

Date début phase : 25/06/2024

Indice phase : A


Modifié le : 26/06/2024

Objet :

DCE

00.4

COUPE

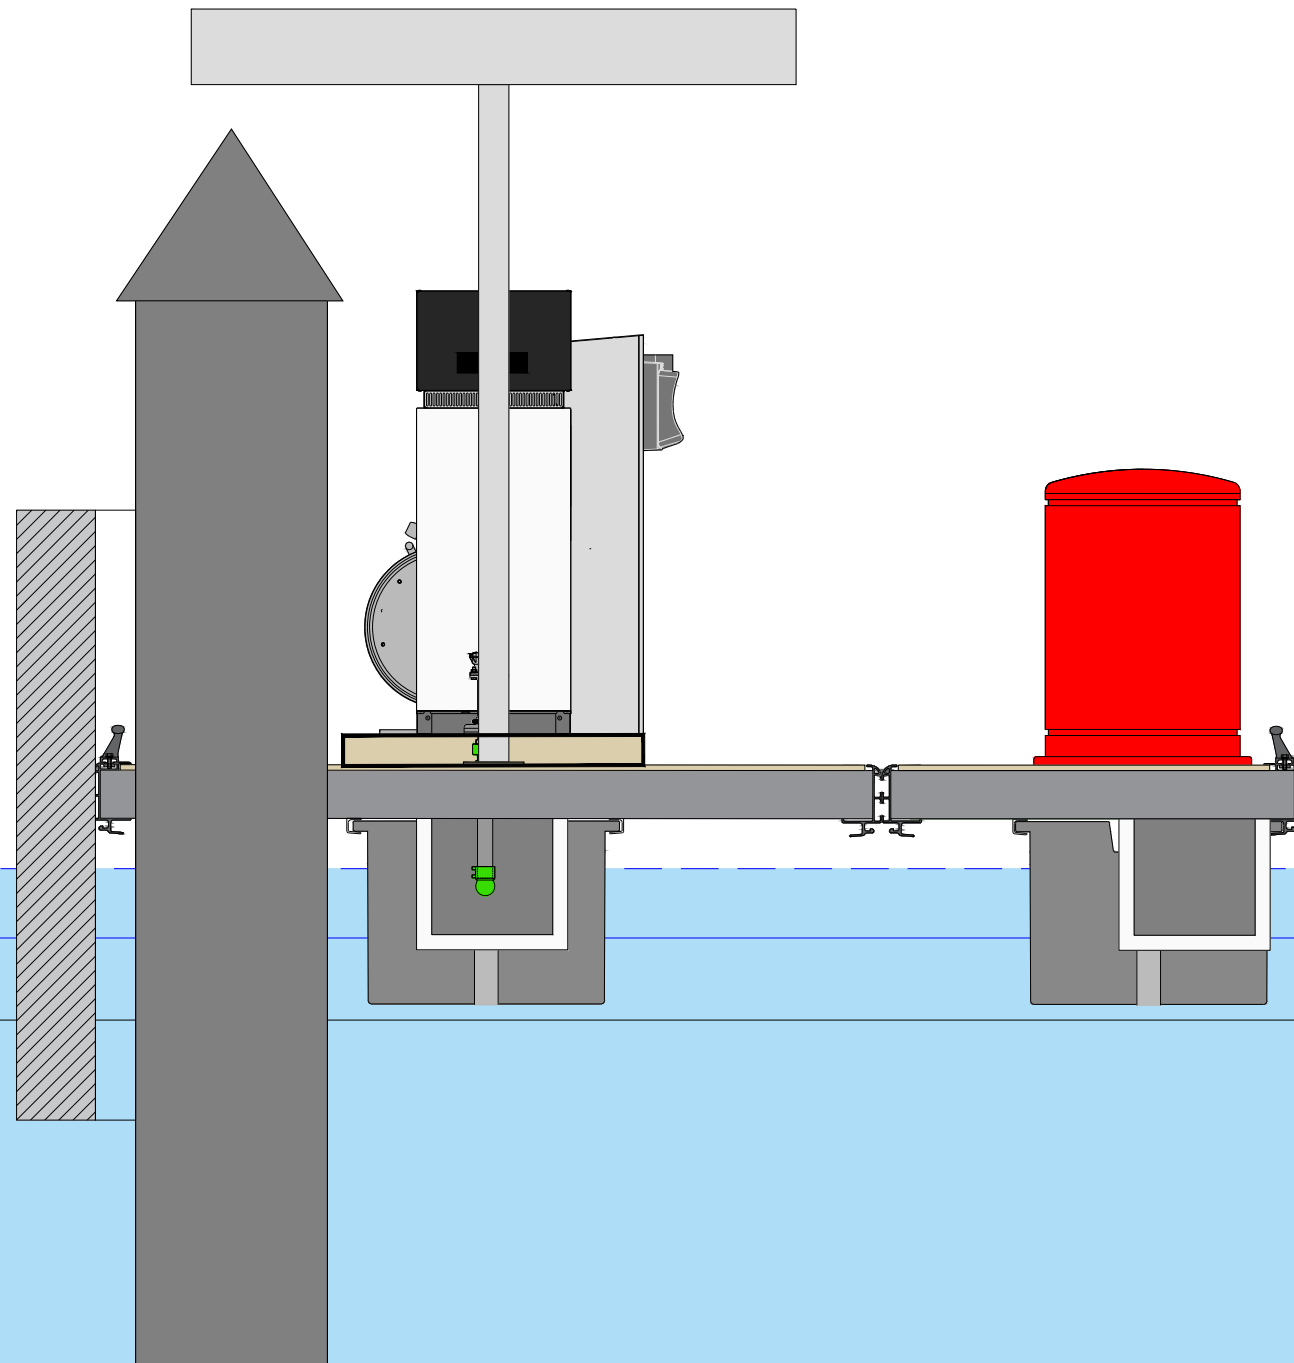



STATION SERVICE
PORT DE BANDOL
6 QUAI DU PORT
83150 BANDOL



MODERNISATION STATION

GIRATION

Echelle : 1/100

Dessiné par : S.V.

Date début phase : 25/06/2024

Objet :


Format : A3

Vérifié par : B.A.

Modifié le : 26/06/2024

DCE

00.5

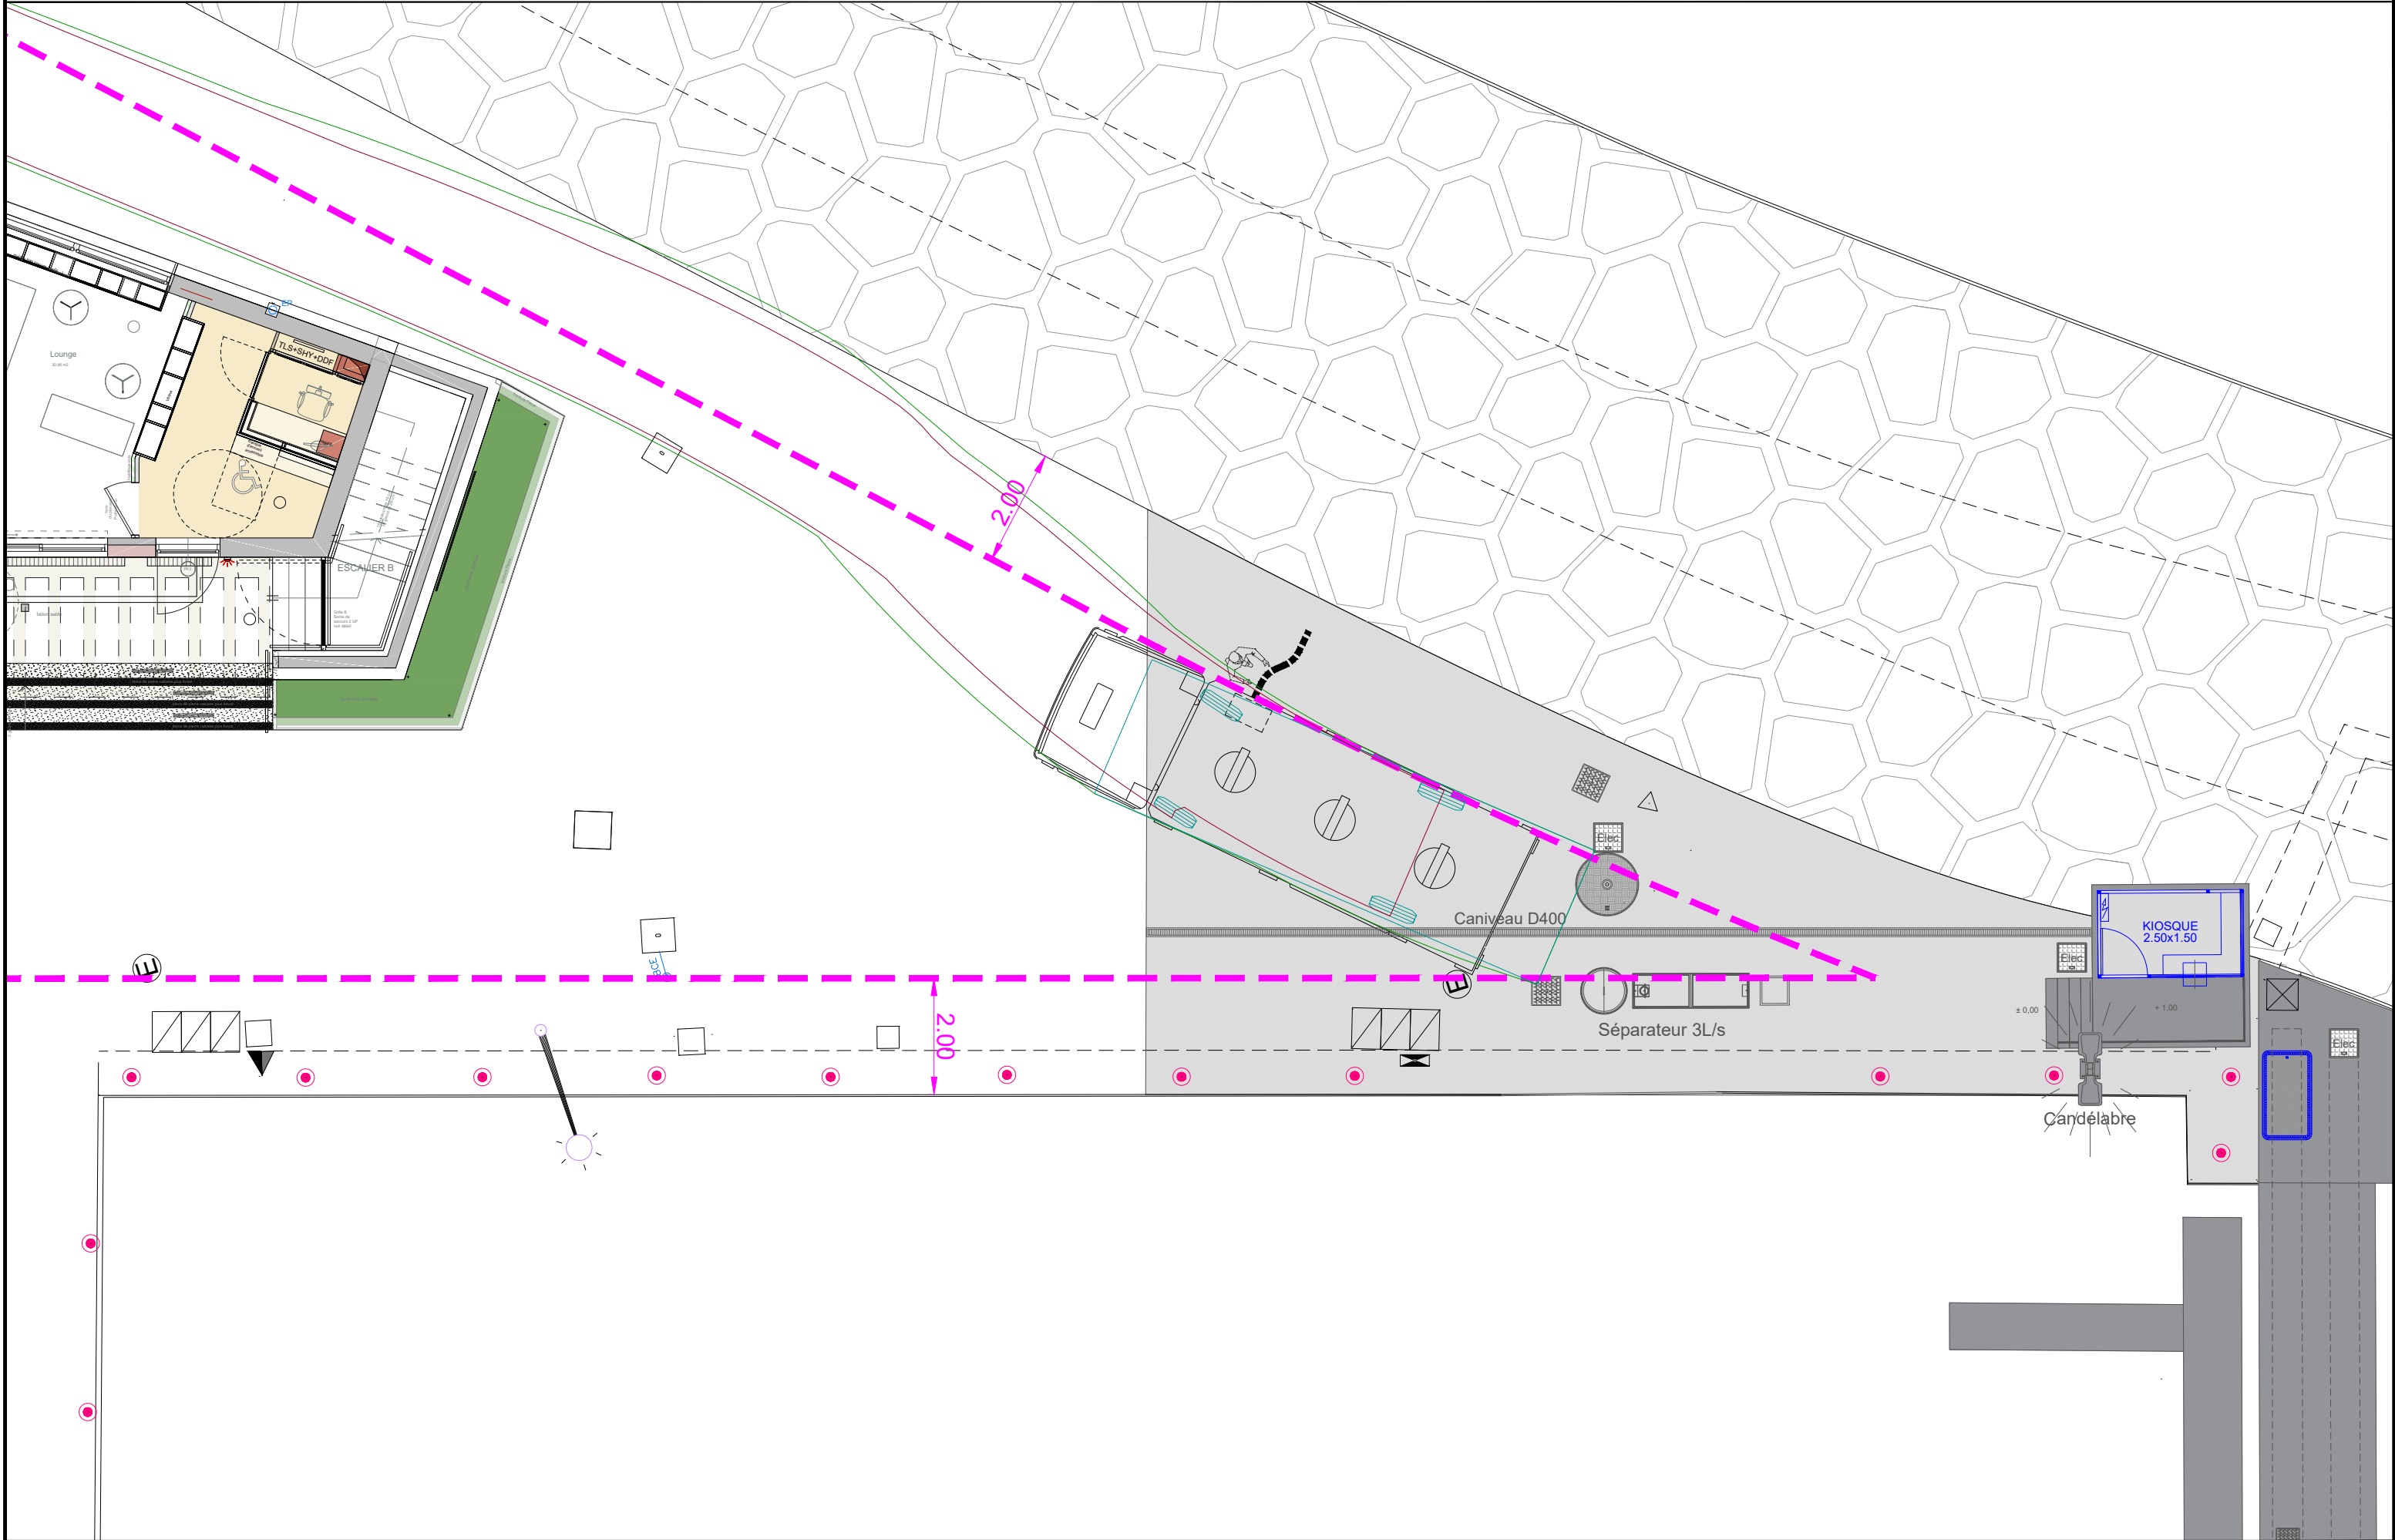



STATION SERVICE
PORT DE BANDOL
6 QUAI DU PORT
83150 BANDOL



MODERNISATION STATION

SUPERPOSITION

Echelle : 1/150

Dessiné par : S.V.

Date début phase : 25/06/2024

Indice phase : A

Objet :


Format : A3

Vérifié par : B.A.

Modifié le : 26/06/2024

DCE

01

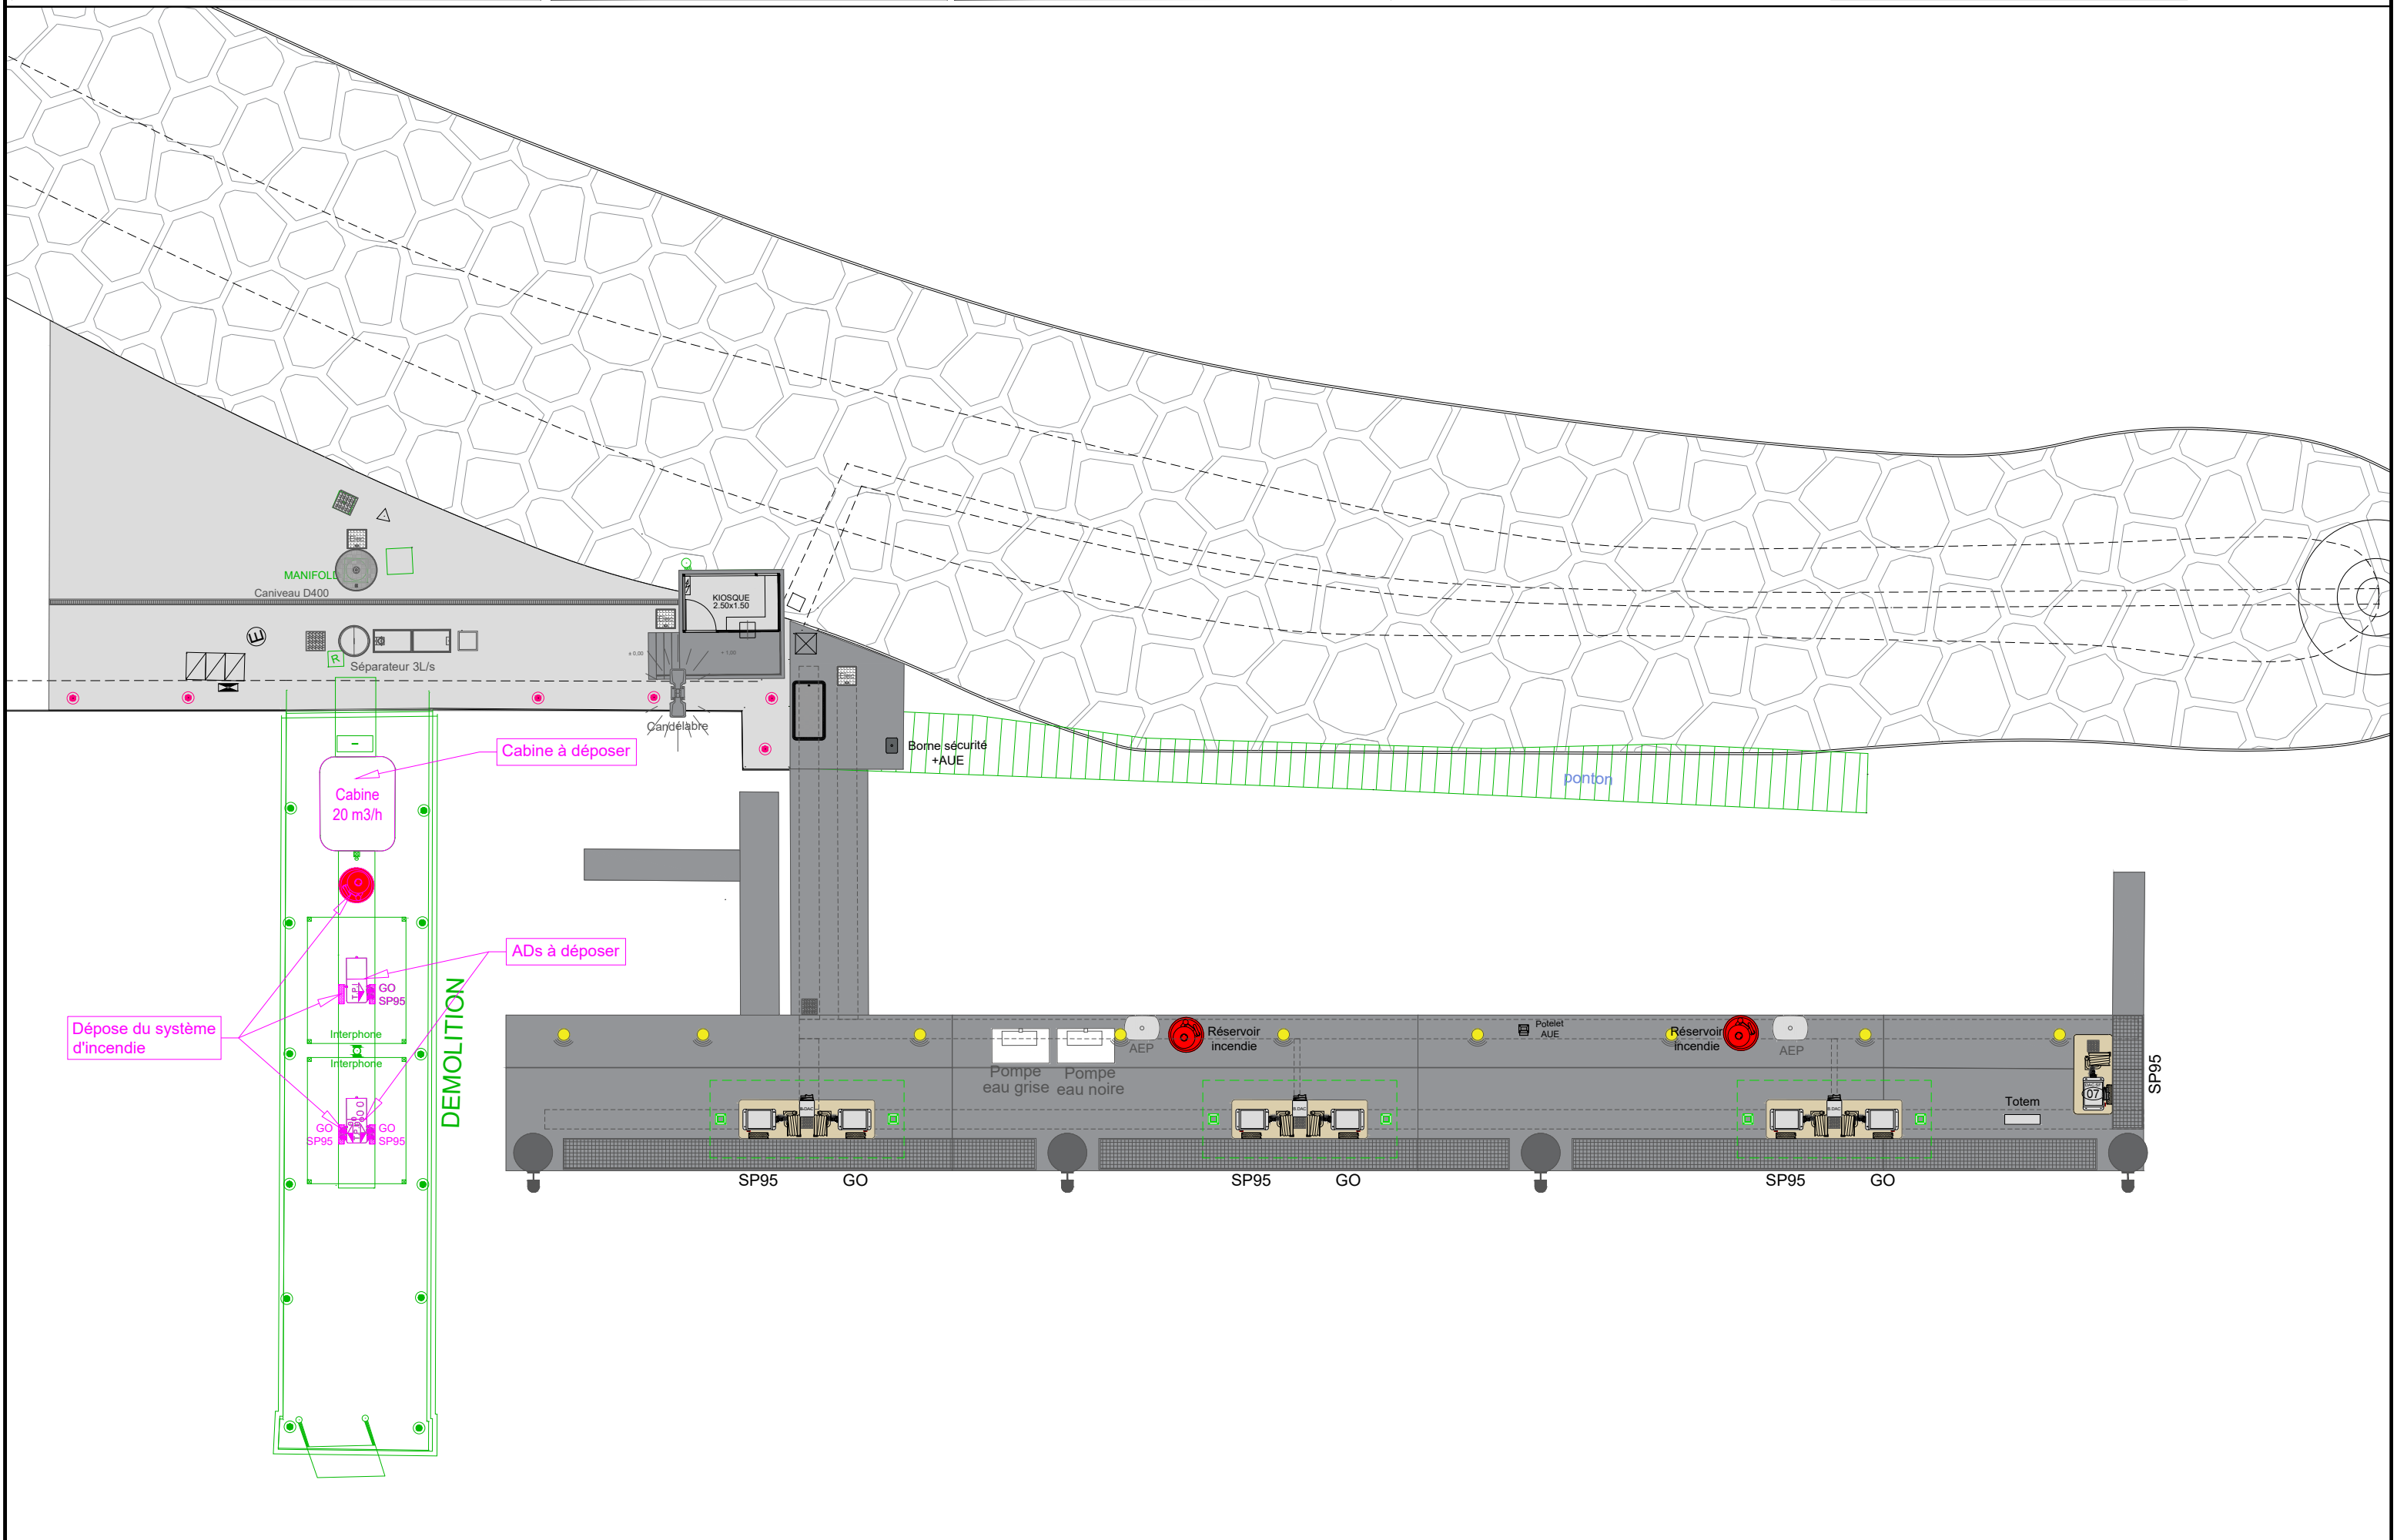



STATION SERVICE
PORT DE BANDOL
6 QUAI DU PORT
83150 BANDOL



MODERNISATION STATION

MATERIEL

Echelle : 1/150

Dessiné par : S.V.

Date début phase : 25/06/2024

Objet :


Format : A3

Vérifié par : B.A.

Modifié le : 26/06/2024

DCE

02

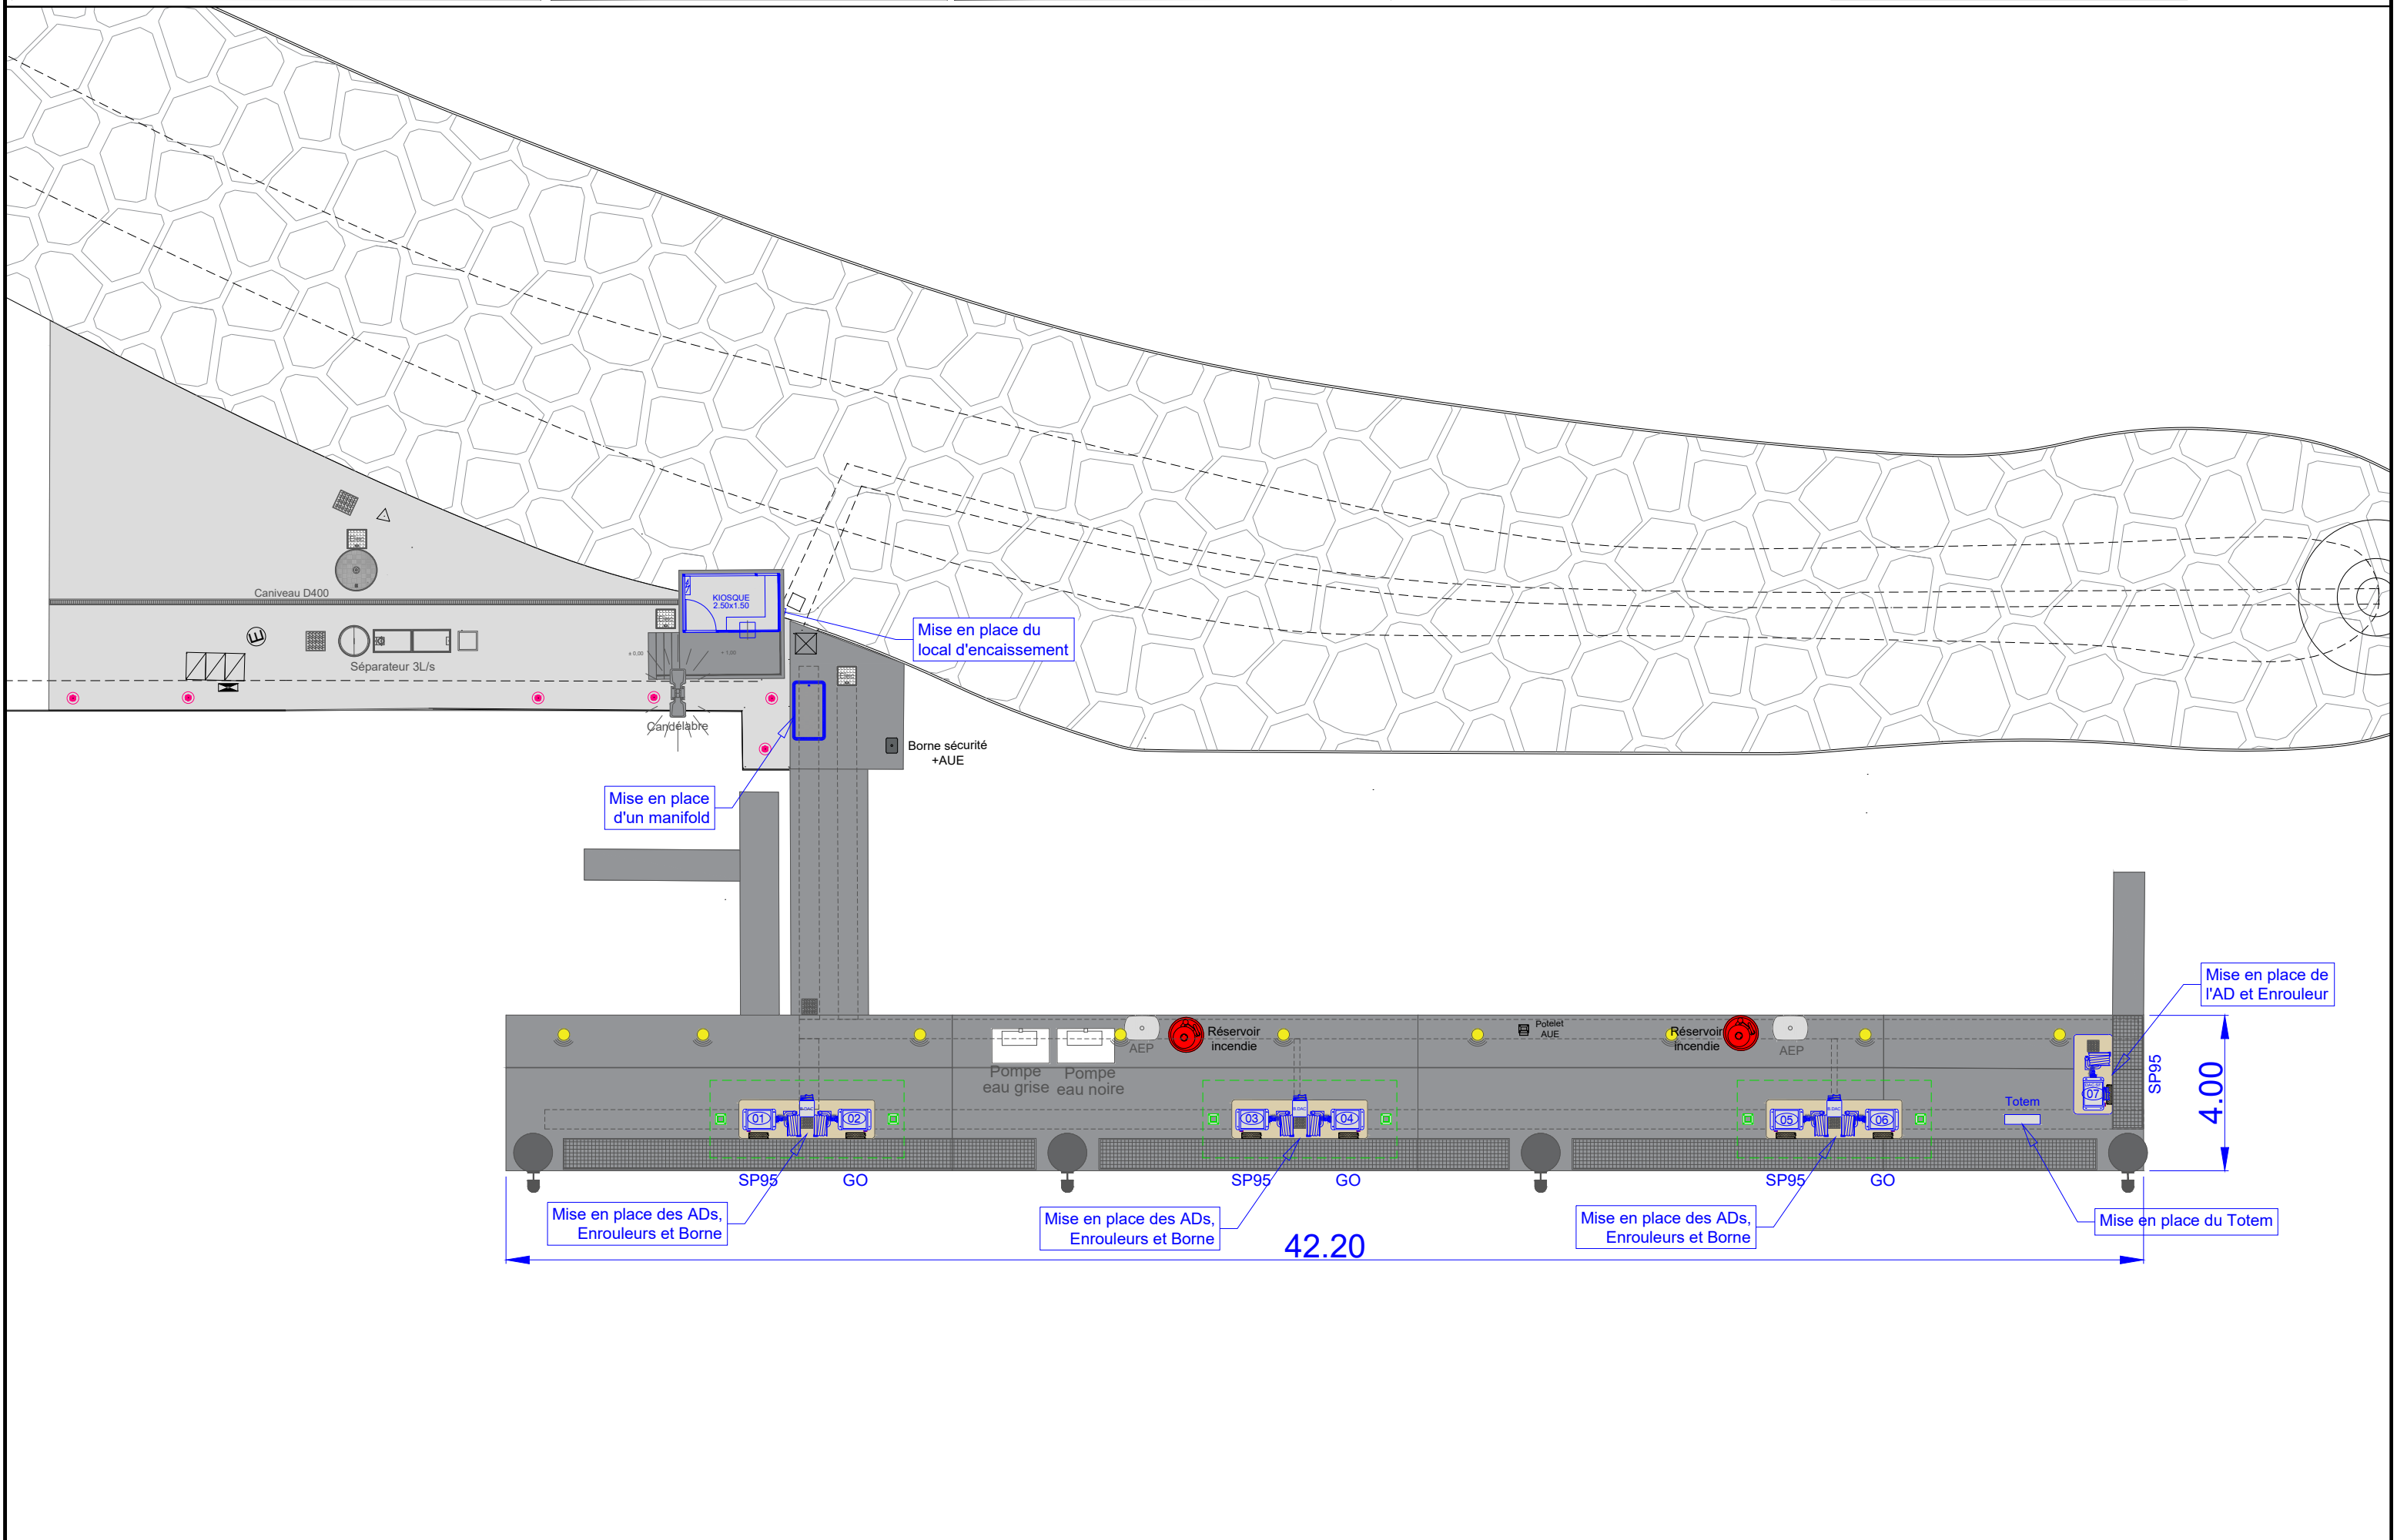



STATION SERVICE
PORT DE BANDOL
6 QUAI DU PORT
83150 BANDOL



MODERNISATION STATION

ASSAINISSEMENT

Echelle : 1/150

Dessiné par : S.V.

Date début phase : 25/06/2024

Objet :


Format : A3

Vérifié par : B.A.

Modifié le : 26/06/2024

DCE

03

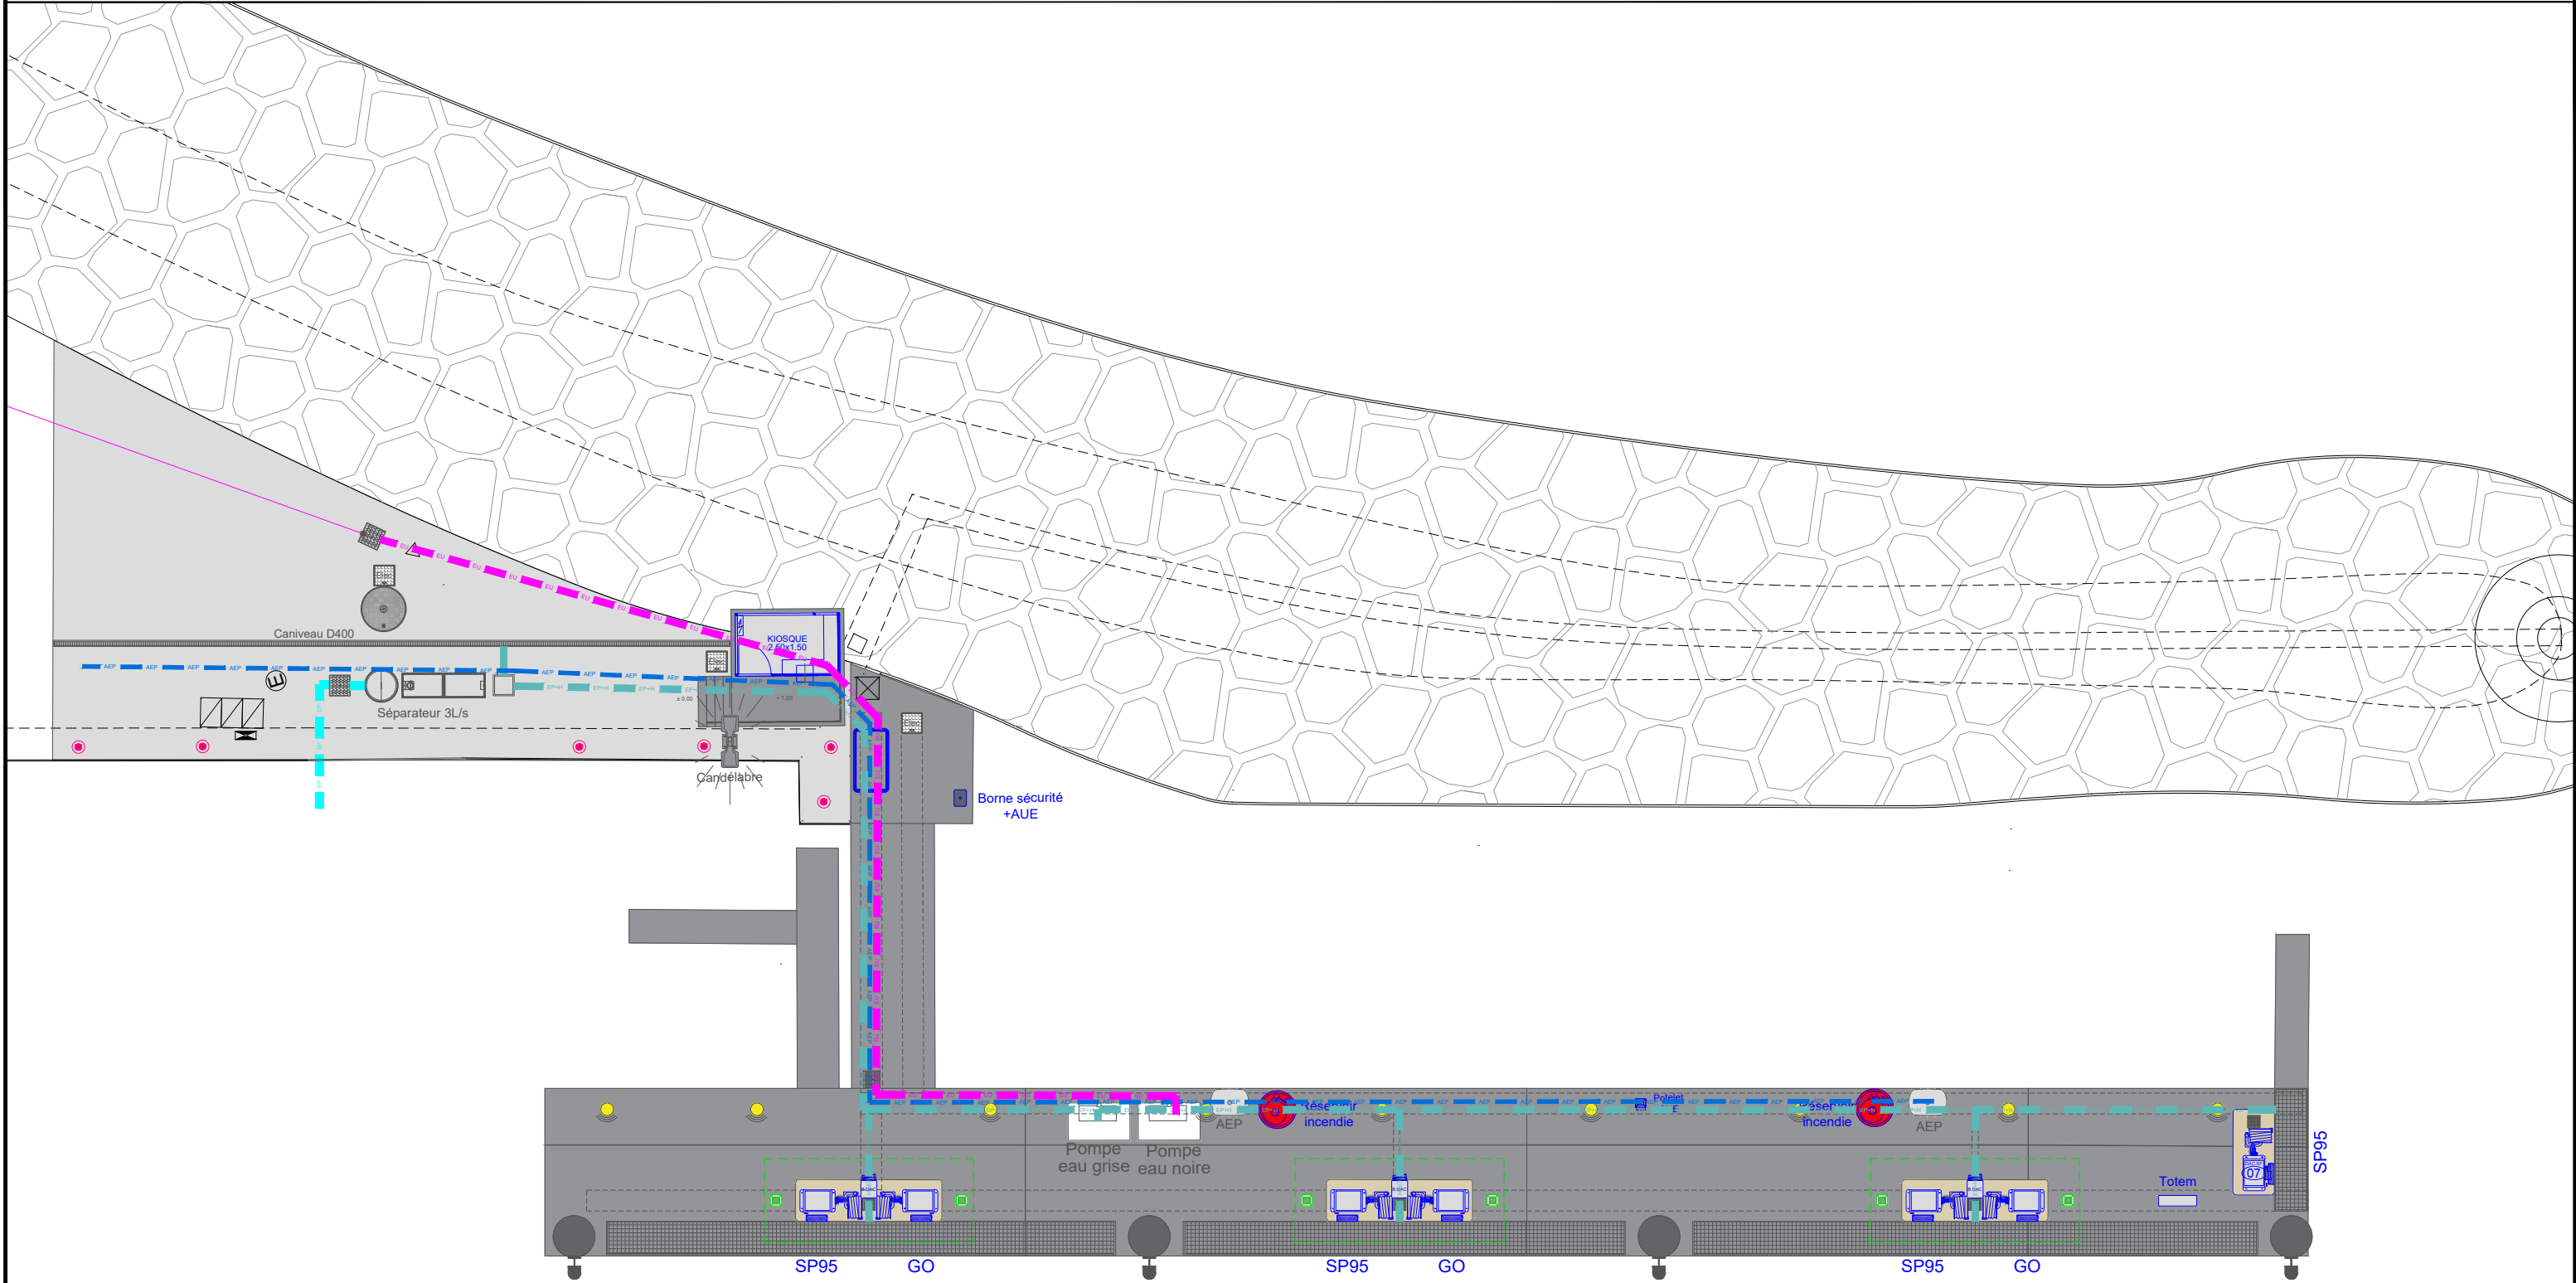

LEGENDE

	Réseaux Eaux P + Hydrocarbures
	Réseaux AEP
	Réseaux Eaux Usées



STATION SERVICE
PORT DE BANDOL
6 QUAI DU PORT
83150 BANDOL



MODERNISATION STATION

TUYAUTERIES

Echelle : 1/150

Dessiné par : S.V.

Date début phase : 25/06/2024

Indice phase : A

Objet :


Format : A3

Vérifié par : B.A.

Modifié le : 26/06/2024

DCE

04

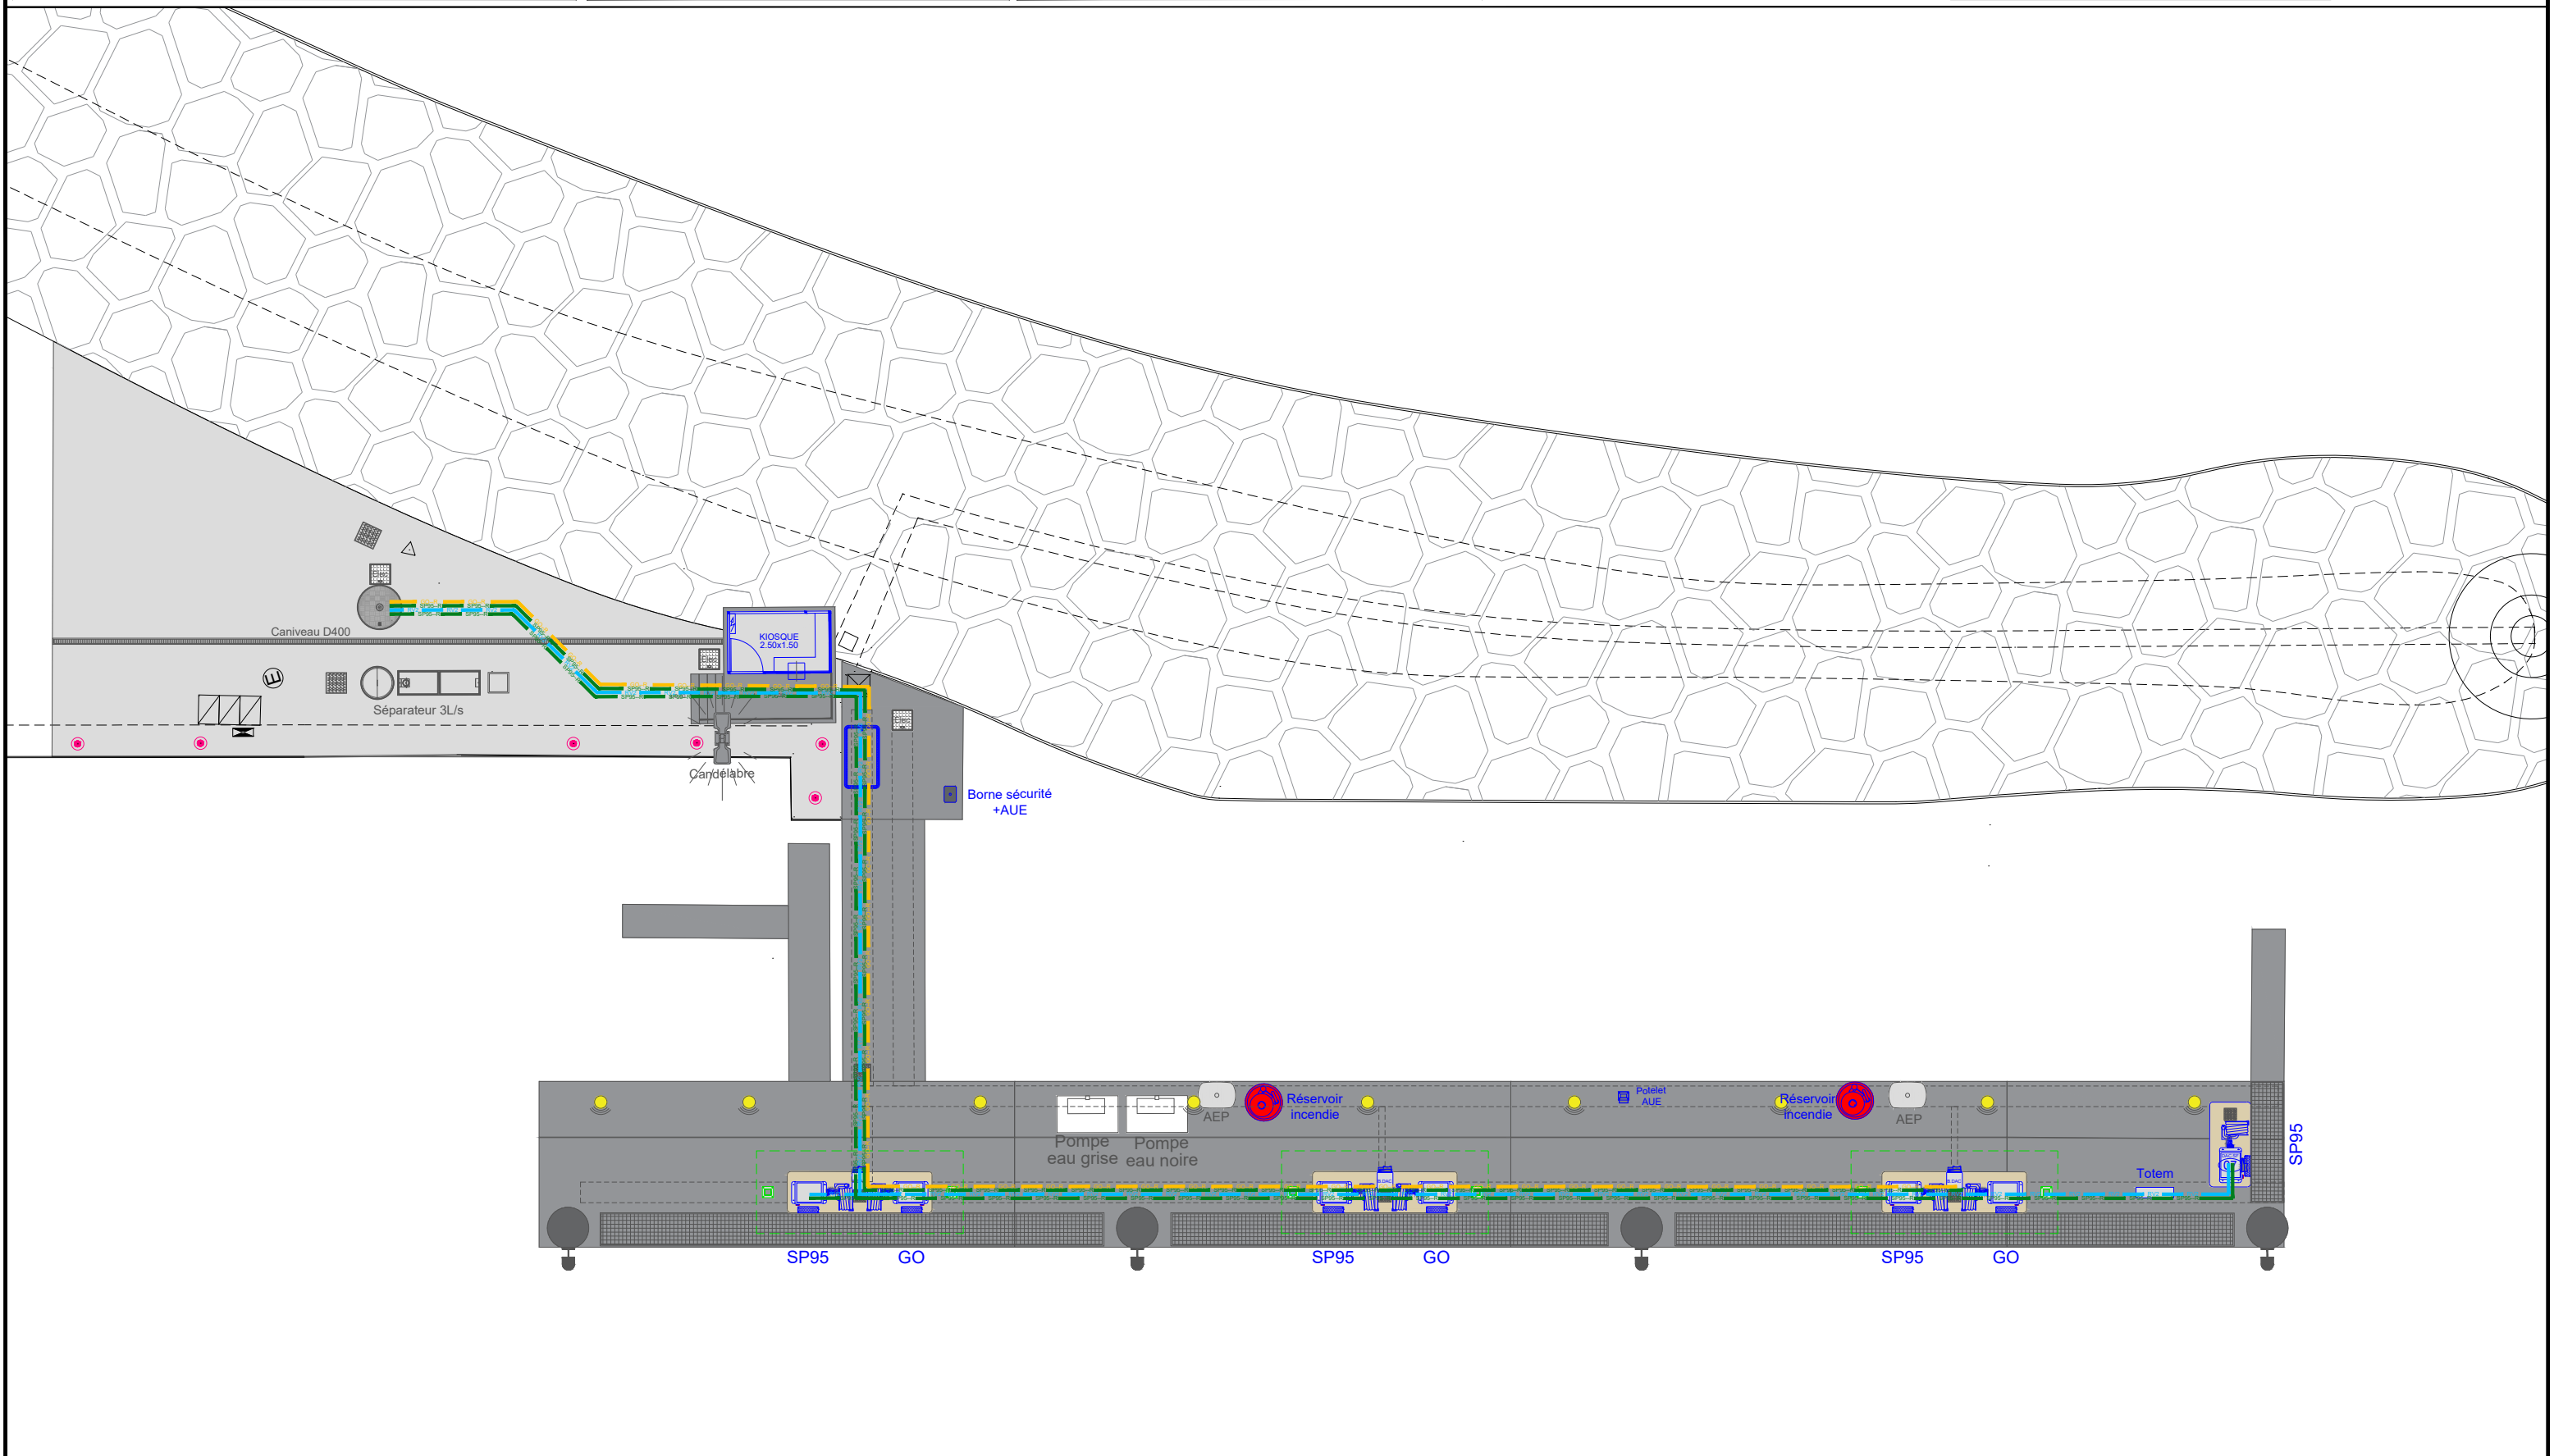

LEGENDE

	RV1 - RV2
	Gazole
	SP95



STATION SERVICE
PORT DE BANDOL
6 QUAI DU PORT
83150 BANDOL



MODERNISATION STATION

ELECTRICITE

Echelle : 1/150

Dessiné par : S.V.

Date début phase : 25/06/2024

Indice phase : A

Objet :


Format : A3

Vérifié par : B.A.

Modifié le : 26/06/2024

DCE

05

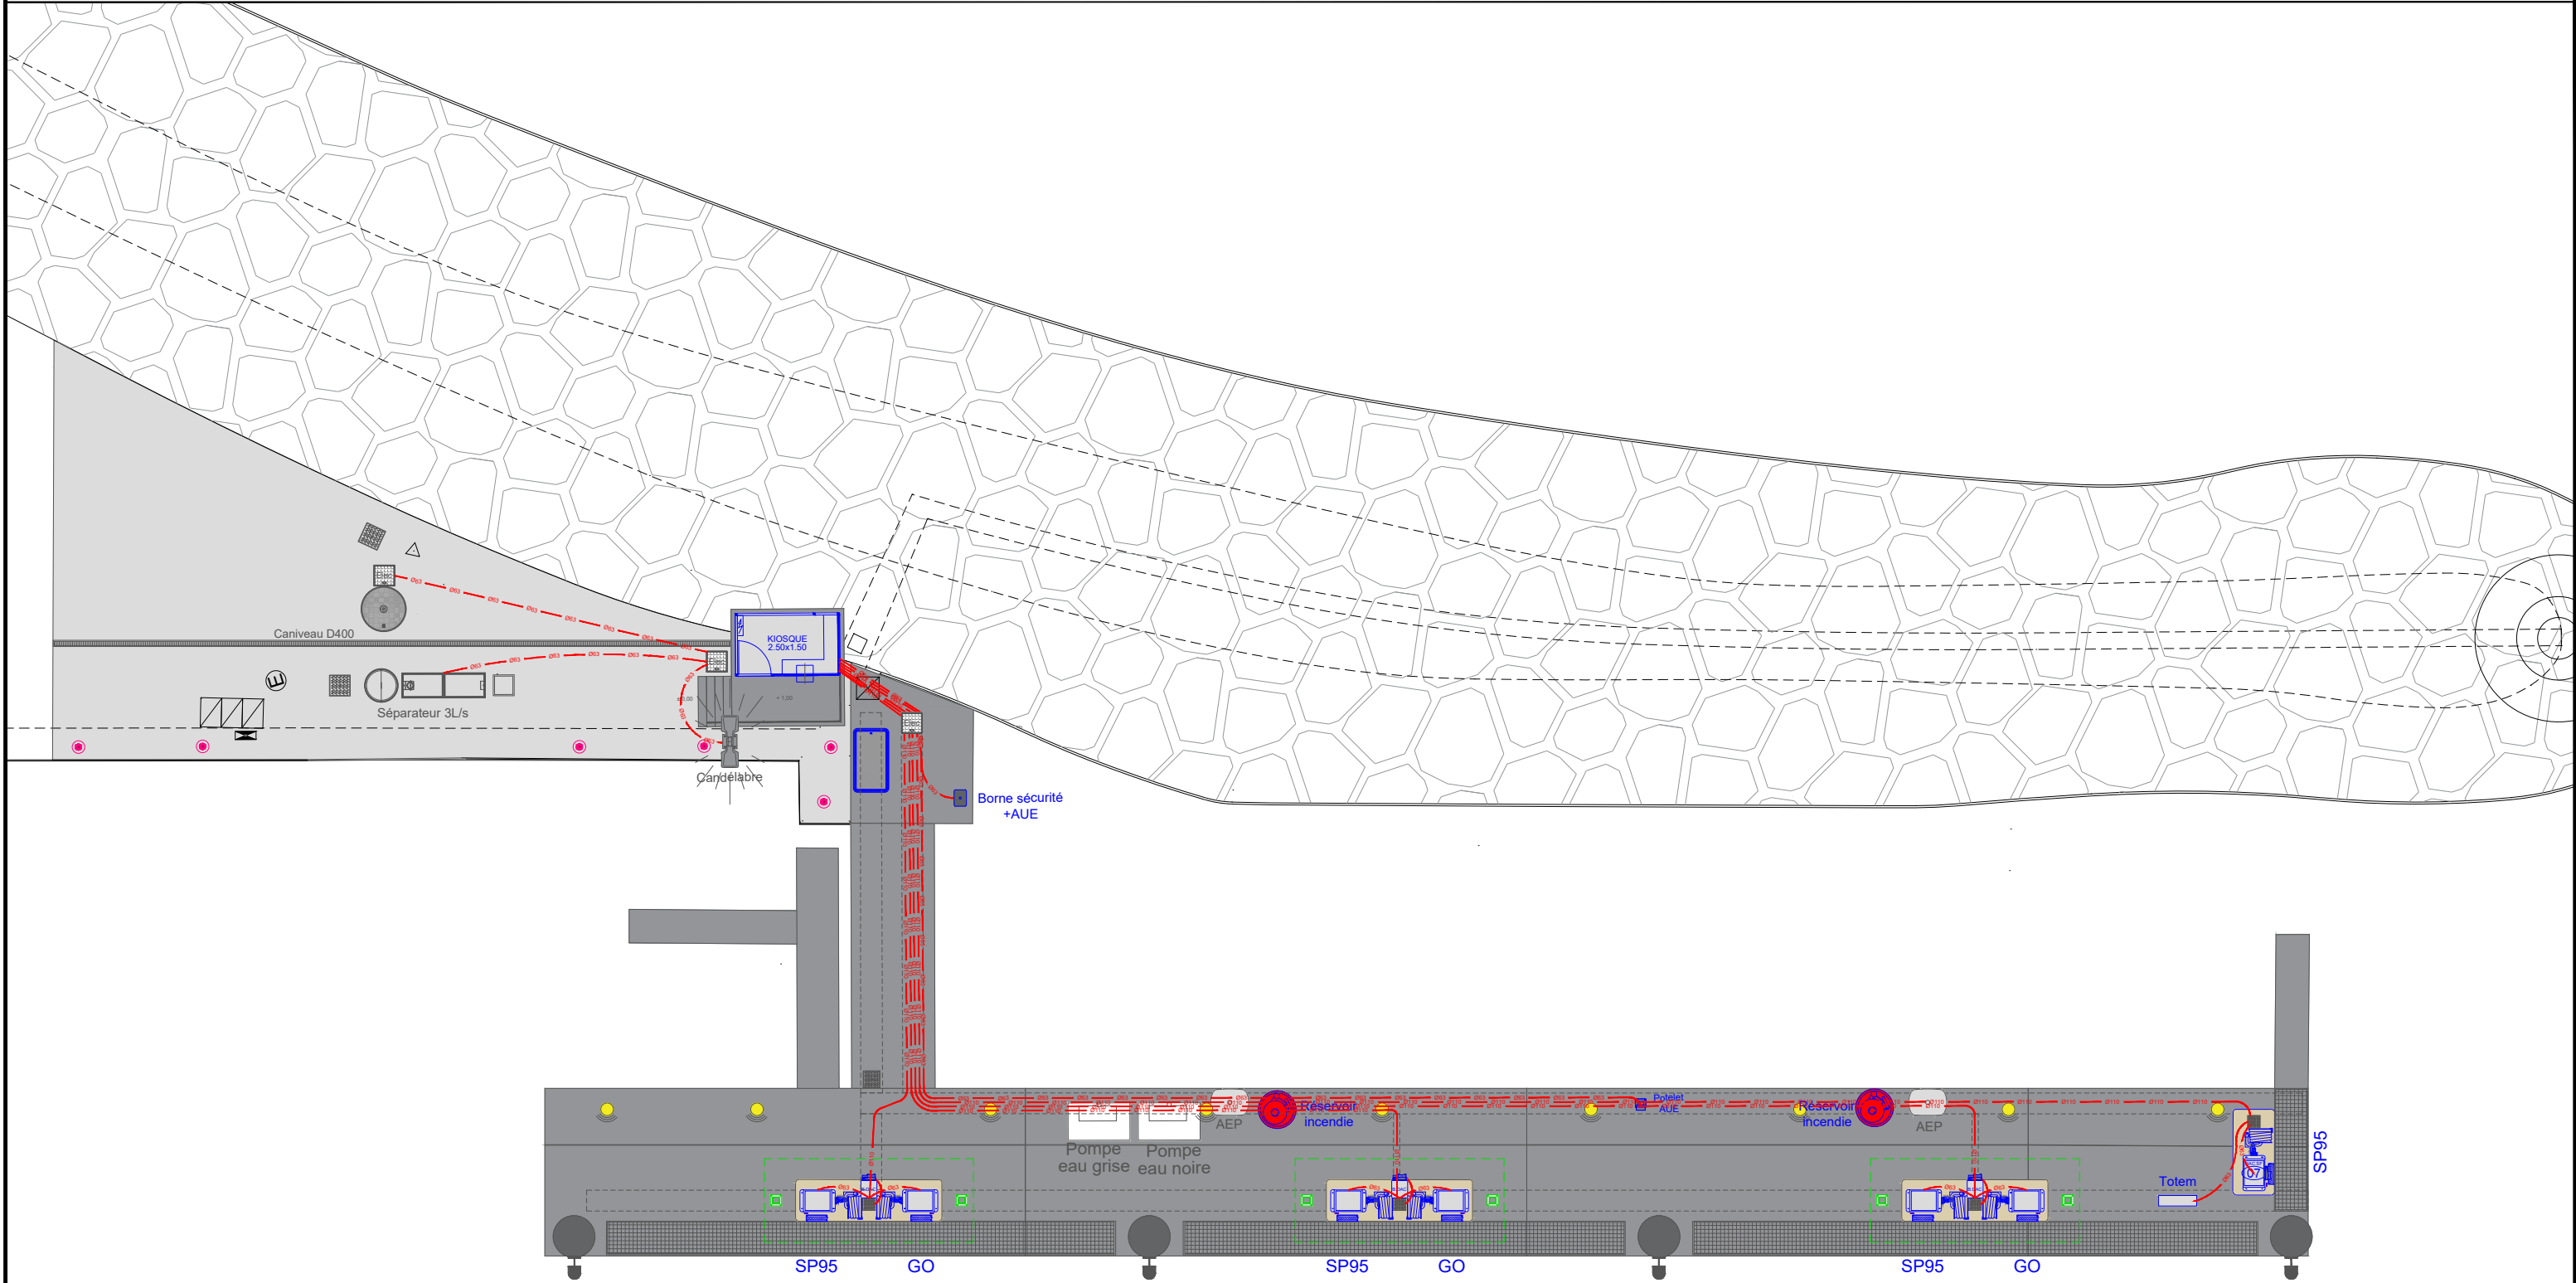



STATION SERVICE
PORT DE BANDOL
6 QUAI DU PORT
83150 BANDOL



MODERNISATION STATION

INCENDIE

Echelle : 1/150

Dessiné par : S.V.

Date début phase : 25/06/2024

Indice phase : A

Objet :

Format : A3

Vérifié par : B.A.

Modifié le : 26/06/2024

DCE

06

